

 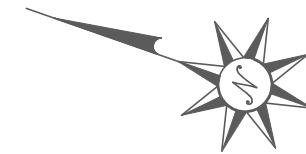



Kondygnacja 2

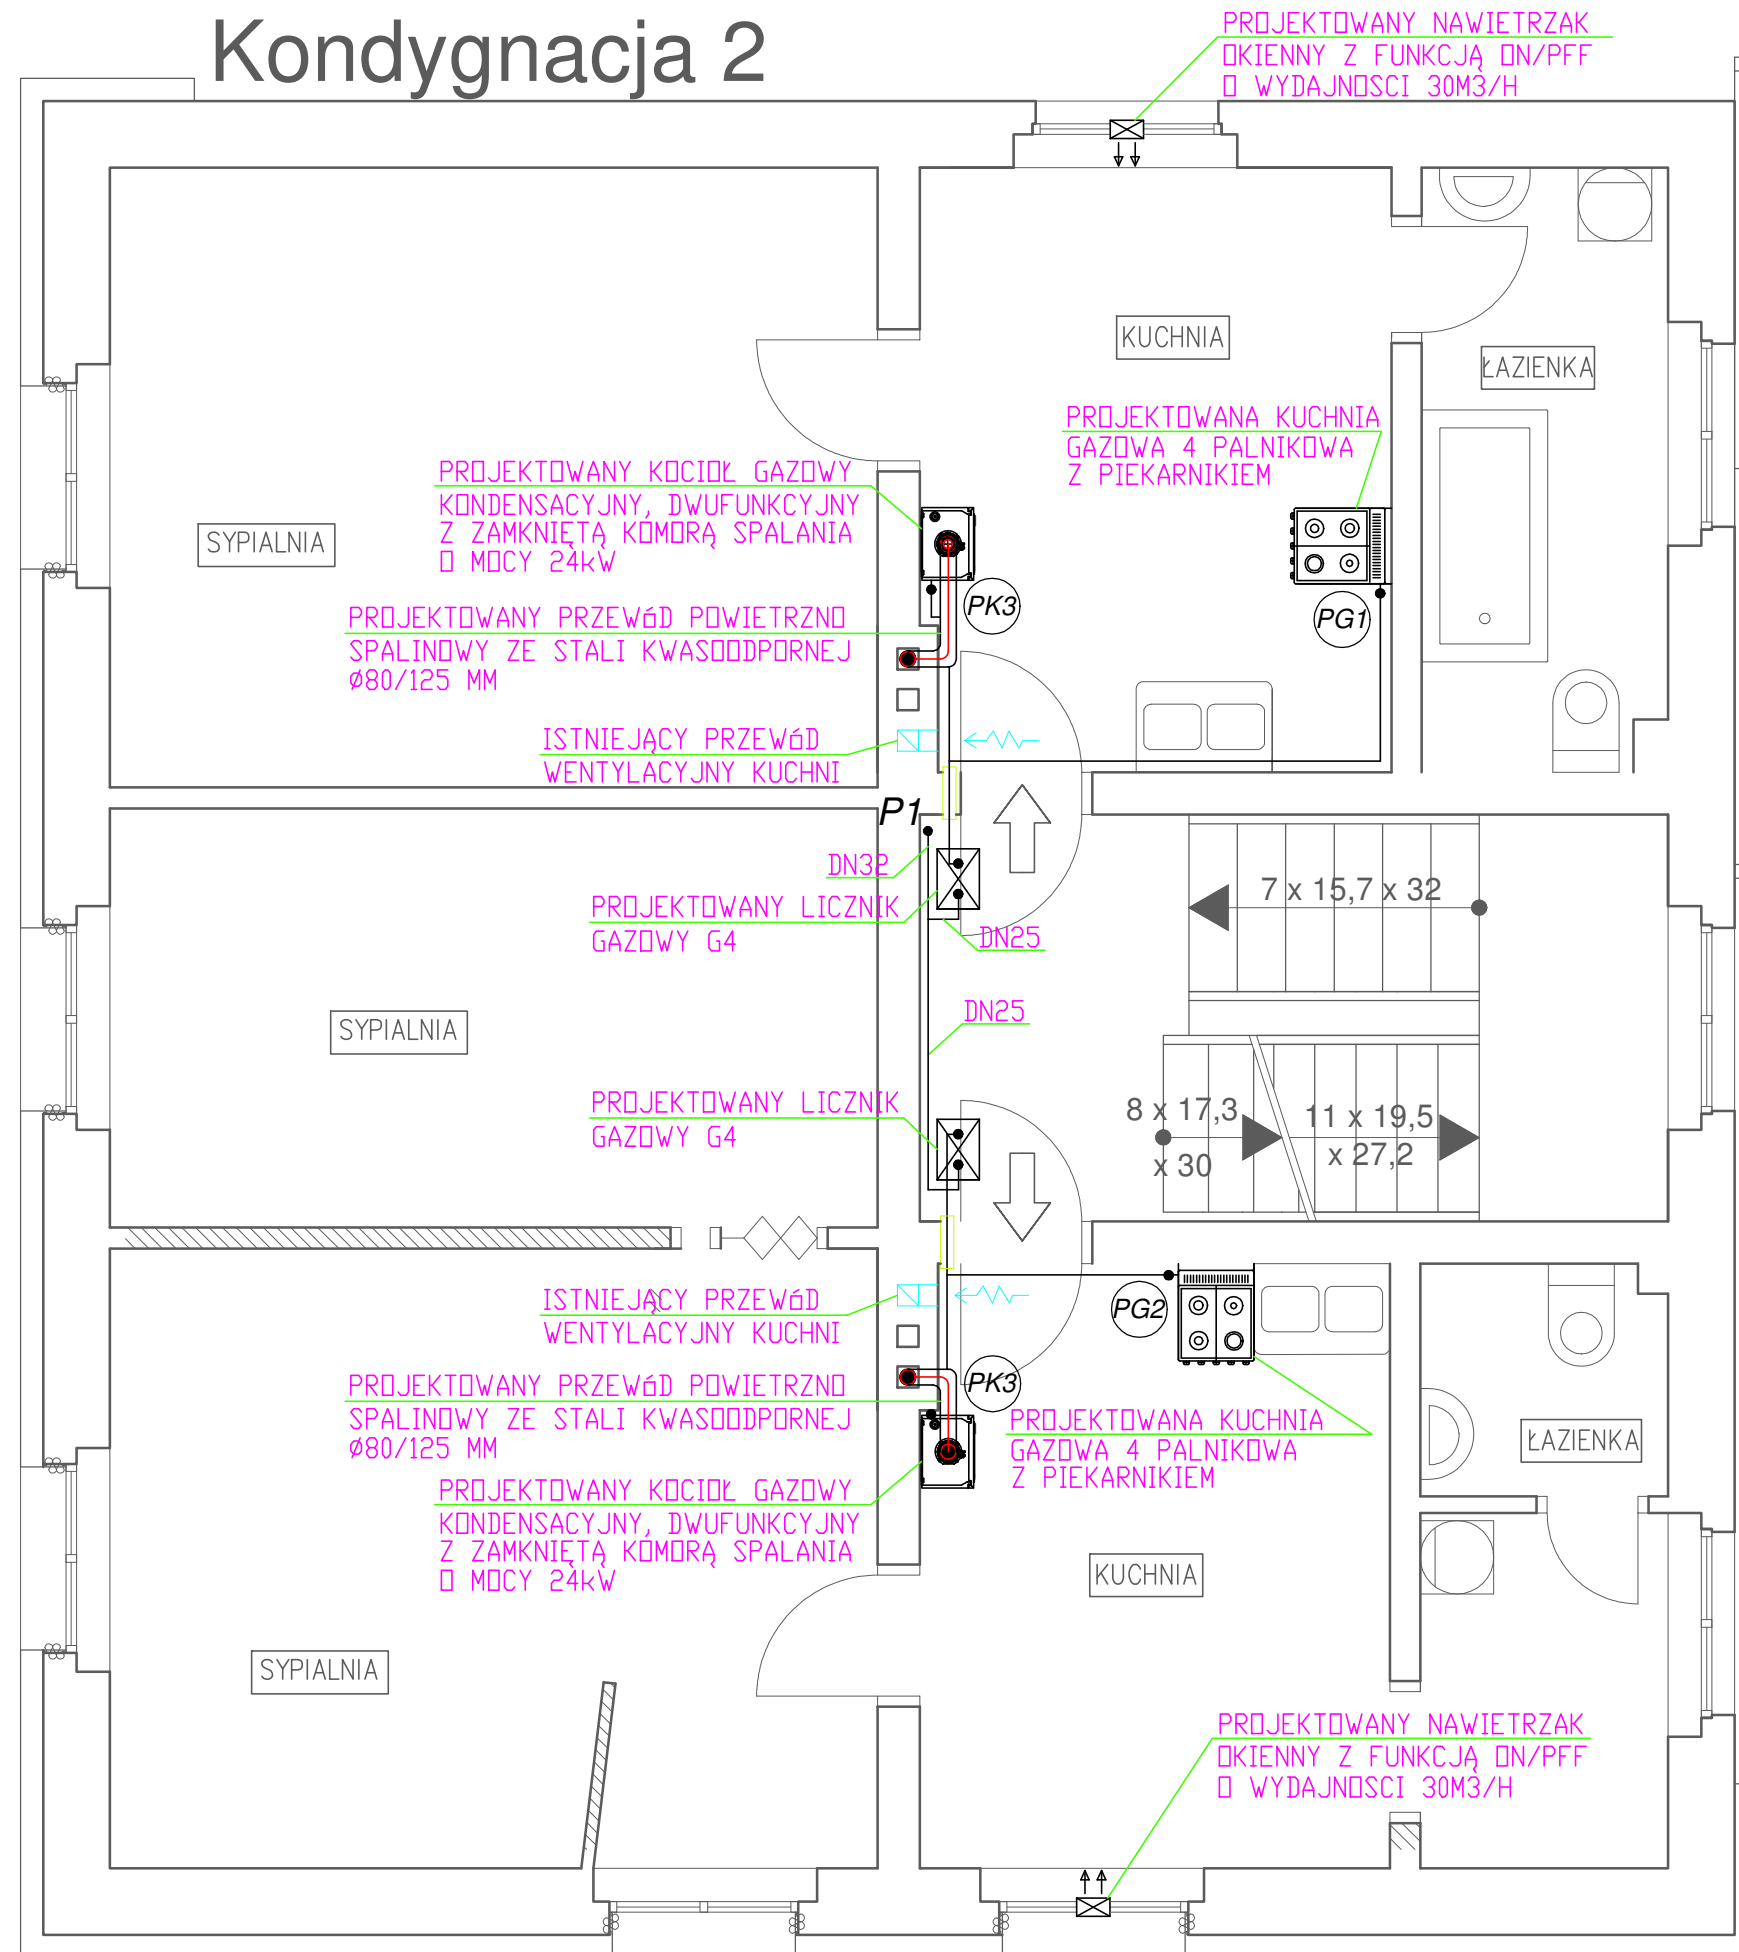

Legenda:



 
- projektowana kuchenka gazowa
4-palnikowa



- projektowany kocioł gazowy dwufunkcyjny
z zamkniętą komorą spalania - 24 kW



 -projektowany gazomierz miechowy,
mieszkańcowy G4



- nawietrzak okienny z funkcją on/off o wydajności 30m³/h



 
- instalacja gazu z rur stalowych czarnych bez szwu, spawanych, DN25 mm




- oznaczenie podejścia do kuchenki gazowej



- oznaczenie podejścia do kotła gazowego



 - oznaczenie istniejącego pionu gazowego



- wejście do lokalu

- Uwagi:

- Instalację należy prowadzić pod stropem;
- Podczas aranżacji mieszkania należy zapewnić możliwość dojścia do sprawdzenia wszystkich złączy systemu gazowego (okresowe kontrole szczelności instalacji gazowych);
- Należy zapewnić nawiew powietrza do lokalu mieszkalnego nawietrzakami okiennymi;
- Instalację gazową należy mocować w odległościach ok 1,5 max 2m;
- Przejścia przez ściany należy wykonać w tulejach ochronnych;
- W tulejach ochronnych przy przejściach przez ściany nie mogą znajdować się żadne złącza instalacji;
- Zaleca się wykonywanie otworowania z wykorzystaniem wiertnicy;
- Wszystkie zastosowane materiały powinny posiadać niezbędne atesty i spełniać obowiązujące przepisy i wymagania;
- Przed wykonaniem instalacji gazowej w poszczególnych lalach należy dostosować wentylację pomieszczeń kuchni zgodnie z zaleceniami wydanymi w opinii kominiarskiej będącej załącznikiem do niniejszego opracowania;
- Powstały w kotle kondensat należy odprowadzić do kanalizacji sanitarnej poprzez projektowany filtr neutralizujący kondensat z kotłów kondensacyjnych lub syfon.
- Projektowane kotły wymagają podłączenia elektrycznego od istniejącej tablicy rozdzielawczej za pomocą gniazda dedykowanego szafowanego zgodnie z DTR producenta.

 4 BLUE Wojciech Rylowski http://www/4blue.com.pl 41-605 Świątochtłowice ul.E.Imieli 13		
INWESTOR Wspólnota Mieszkaniowa w Gliwicach przy ul. Harcerskiej 4 44-102 Gliwice ul.Harcerska 4		
JEDNOSTKA PROJEKTOWA 4 BLUE Wojciech Rylowski 41-605 Świątochtłowice ul. E.Imieli 13 TEL.600-504-540		
TEMAT OPRACOWANIA PROJEKT BUDOWLANY BUDOWY WEWNĘTRZNEJ INSTALACJI GAZU W CELU ZAMONTOWANIA KONDENSACYJNYCH- DWUFUNKCYJNYCH KOTŁÓW GAZOWYCH Z ZAMKNIĘTĄ KOMORĄ SPALANIA WRAZ Z BUDOWĄ ETĄŻOWEJ INSTALACJI CENTRALNEGO OGRZEWANIA I DOBUDOWĄ PRZEWODÓW SPALINOWYCH W BUDYNKU PRZY UL. HARCERSKIEJ 4 W GLIWICACH		
PROJEKTANT mgr inż. Wojciech Rylowski SLK/5450/PWOS/14 SPRAWOZDAJĄCY inż. Stanisław Boduszek 586/93		
NAZWA RYSUNKU Rzut piętra - instalacja gazu		FAZA Proj. budowlany
DATA 08.2019	NR RYSUNKU G-02	SKALA 1:50