


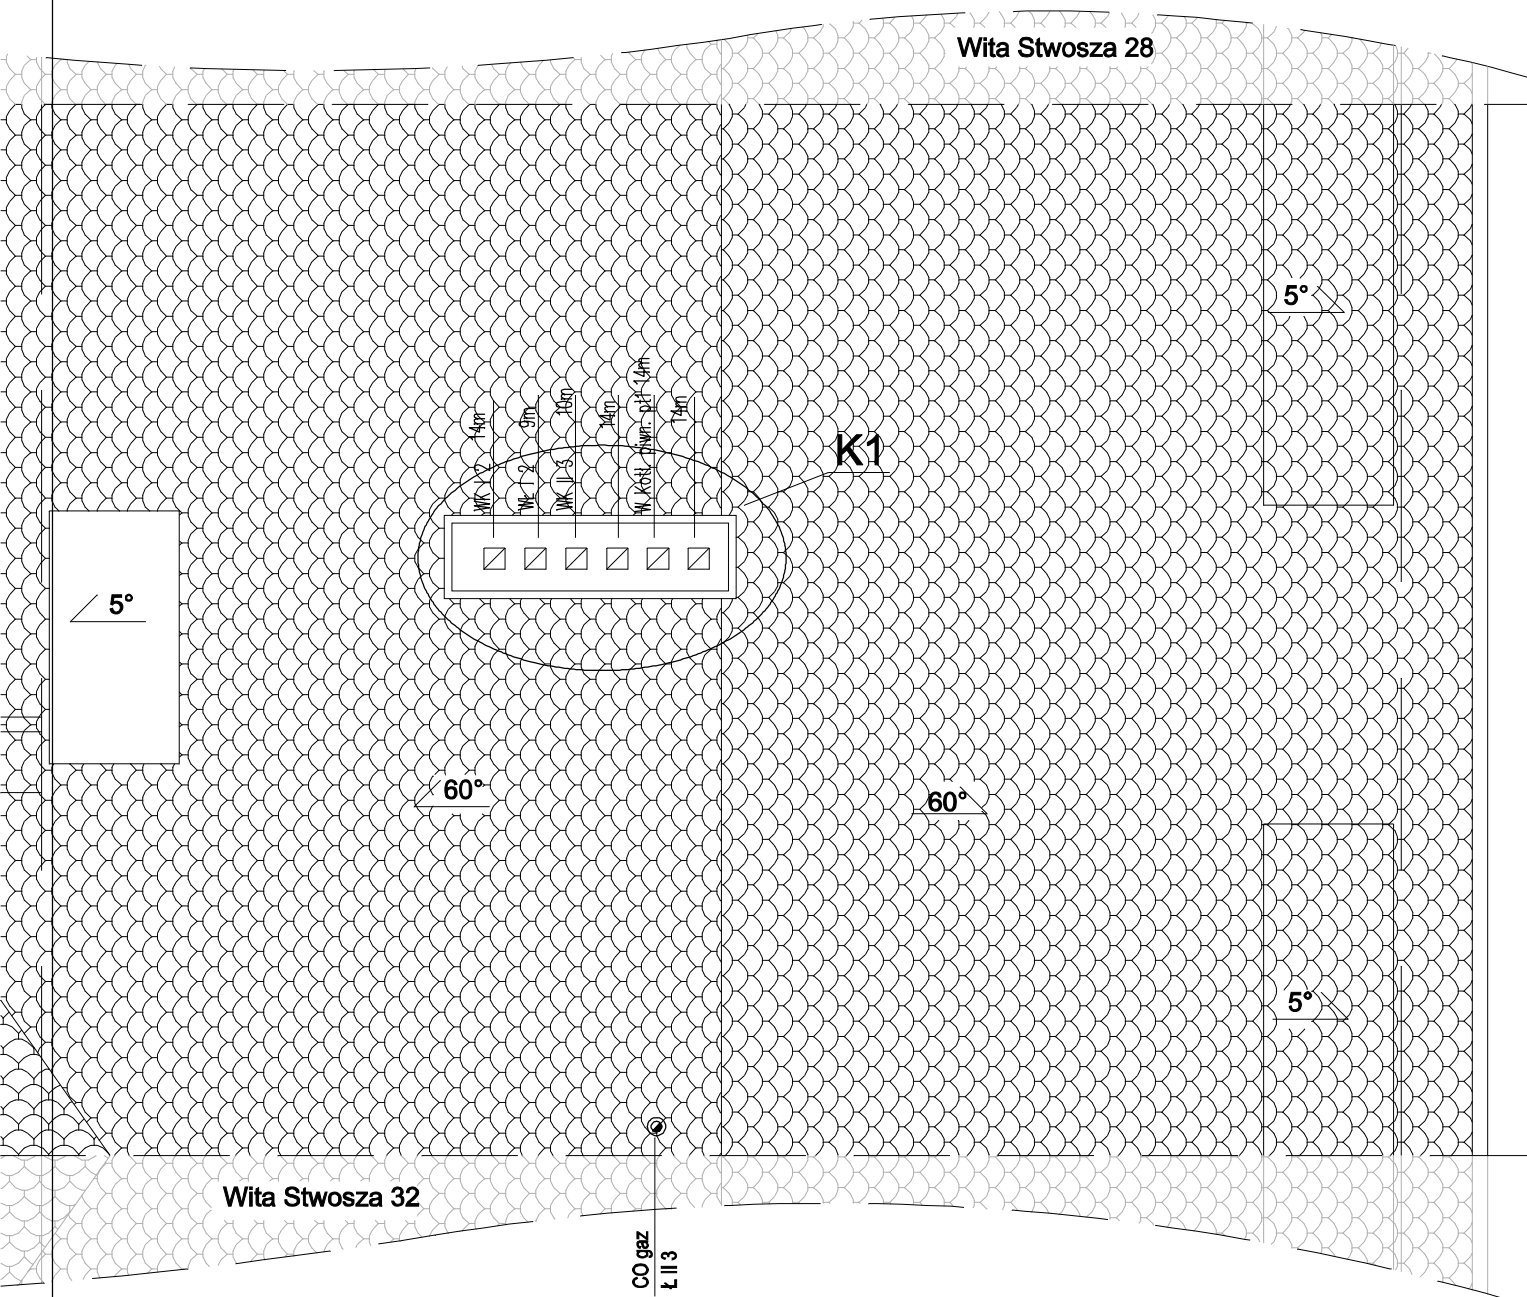

Funkcja:	Nazwisko:	Nr upr.	Specjalność:	Podpis	AWIK GLIWICE
Projektował:	Anna Skawińska	411/88	Instalacyjno- inżynierska		
Inwestor:	Wspólnota Mieszkaniowa 44-100 Gliwice, ul. W. Stwosza 30				Skala: 1:50
Temat:	Projekt budowlano-wykonawczy budowy wewnętrznej instalacji gazu z częścią zewnętrzną w gruncie oraz uporządkowania i dobudowy przewodów kominowych w budynku mieszkalnym przy ul. W. Stwosza 30 w Gliwicach				Data: 12.2019r.
Nazwa rys.	RZUT DACHU				Nr rys. 6