


RZUT PIWNICY

1:50

STAN ISTNIEJĄCY
PRZEWODÓW KOMINOWYCH

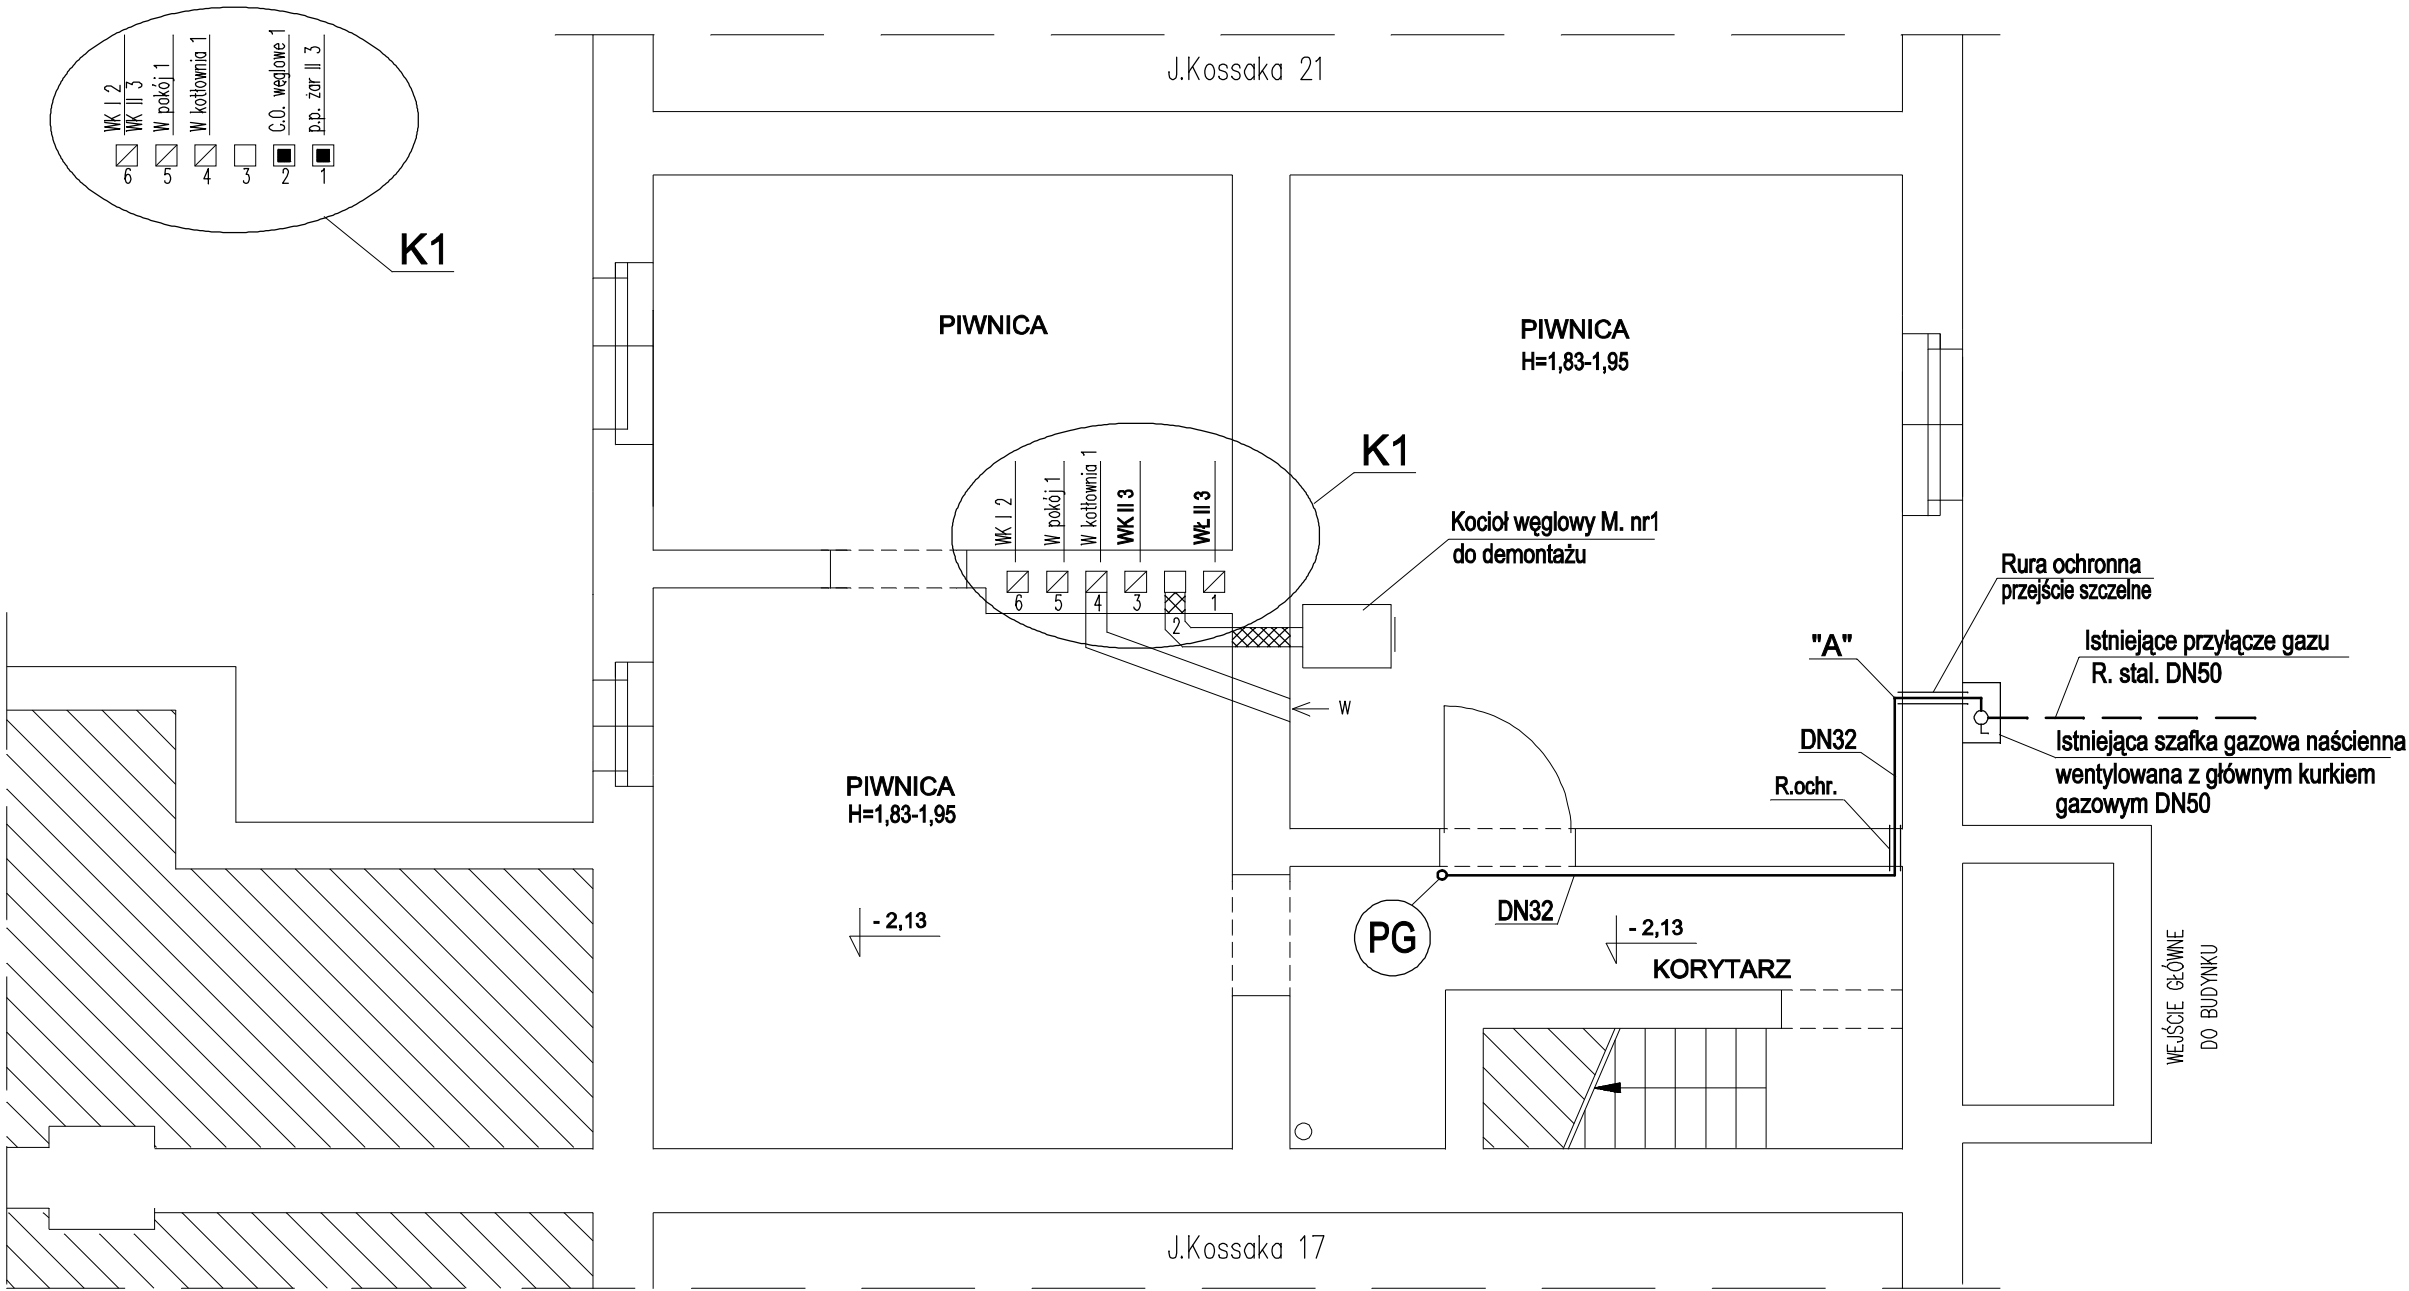

KOMINY ISTNIEJĄCE : K1

LEGENDA:

- PG - przewód gazowy projektowany
- DN32 - główny pion gazowy projektowany
- średnica nominalna rury stalowej
- zamurowania
- w - wywiew

Funkcja:	Nazwisko:	Nr upr.	Specjalność:	Podpis	AWIK GLIWICE
Projektował:	Anna Skawińska	411/88	Instalacyjno- inżynierska		Skala: 1:50
Inwestor:	Wspólnota Mieszkaniowa 44-100 Gliwice, ul. J.Kossaka 19				Data: 12.2019r.
Temat:	Projekt budowlano-wykonawczy budowy wewnętrznej nstalacji gazu oraz uporządkowanie i dobudowa przewodów kominowych w budynku mieszkalnym przy ul. J. Kossaka 19 w Gliwicach				Nr rys. 1
Nazwa rys.	RZUT PIWNICY				