


RZUT MIESZKANIA NR 1

1:50

STAN ISTNIEJĄCY
PRZEWODÓW KOMINOWYCH

J.Kossaka 21

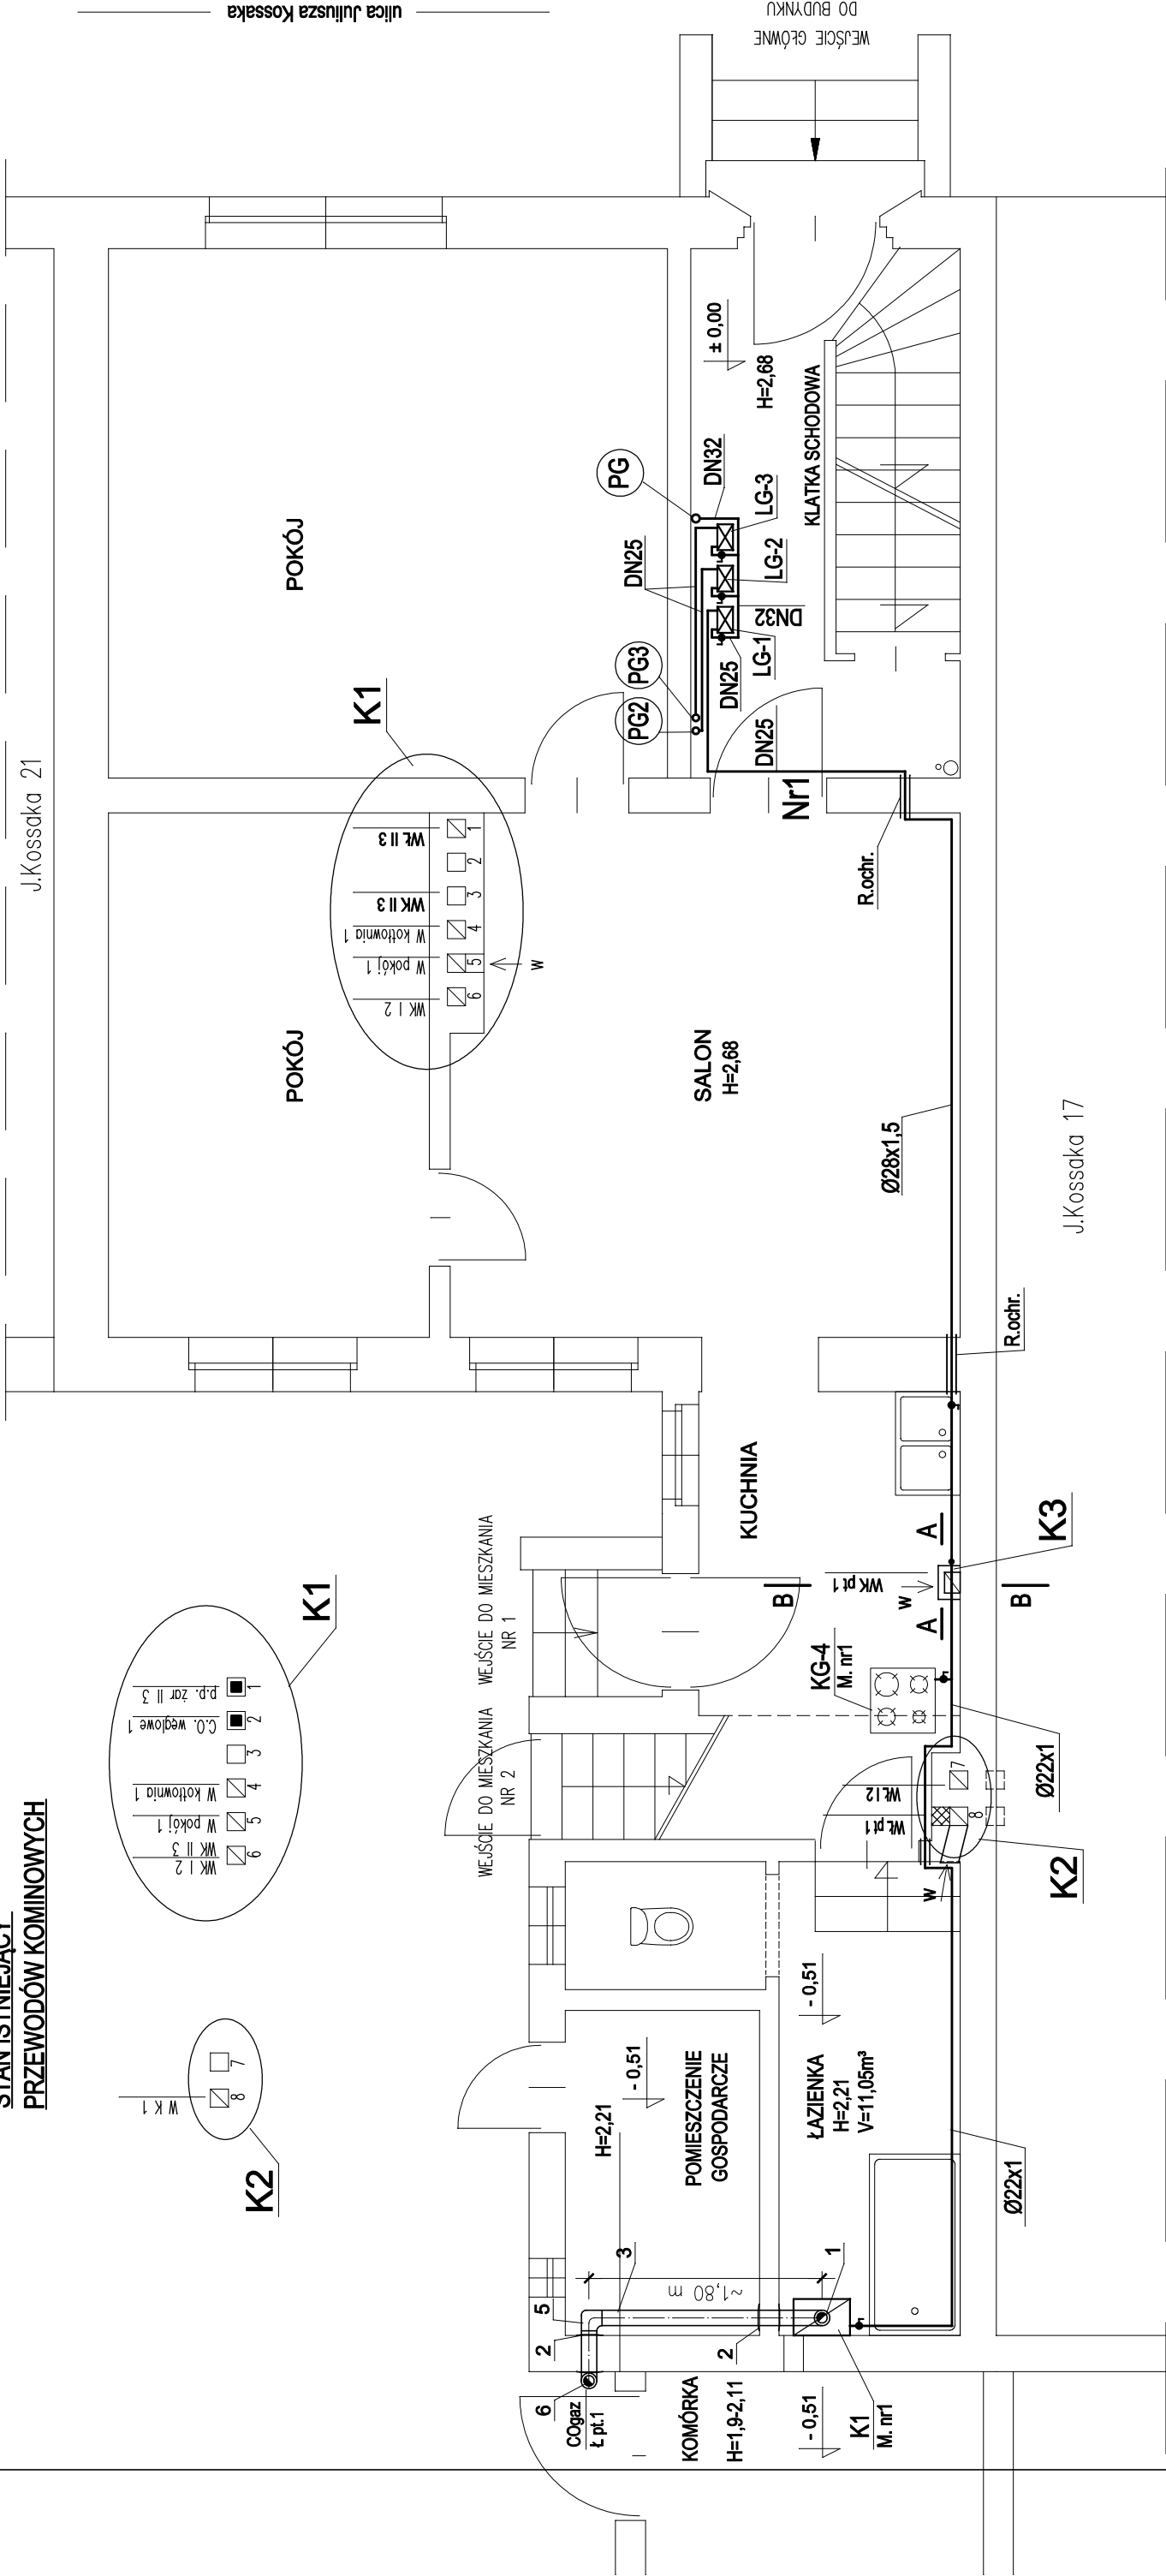

LEGENDA:

- przewód gazowy projektowany
główny pion gazowy projektowany
pion gazowy do lok. mieszkalnego nr 2
średnica nominalna rury stalowej
wywiew
kuchenka gazowa 4-ro palnikowa lok. mieszk. nr 1
licznik gazowy lokalu mieszkalnego nr 1
średnica zewnętrzna rury miedzianej
kocioł gazowy lok. mieszk. nr 1
zamurowania
- KOMINY ISTNIEJĄCE: K1, K2
KOMINY PROJEKTOWANE: K3

Funkcja:	Nazwisko:	Nr upr.	Specjalność:	Podpis	AWIK	
Projektował:	Anna Skawińska	411/88	Instalacyjno-inżynierska		GLIWICE	
Inwestor:	Wspólnota Mieszkaniowa 44-100 Gliwice, ul. J.Kossaka 19				Skala: 1:50	
Temat: Projekt budowlano-wykonawczy budowy wewnętrznej instalacji gazu oraz uporządkowanie i dobudowa przewodów kominowych w budynku mieszkalnym przy ul. J. Kossaka 19 w Gliwicach						Data: 12.2019r.
Nazwa rys.		RZUT PARTERU			Nr rys. 2	