
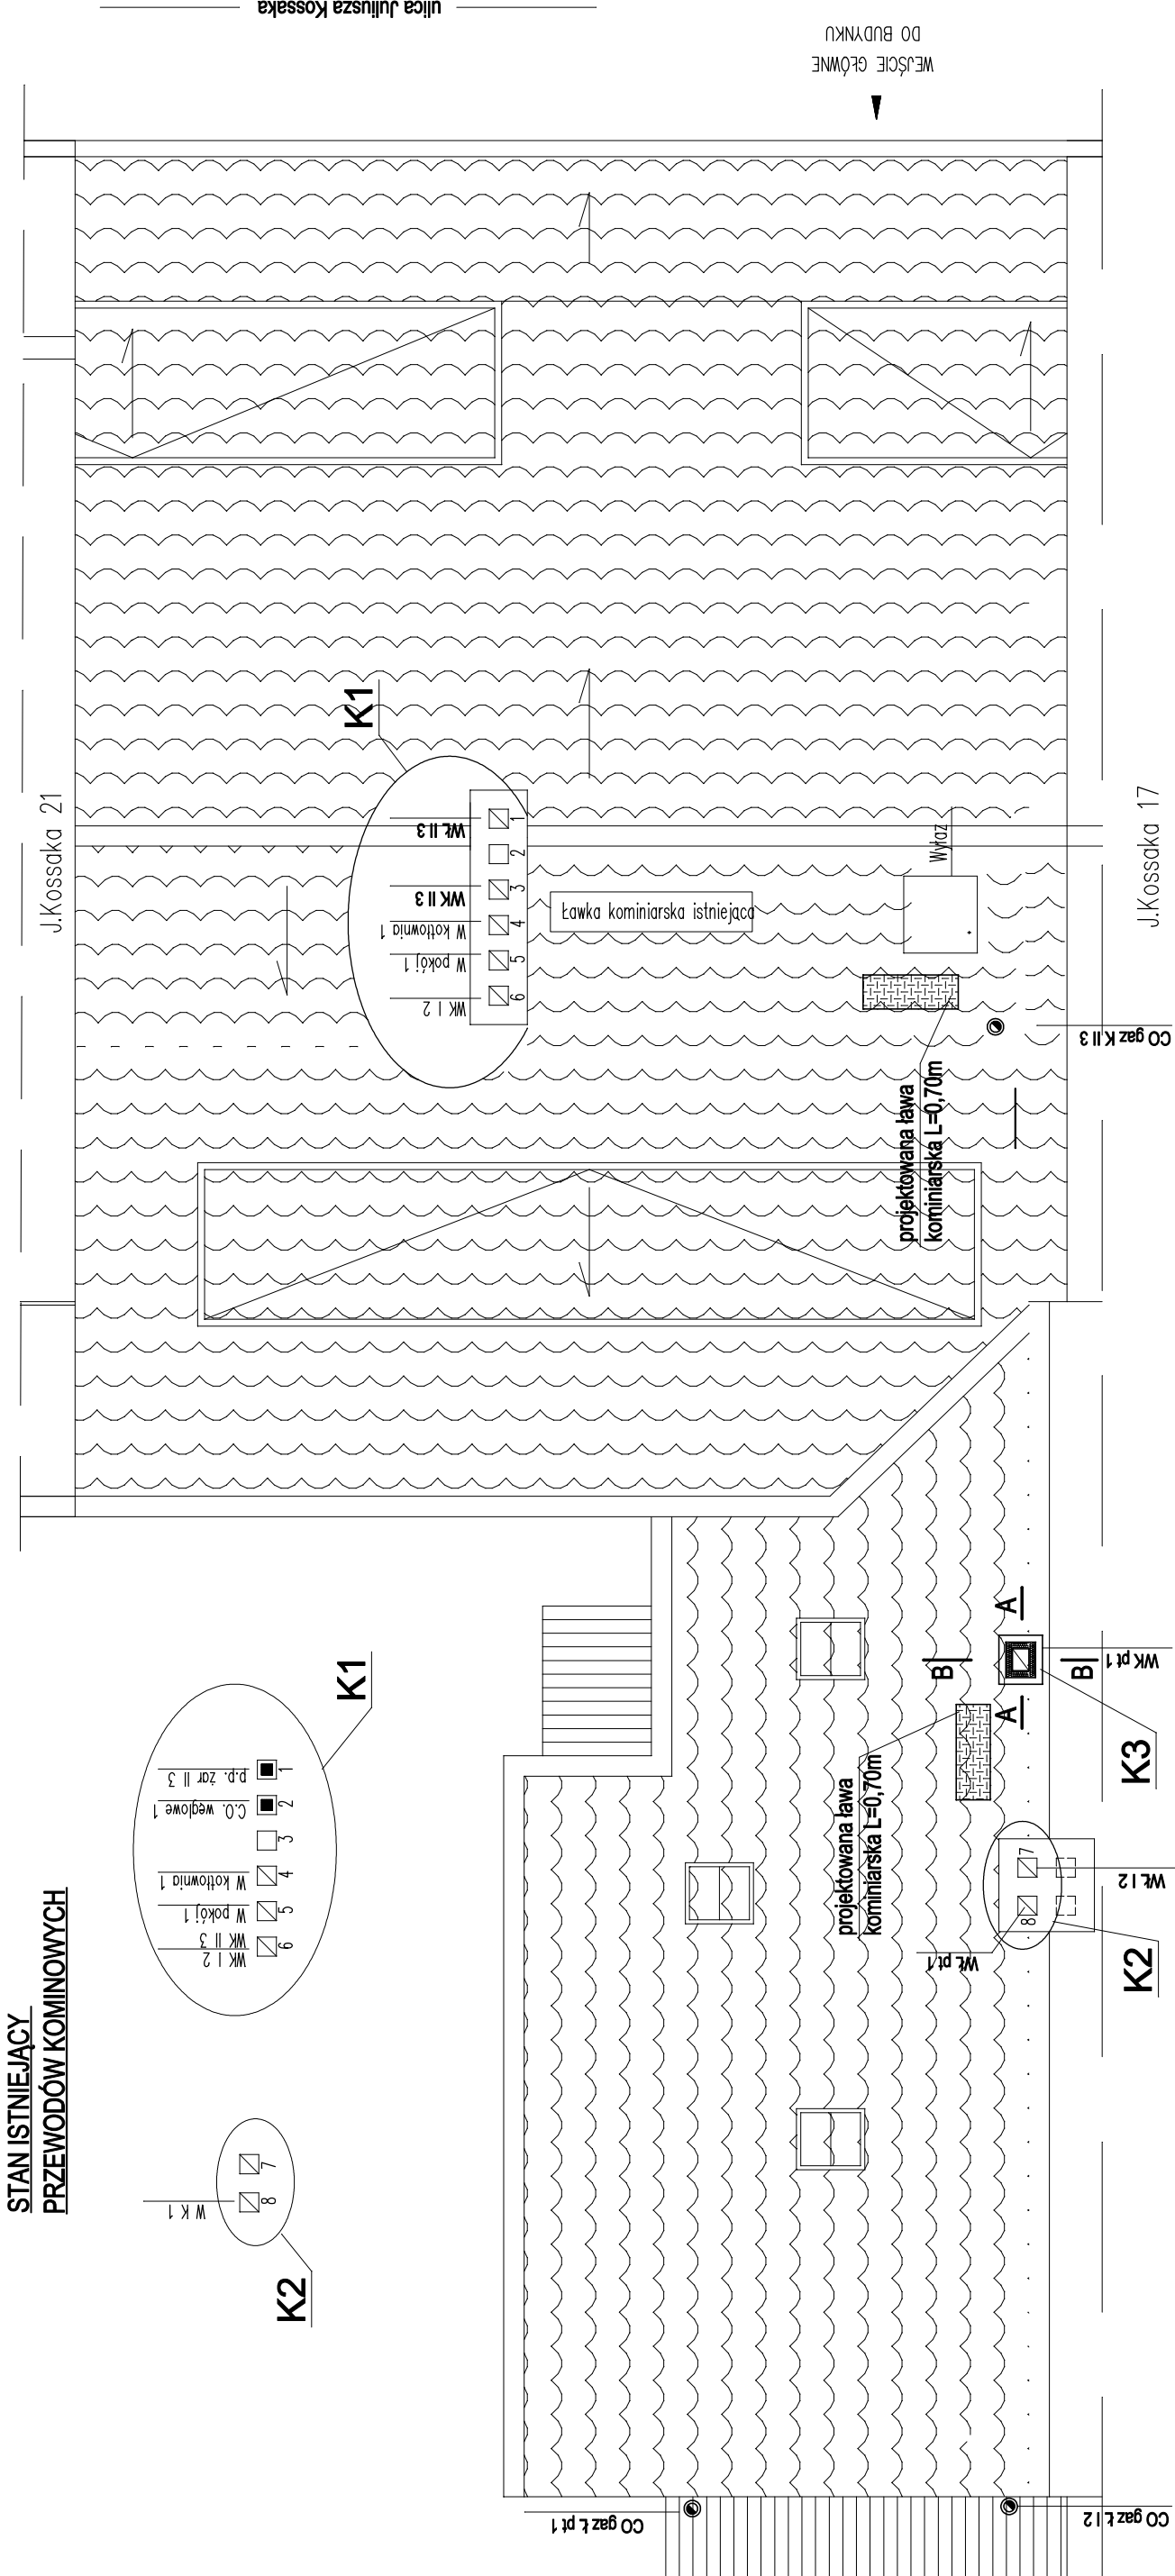


RZUT DACHU

1:50

STAN ISTNIEJĄCY
PRZEWODÓW KOMINOWYCH

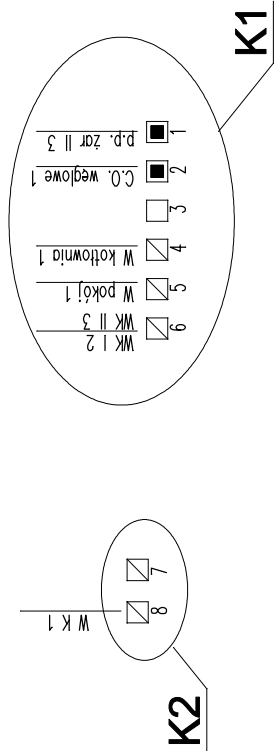

Funkcja:	Nazwisko:	Nr upr.	Specjalność:	Podpis	AWIK GLIWICE	
Projektował:	Anna Skawińska	411/88	Instalacyjno- inżynierska			
Inwestor:	Wspólnota Mieszkaniowa 44-100 Gliwice, ul. J.Kossaka 19				Skala: 1:50	
Temat: Projekt budowlano-wykonawczy budowy wewnętrznej instalacji gazu oraz uporządkowanie i dobudowa przewodów kominowych w budynku mieszkalnym przy ul. J. Kossaka 19 w Gliwicach						Data: 12.2019r.
Nazwa rys.	RZUT DACHU				Nr rys. 6	

KOMINY ISTNIEJĄCE: K1, K2
KOMINY PROJEKTOWANE: K3