


PIWNICA_BRZozowa 34A

PIWNICA_BRZozowa 34

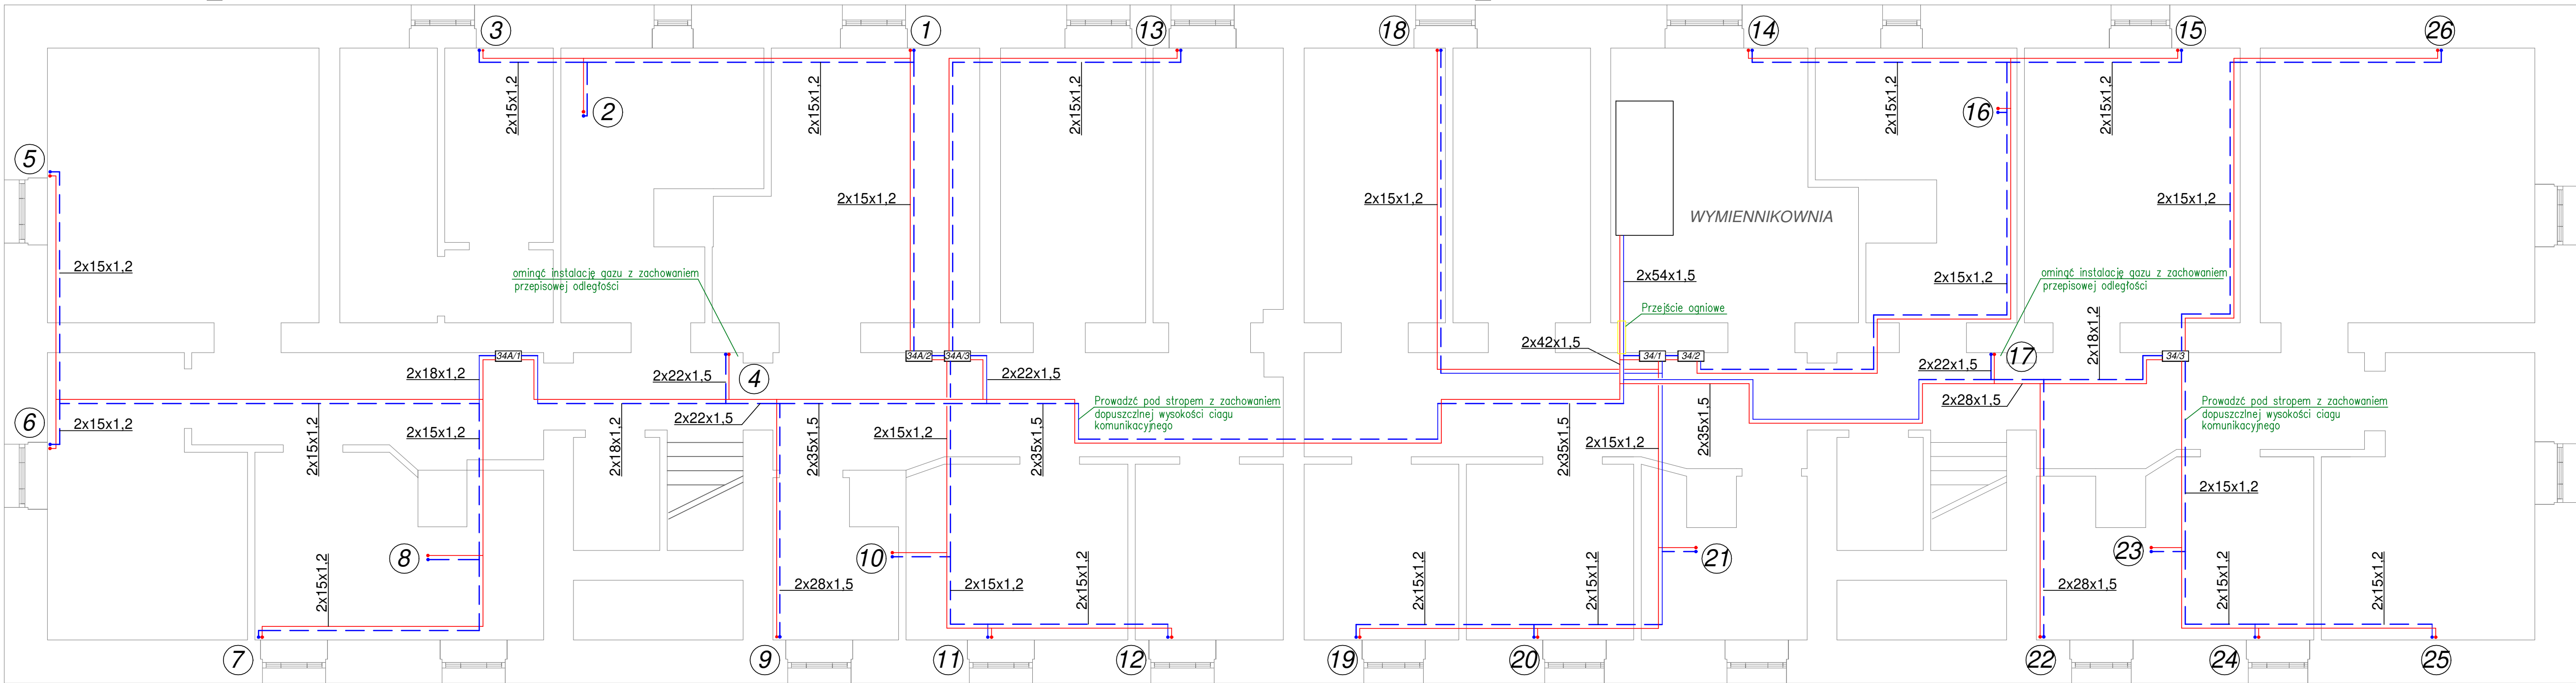

- Uwaga:
- 1.Sposób prowadzenia przewodów oraz średnice podejść do grzejników pokazano na rozwinięciu instalacji centralnego ogrzewania.Miejsca wymagające zmiany lokalizacji podejść do grzejników zidentyfikować na budowie.
 - 2.Przewody prowadzone w pomieszczeniach piwnicznych i na klatce schodowej należy zaizolować.
 - 3.Należy zachować szczególną ostrożność przy prowadzeniu przewodów grzewczych na korytarzach, w pobliżu istniejących instalacji gazowych zachować przepisową odległość. Sposób prowadzenia instalacji należy zweryfikować każdorazowo na budowie.
 4. Należy zapewnić odpowiednią kompensację wydłużeń rurociągów zgodnie z katalogami producenta.
 5. Ostateczne usytuowanie grzejników i sposób prowadzenia instalacji należy ustalić z lokatorami i projektantem przed rozpoczęciem robót.

Legenda:

34A/4

34A/4/1 +20°C
wym: 1349 W

2x15x1.2

1

Szafka rozdzielaczowa pojedyncza z zabudowanymi ciepłomierzami i zaworami regulacyjnymi

Numer pomieszczenia
Obliczeniowa temp. w okresie zimowym
Straty ciepła w okresie zimowym

Instalacja zasilania i powrotu centralnego ogrzewania z rur stalowych ocynk. zewnętrznie

Piony instalacji centralnego ogrzewania

4b

4 BLUE Wojciech Rykowski
<http://www.4blue.com.pl>
41-605 Świętochłowice ul.E.Imieli 13

INWESTOR

Wspólnota Mieszkaniowa w Gliwicach przy ul.Brzozowej 34-34A
44-100 Gliwice ul. Brzozowa 34-34A

JEDNOSTKA PROJEKTOWA

4 BLUE Wojciech Rykowski
41-605 Świętochłowice ul. E.Imieli 13

TEMAT OPRACOWANIA

PROJEKT BUDOWLANO-WYKONAWCZY INSTALACJI CENTRALNEGO OGRZEWANIA NIERUCHOMOŚCI PRZY UL.BRZozOWEJ 34-34A W GLIWICACH

PROJEKTANT

mgr inż. Wojciech Rykowski SLK/5450/PWOS/14

SPRZĄDZAJĄCY

inż. Stanisław Boduszek 586/93

OPRACOWANIE

mgr inż. Karolina Wojtasik

NAZWA RYSUNKU

Rzut piwnic - instalacja centralnego ogrzewania

DATA

05.2020

NR RYSUNKU

S-01

SKALA

1:50