



SKALA 1:50

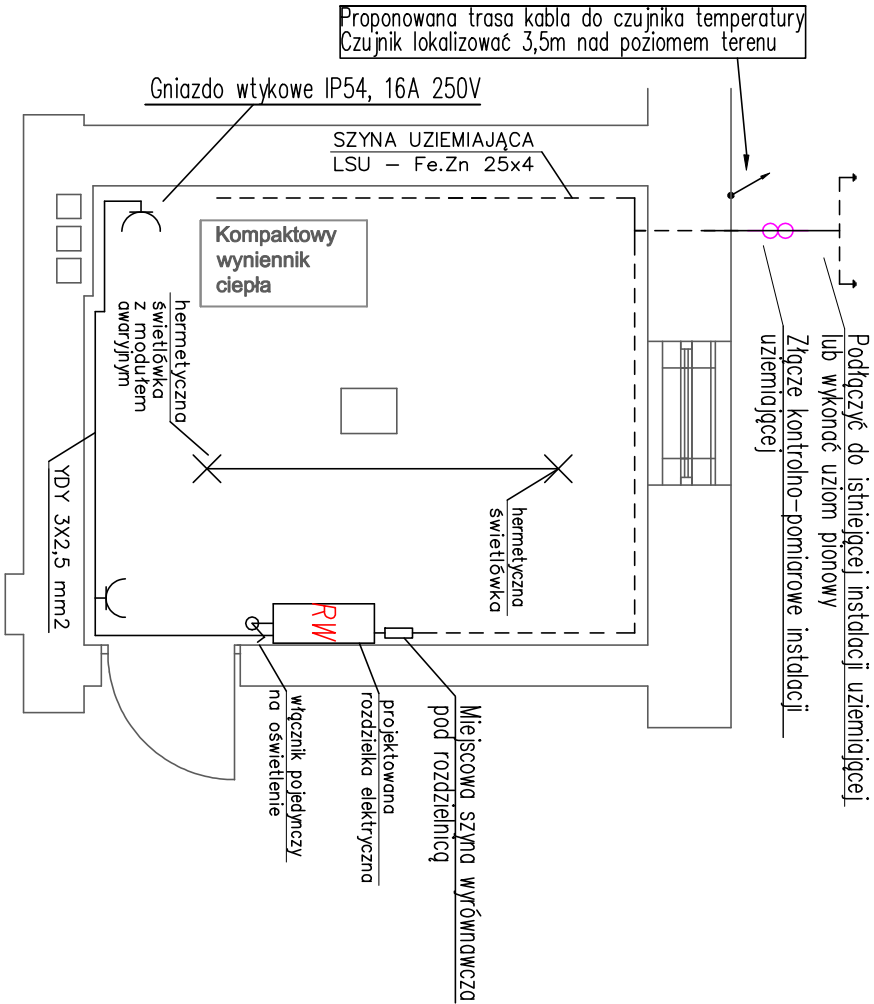

- UWAGI:**
1. Połączenia rurociągów z uziemieniem wykonac następująco:
 - rure opasoć taśmą TL-1 odpowiedniej długości;
 - taśmę zacisnąć na rurociągu przy pomocy zacisku ZT1;
 - do taśmy dołączyć przewód LGY 16 mm k. żółtozielony;
 - na wolnym końcu przewodu LGY 16 zacisnąć końcówkę kablową KM16/6 i przykrecić ją śrubą ocynkowaną do płaskownika Fe/Zn 25x4;
 2. Instalacja połączeń wyrównawczych należy połączyć z:
 - uziemieniem otokowym budynku przez wykonaniepołączenia do najbliższego zwołu odprowadzającego instalacji odgromowej lub do istniejących w pomieszczeniach technicznych instalacji uziemiających, płaskownikiem Fe/Zn 25x4;
 - z szyną wyrównawczą , płaskownikiem Fe/Zn 25 x 4.
 3. Do projektowanej instalacji połączeń wyrównawczych należy podłączyć wszystkie metalowe obudowy urządzeń technologicznych, rurociągi, sieci CO oraz zacisk PE szafki AKPIA i wymiennika.
 4. Po wykonaniu instalacji wykonać wymagane przepisami pomiary, a w szczególności pomiar skuteczności ochrony przeciwporażeniowej (spełnienie warunku szybkiego wyłączenia).

SKALA 1:100

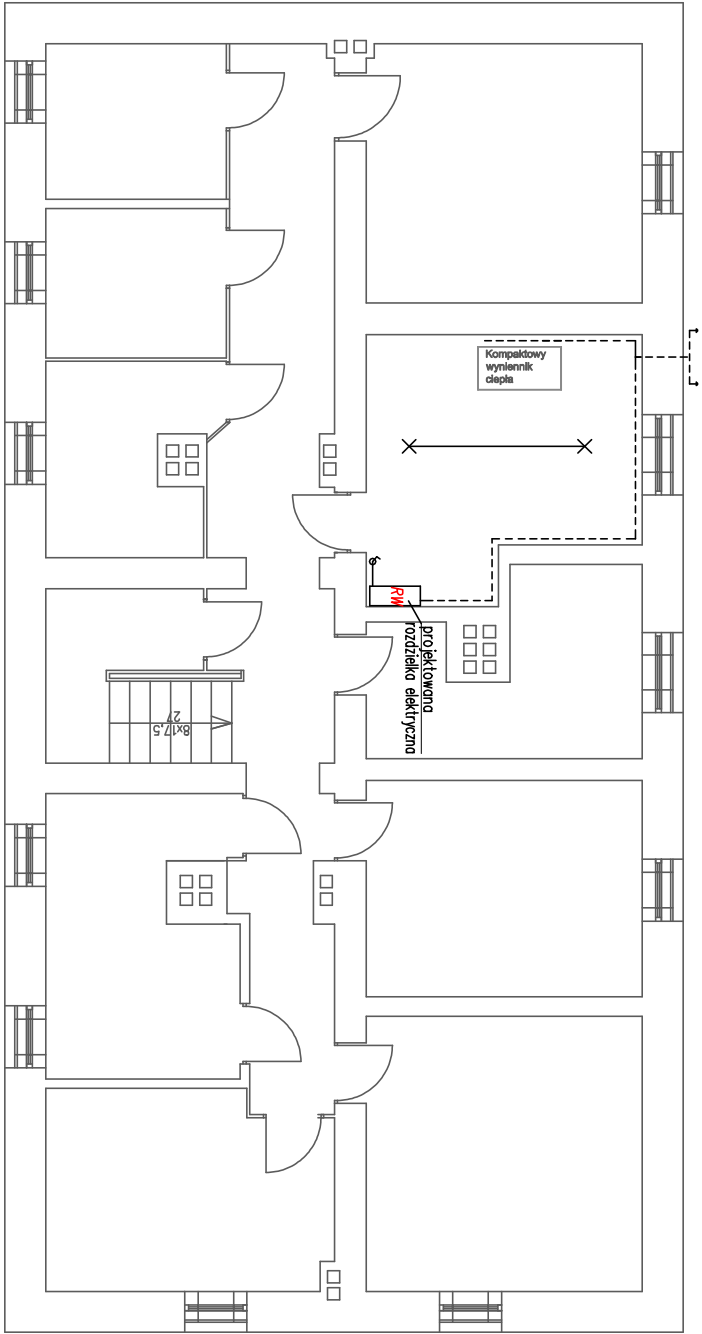

4 BLUE Wojciech Rylowski
<http://www/4blue.com.pl>
41-605 Świętochłowice ul.E.Imieli 13

INWESTOR
Wspólnota Mieszkańcowa w Gliwicach przy ul. Brzozowa 36,
44-102 Gliwice ul. Brzozowa 36

JEDYNOŚĆ PROJEKTOWA
4 BLUE Wojciech Rylowski
41-605 Świętochłowice ul. E.Imieli 13

TEMAT OPRACOWANIA
PROJEKT BUDOWLANO-WYKONAWCZY BUDOWY WĘZŁA CIEPŁINEGO
WRAZ Z POMIESZCZENIEM STACJI WYMIENNIKÓW CIEPŁA W CELU
PODŁĄCZENIA DO MIEJSKIEJ SIECI CIEPŁOWNICZEJ PEC
NIERUCHOMOŚCI PRZY UL. BRZOSOWEJ 36 W GLIWICACH

PROJEKTANT
mgr inż. Adam Skrzypiec SLK/5254/POOE/14

OPRACOWANIE
mgr inż. Wojciech Rylowski

NAZWA RYSUNKU
Instalacja elektryczna dla potrzeb
wymienników

DATA 04.2020 **NR RYSUNKU** E-01 **SKALA** 1:100