


BRZozowa_36- I PIĘTRO

BRZozowa_36A- I PIĘTRO

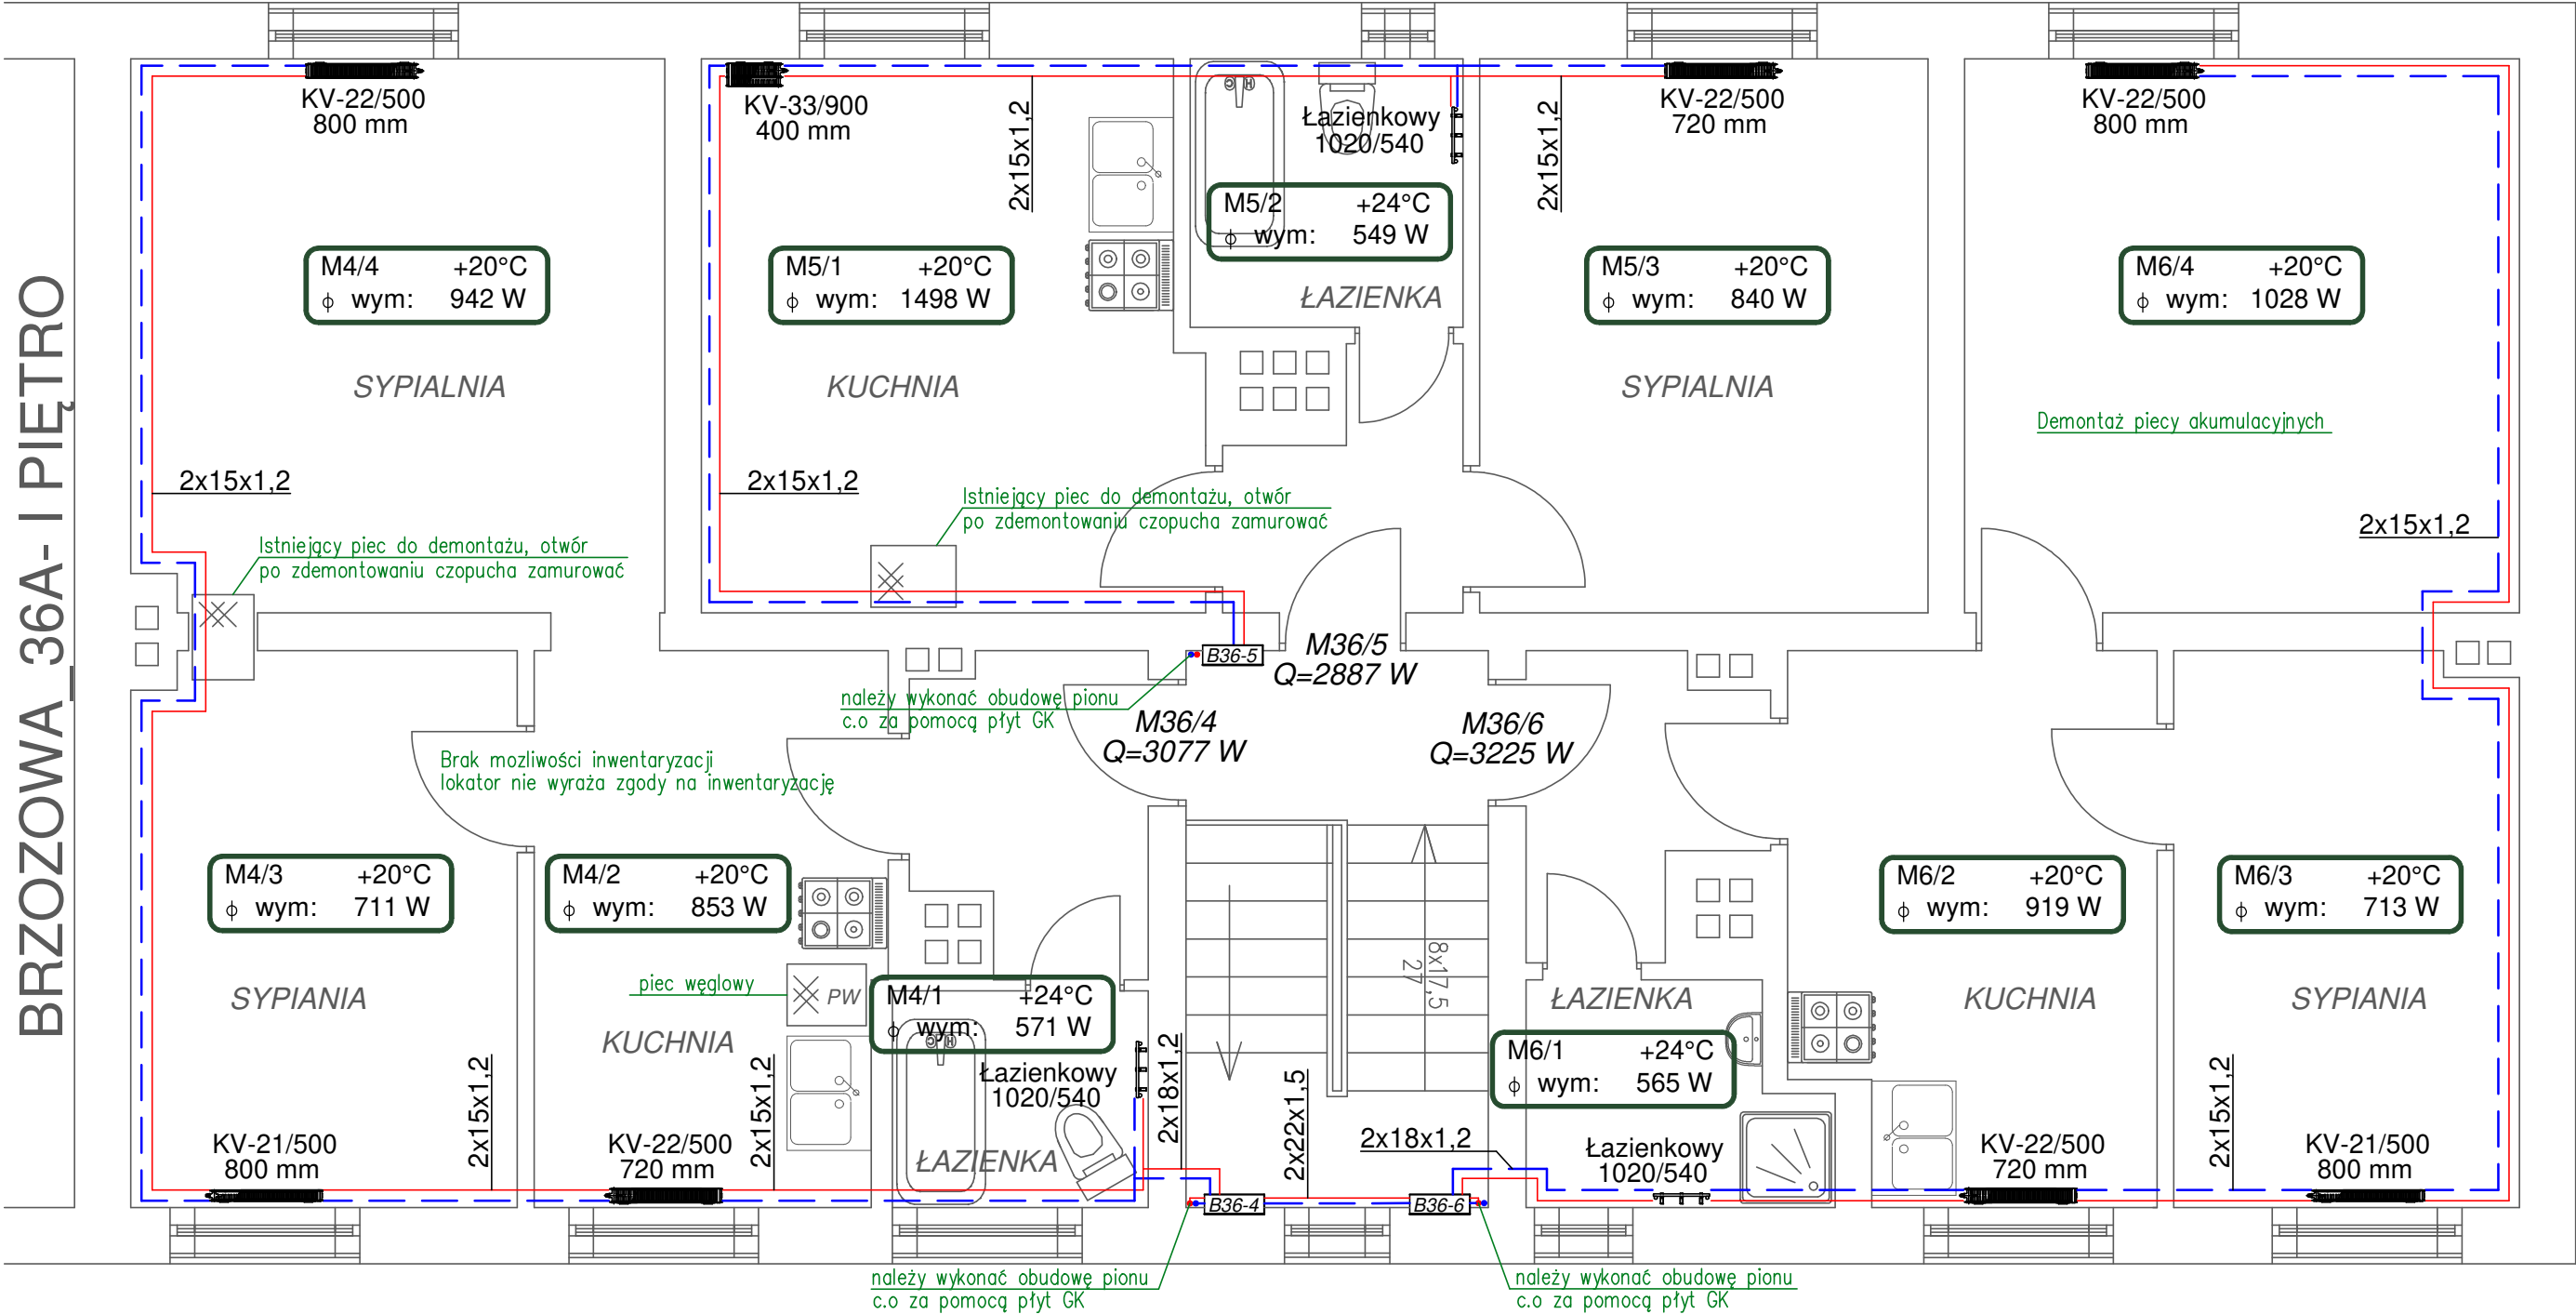

- Uwaga:
- Sposób prowadzenia przewodów oraz średnice podejść do grzejników pokazano na rozwinięciu instalacji centralnego ogrzewania. Miejsca wymagające zmiany lokalizacji podejść do grzejników zidentyfikować na budowie.
 - Przewody prowadzone w pomieszczeniach piwnicznych i na klatce schodowej należy zaizolować.
 - Należy zachować szczególną ostrożność przy prowadzeniu przewodów grzewczych na korytarzach, w pobliżu istniejących instalacji gazowych zachować przepisową odległość. Sposób prowadzenia instalacji należy zweryfikować każdorazowo na budowie.
 - Należy zapewnić odpowiednią kompensację wydłużeń rurociągów zgodnie z katalogami producenta.
 - Ostateczne usytuowanie grzejników i sposób prowadzenia instalacji należy ustalić z lokatorami i projektantem przed rozpoczęciem robót.

4 BLUE Wojciech Ryłowski
<http://www.4blue.com.pl>
41-605 Świętochłowice ul. E. Imieli 13

INWESTOR
Wspólnota Mieszkaniowa w Gliwicach przy ul. Brzozowa 36, 44-102 Gliwice ul. Brzozowa 36

JEDNOSTKA PROJEKTOWA
4 BLUE Wojciech Ryłowski
41-605 Świętochłowice ul. E. Imieli 13

TEMAT OPRACOWANIA
PROJEKT BUDOWLANO-WYKONAWCZY INSTALACJI CENTRALNEGO OGRZEWANIA NIERUCHOMOŚCI PRZY UL. BRZozOWEJ 36 W GLIWICACH

PROJEKTANT
mgr inż. Wojciech Ryłowski SLK/5450/PWOS/14

SPRAWDZAJĄCY
inż. Stanisław Boduszek 586/93

OPRACOWANIE
mgr inż. Karolina Wojtasik

Nazwa rysunku
Rzut parteru - instalacja centralnego ogrzewania

Data
03.2020

Nr rysunku
S-03

Skala
1:50