


BRZozowa_36- II PIĘTRO

BRZozowa_36A- II PIĘTRO

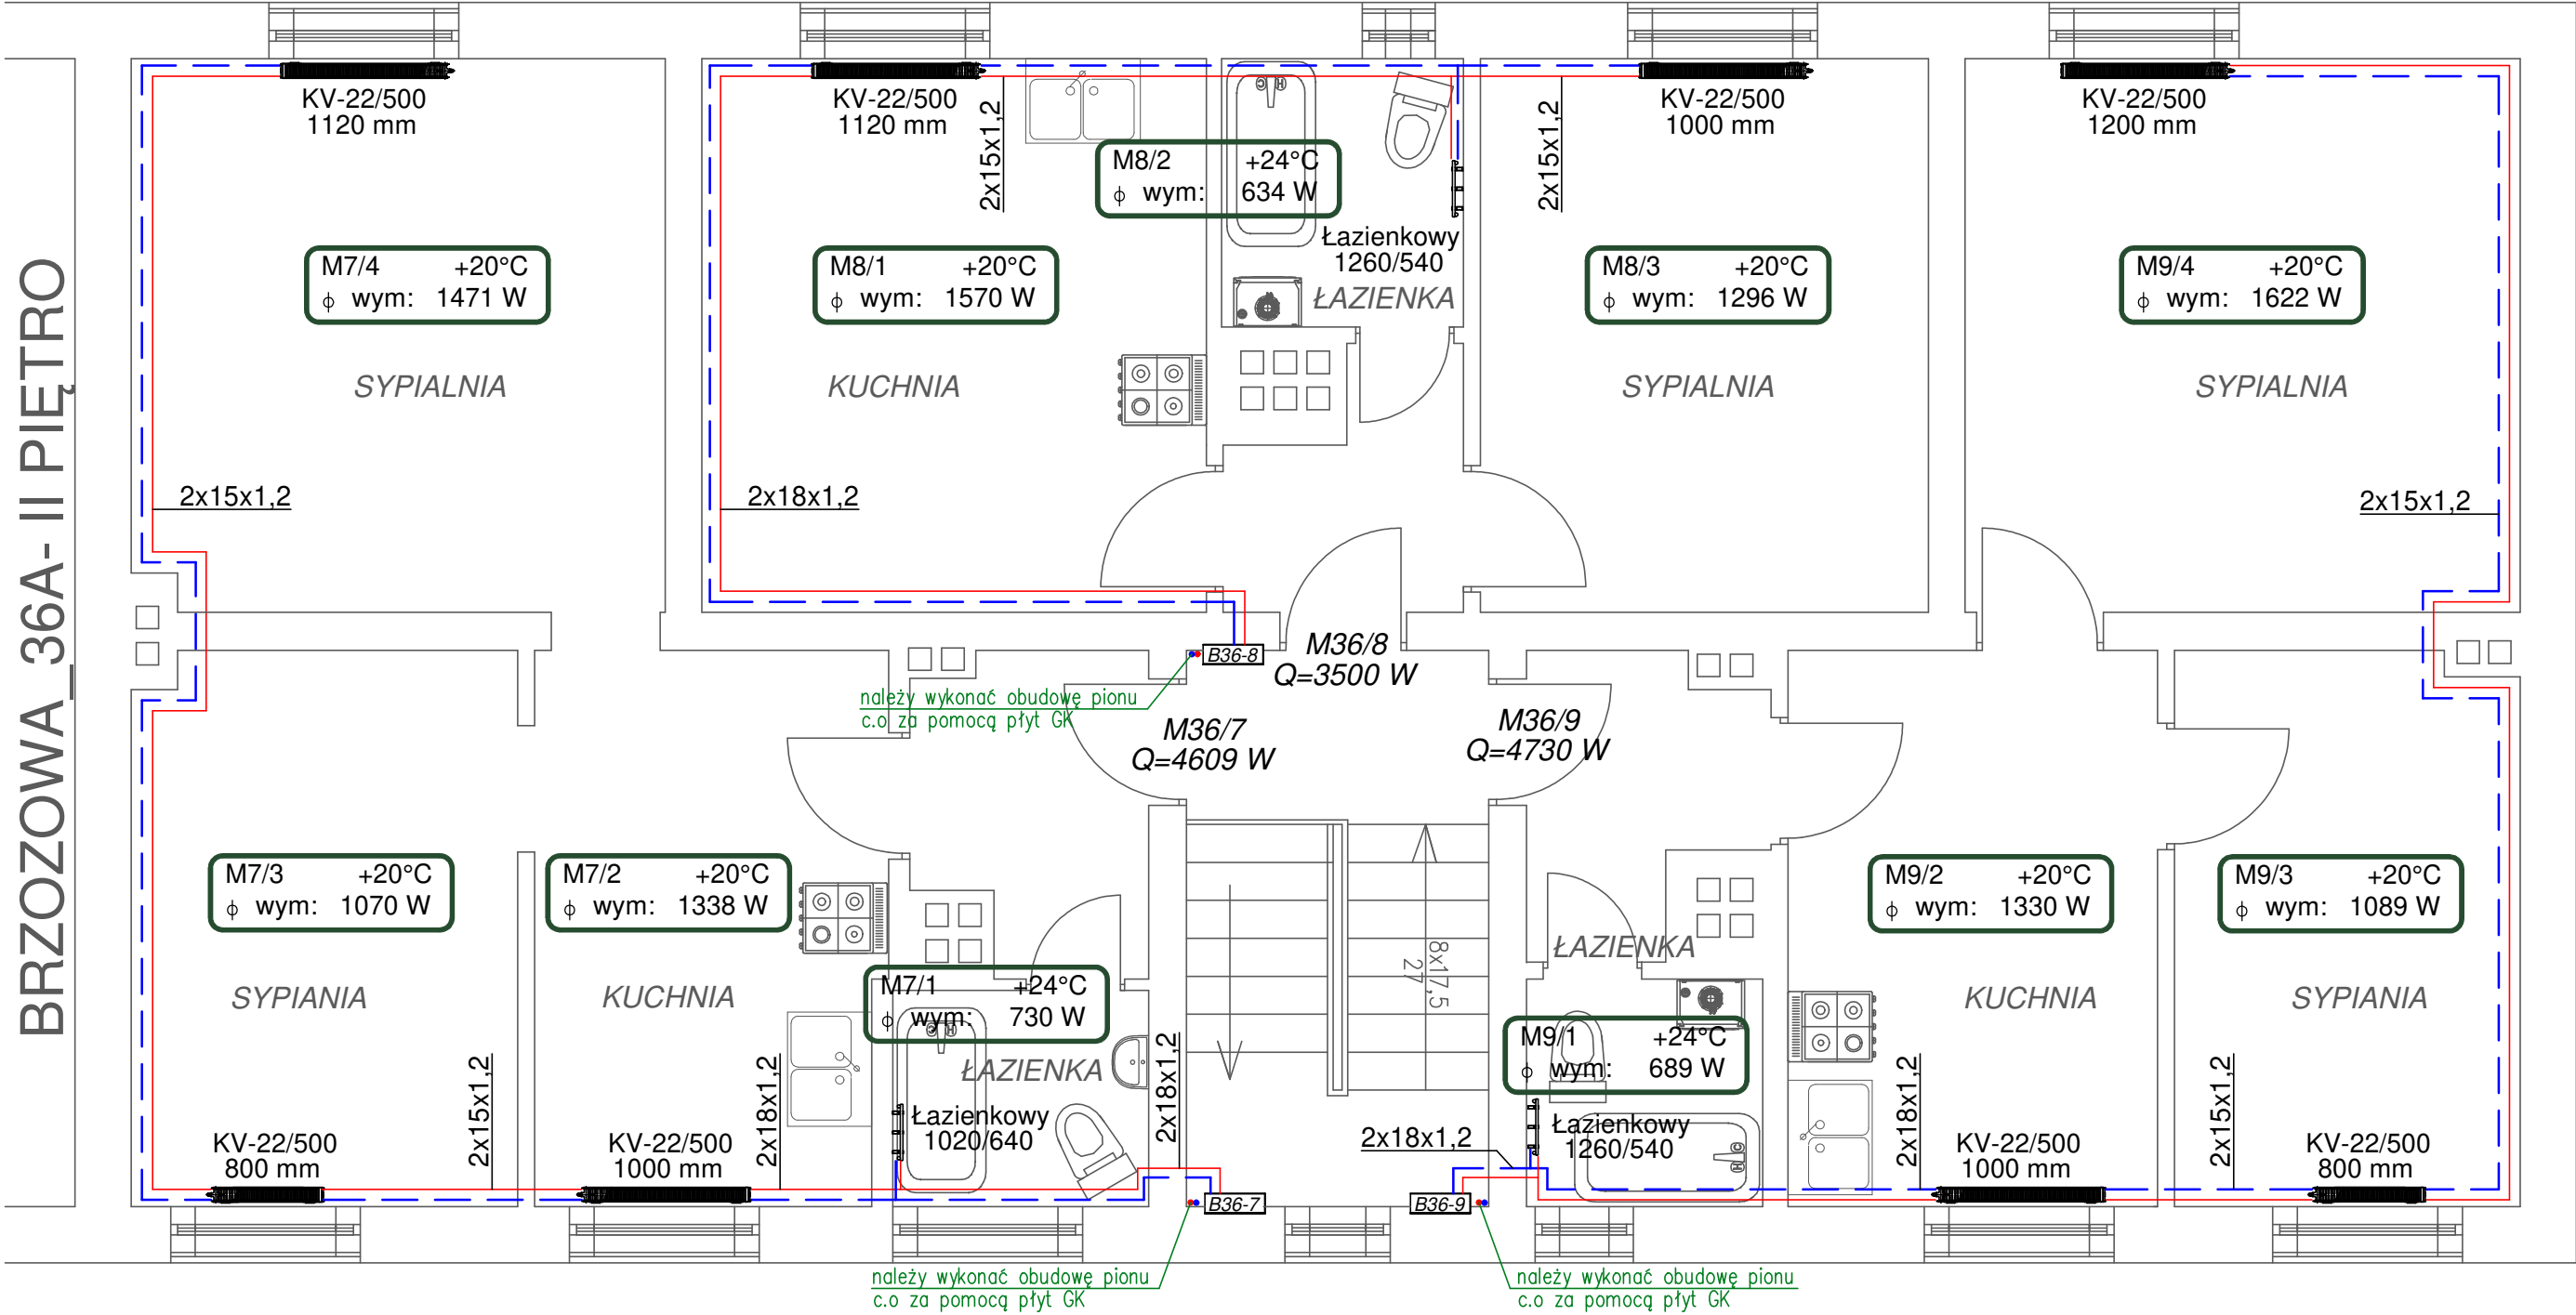

Uwaga:

- 1.Sposób prowadzenia przewodów oraz średnice podejść do grzejników pokazano na rozwinięciu instalacji centralnego ogrzewania.Miejsca wymagające zmiany lokalizacji podejść do grzejników zidentyfikować na budowie.
- 2.Przewody prowadzone w pomieszczeniach piwnicznych i na klatce schodowej należy zaizolować.
- 3.Należy zachować szczególną ostrożność przy prowadzeniu przewodów grzewczych na korytarzach, w pobliżu istniejących instalacji gazowych zachować przepisową odległość. Sposób prowadzenia instalacji należy zweryfikować każdorazowo na budowie.
4. Należy zapewnić odpowiednią kompensację wydłużeń rurociągów zgodnie z katalogami producenta.
5. Ostateczne usytuowanie grzejników i sposób prowadzenia instalacji należy ustalić z lokatorami i projektantem przed rozpoczęciem robót.

Legenda:

-
- Grzejnik zaworowy, z podwójnym ożebrowaniem, długość 2,0m, wysokość 500mm
-
- Grzejnik łazienkowy wysokość 820mm, szerokość 440mm
-
- Szafka rozdzielacza pojedyncza z zabudowanymi ciepłomierzami i zaworami regulacyjnymi
-
- Numer pomieszczenia
Obliczeniowa temp. w okresie zimowym
Straty ciepła w okresie zimowym
-
- Instalacja zasilania i powrotu centralnego ogrzewania z rur stalowych ocynk. zewnętrznie
-
- Piony instalacji centralnego ogrzewania
-
- Istniejący piec węglowy do likwidacji

4 BLUE Wojciech Ryłowski
<http://www.4blue.com.pl>
41-605 Świętochłowice ul.E.Imieli 13

INWESTOR
Wspólnota Mieszkaniowa w Gliwicach przy ul. Brzozowa 36,
44-102 Gliwice ul. Brzozowa 36

JEDNOSTKA PROJEKTOWA
4 BLUE Wojciech Ryłowski
41-605 Świętochłowice ul. E.Imieli 13

TEMAT OPRACOWANIA
PROJEKT BUDOWLANO-WYKONAWCZY INSTALACJI CENTRALNEGO
OGRZEWANIA NIERUCHOMOŚCI PRZY UL.BRZozOWEJ 36 W GLIWICACH

PROJEKTANT
mgr inż. Wojciech Ryłowski SLK/5450/PWOS/14

SPRAWDZAJĄCY
inż. Stanisław Boduszek 586/93

OPRACOWANIE
mgr inż. Karolina Wojtasik

Nazwa rysunku
**Rzut parteru - instalacja
centralnego ogrzewania**

Data
03.2020

Nr rysunku
S-04

Skala
1:50