
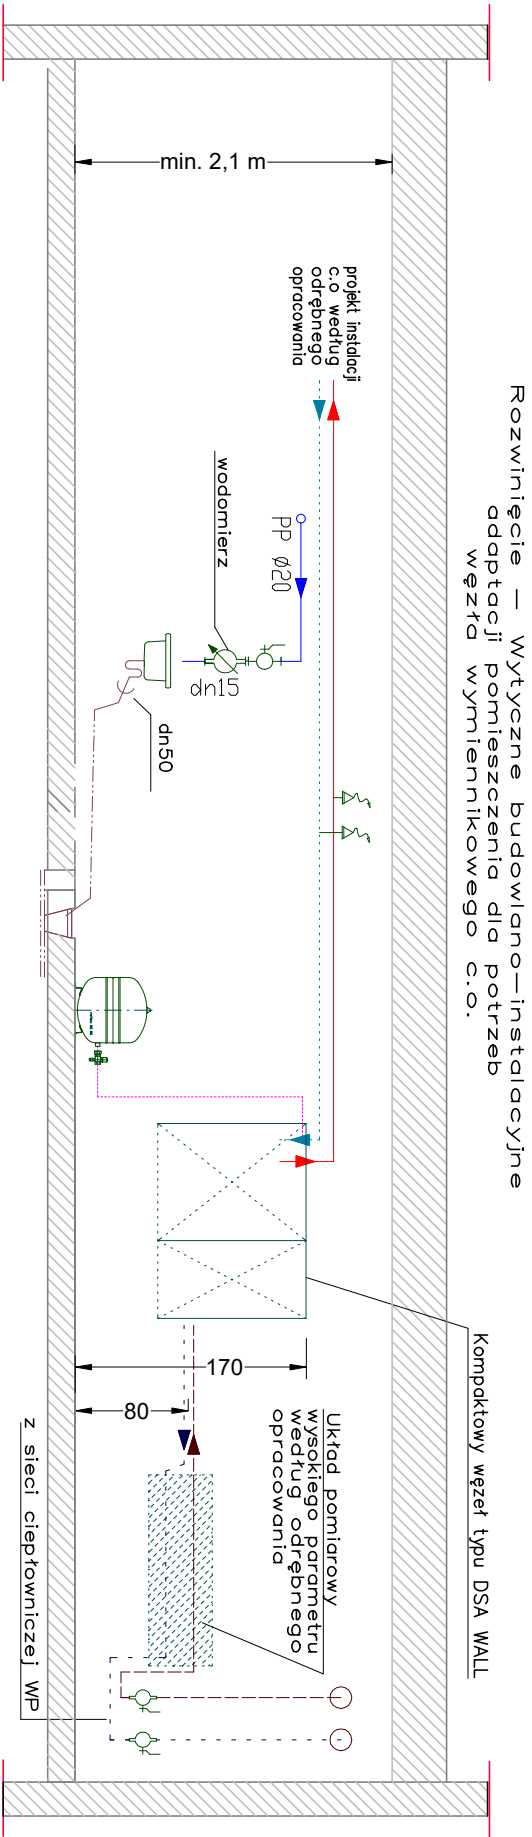
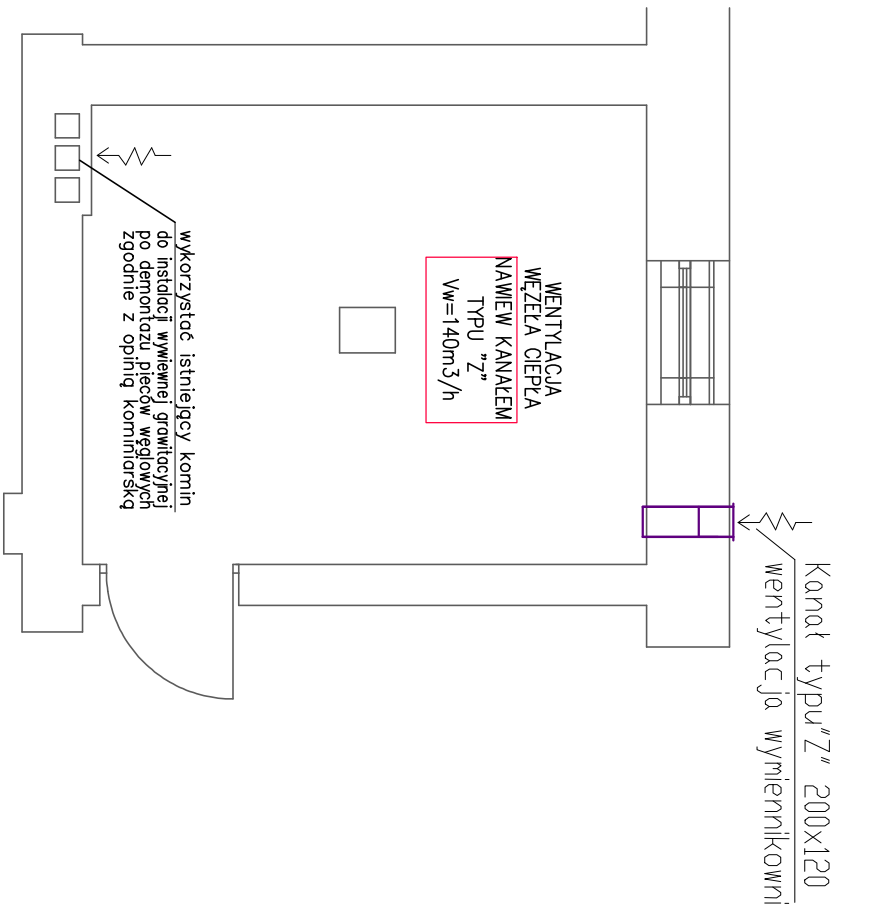


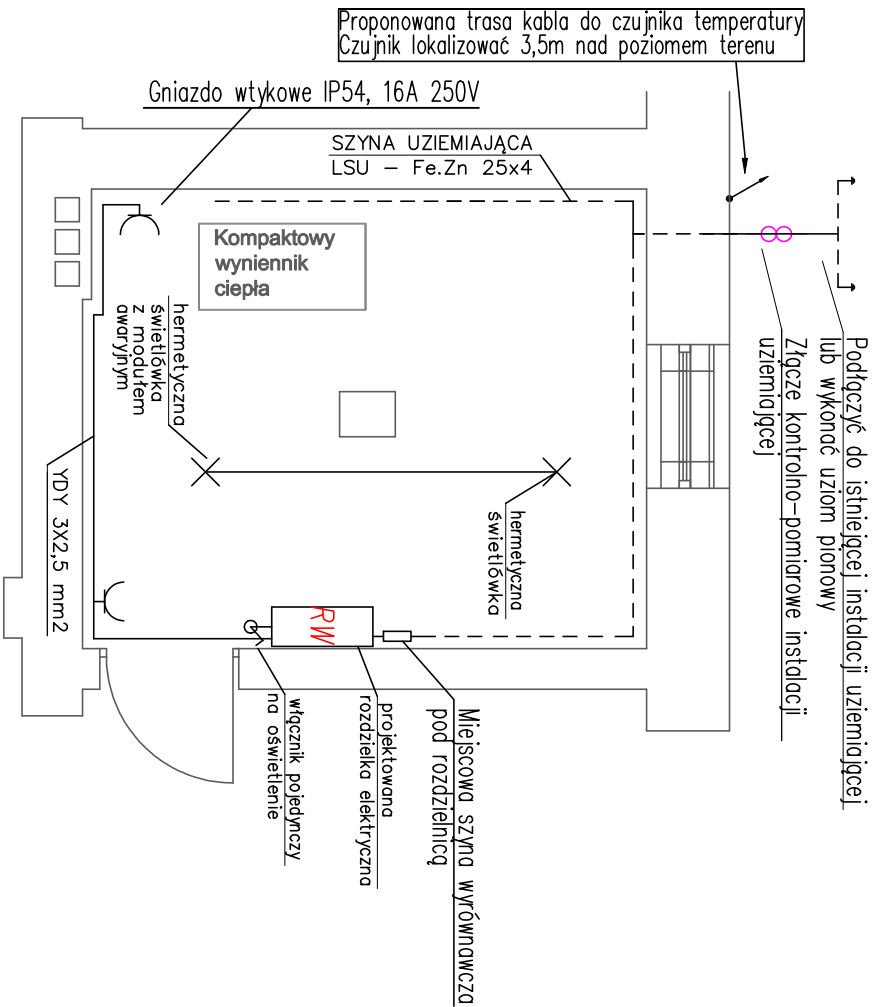

4 BLUE Wojciech Ryłowski
<http://www/4blue.com.pl>
41-605 Świętochłowice ul.E.Imieli 13

INWESTOR
Współnota Mieszkańcowa w Gliwicach przy ul. Brzozowa 36,
44-102 Gliwice ul. Brzozowa 36

ZADANIE PROJEKTOWE
4 BLUE Wojciech Ryłowski
41-605 Świętochłowice ul. E.Imieli 13

TEMAT OPRACOWANIA
PROJEKT BUDOWLANO-WYKONAWCZY BUDOWY WĘZŁA CIEPŁEGO
WRAZ Z POMIESZCZENIEM STACJI WYMIENNIKÓW CIEPŁA W CELU
PODŁĄCZENIA DO MIEJSKIEJ SIECI CIEPŁOWNICZEJ PEC
NIERUCHOMOŚCI PRZY UL. BRZÓZOWEJ 36 W GLIWICACH

PROJEKTANT
mgr inż. Wojciech Ryłowski SLK/5450/PWOS/14
SPRAWDZĄCY
inż. Stanisław Boduszek 586/93

OPRACOWANIE
mgr inż. Karolina Wojtasik

NAZWA PRÓBU
Schemat podłączenia, wentylacja
i wytyczne elektrycznej sieci ciepłego

DATA
03.2020

NR PRÓBU
W-02

SKALA
1:100