



SKALA 1:50

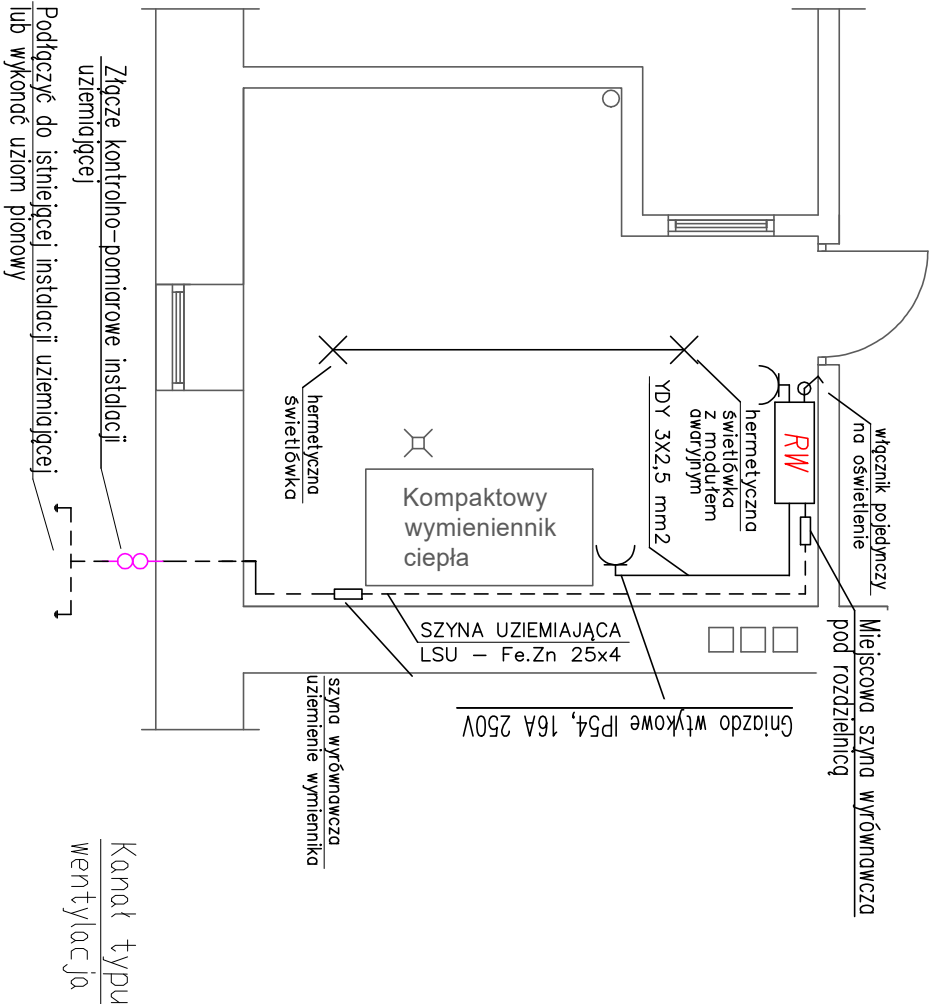

SKALA 1:100

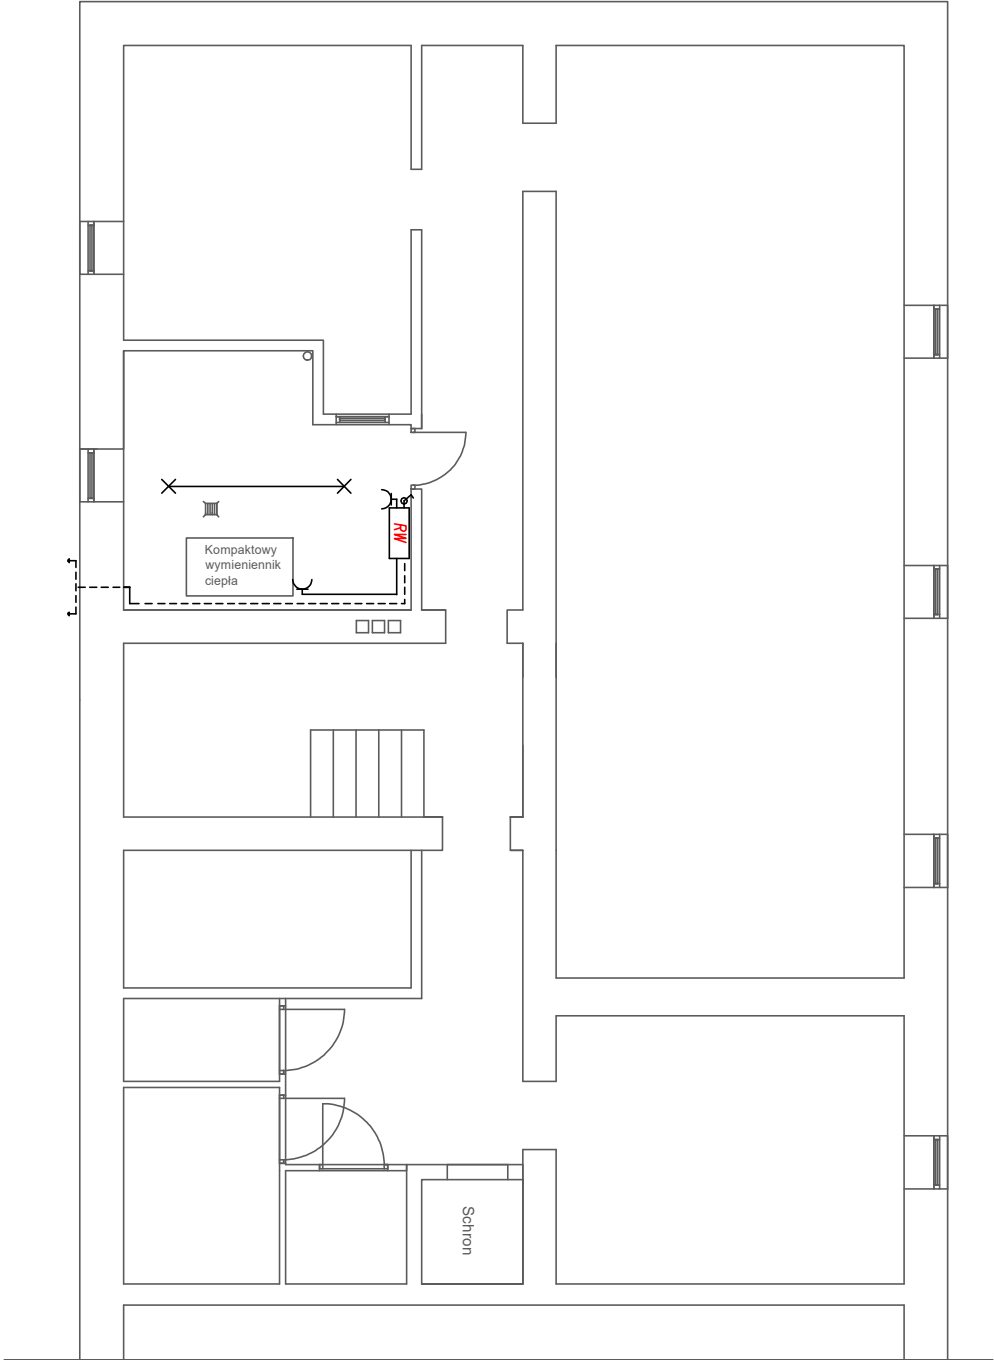

UWAGI:

1. Połączenia rurociągów z uziemieniem wykonać następująco:
 - rure opasoć taśmą TL-1 odpowiedniej długości;
 - taśmę zacisnąć na rurociągu przy pomocy zacisku ZT1;
 - do taśmy dołączyć przewód LGY 16 mm k. żółtozielony;
 - na wolnym końcu przewodu LGY 16 zacisnąć końcówkę kablową KM16/6 i przykrecić ją śrubą ocynkowaną do płaskownika Fe/Zn 25x4;
2. Instalacja połączeń wyrównawczych należy podłączyć z:
 - uziomem otokowym budynku przez wykonaniepołączenia do najbliższego zwołu odprowadzającego instalacji odgromowej lub do istniejących w pomieszczeniach technicznych instalacji uziemiających, płaskownikiem Fe/Zn 25x4;
 - z szyną wyrównawczą , płaskownikiem Fe/Zn 25 x 4.
3. Do projektowanej instalacji połączeń wyrównawczych należy podłączyć wszystkie metalowe obudowy urządzeń technologicznych, rurociągi, sieci CO oraz zacisk PE szafki AKPIA i wymiennika.
4. Po wykonaniu instalacji wykonać wymagane przepisami pomiary, a w szczególności pomiar skuteczności ochrony przeciwporażeniowej (spełnienie warunku szybkiego wyłączenia).

4 BLUE Wojciech Rykowski
<http://www/4blue.com.pl>
41-605 Świętochłowice ul.E.Imieli 13

INWESTOR
Wspólnota Mieszkaniowa w Gliwicach przy ul. Brzozowej 41
44-100 Gliwice ul. Brzozowa 41

JEDNOŚCIĄ PROJEKTOWĄ
4 BLUE Wojciech Rykowski
41-605 Świętochłowice ul. E.Imieli 13

TEMAT OPRACOWANIA
PROJEKT BUDOWLANO-WYKONAWCZY BUDOWY WĘZŁA CIEPLNEGO
WRAZ Z POMIESZCZENIEM STACJI WYMIENNIKOW CIEPŁA W CELU
PODŁĄCZENIA DO MIEJSKIEJ SIECI CIEPŁOWNICZEJ PEC
NIERUCHOMOŚCI PRZY UL. BRZozOWEJ 41 W GLIWICACH

PROJEKTANT
mgr inż. Adam Skrzypiec SLK/5254/POOE/14

OPRACOWANIE
mgr inż. Wojciech Rykowski

NAZWA RYSUNKU
Instalacja elektryczna dla potrzeb
wymienników

DATA
04.2020

NR RYSUNKU
E-01

SKALA
