


PIWNICA_BRZozowa 41

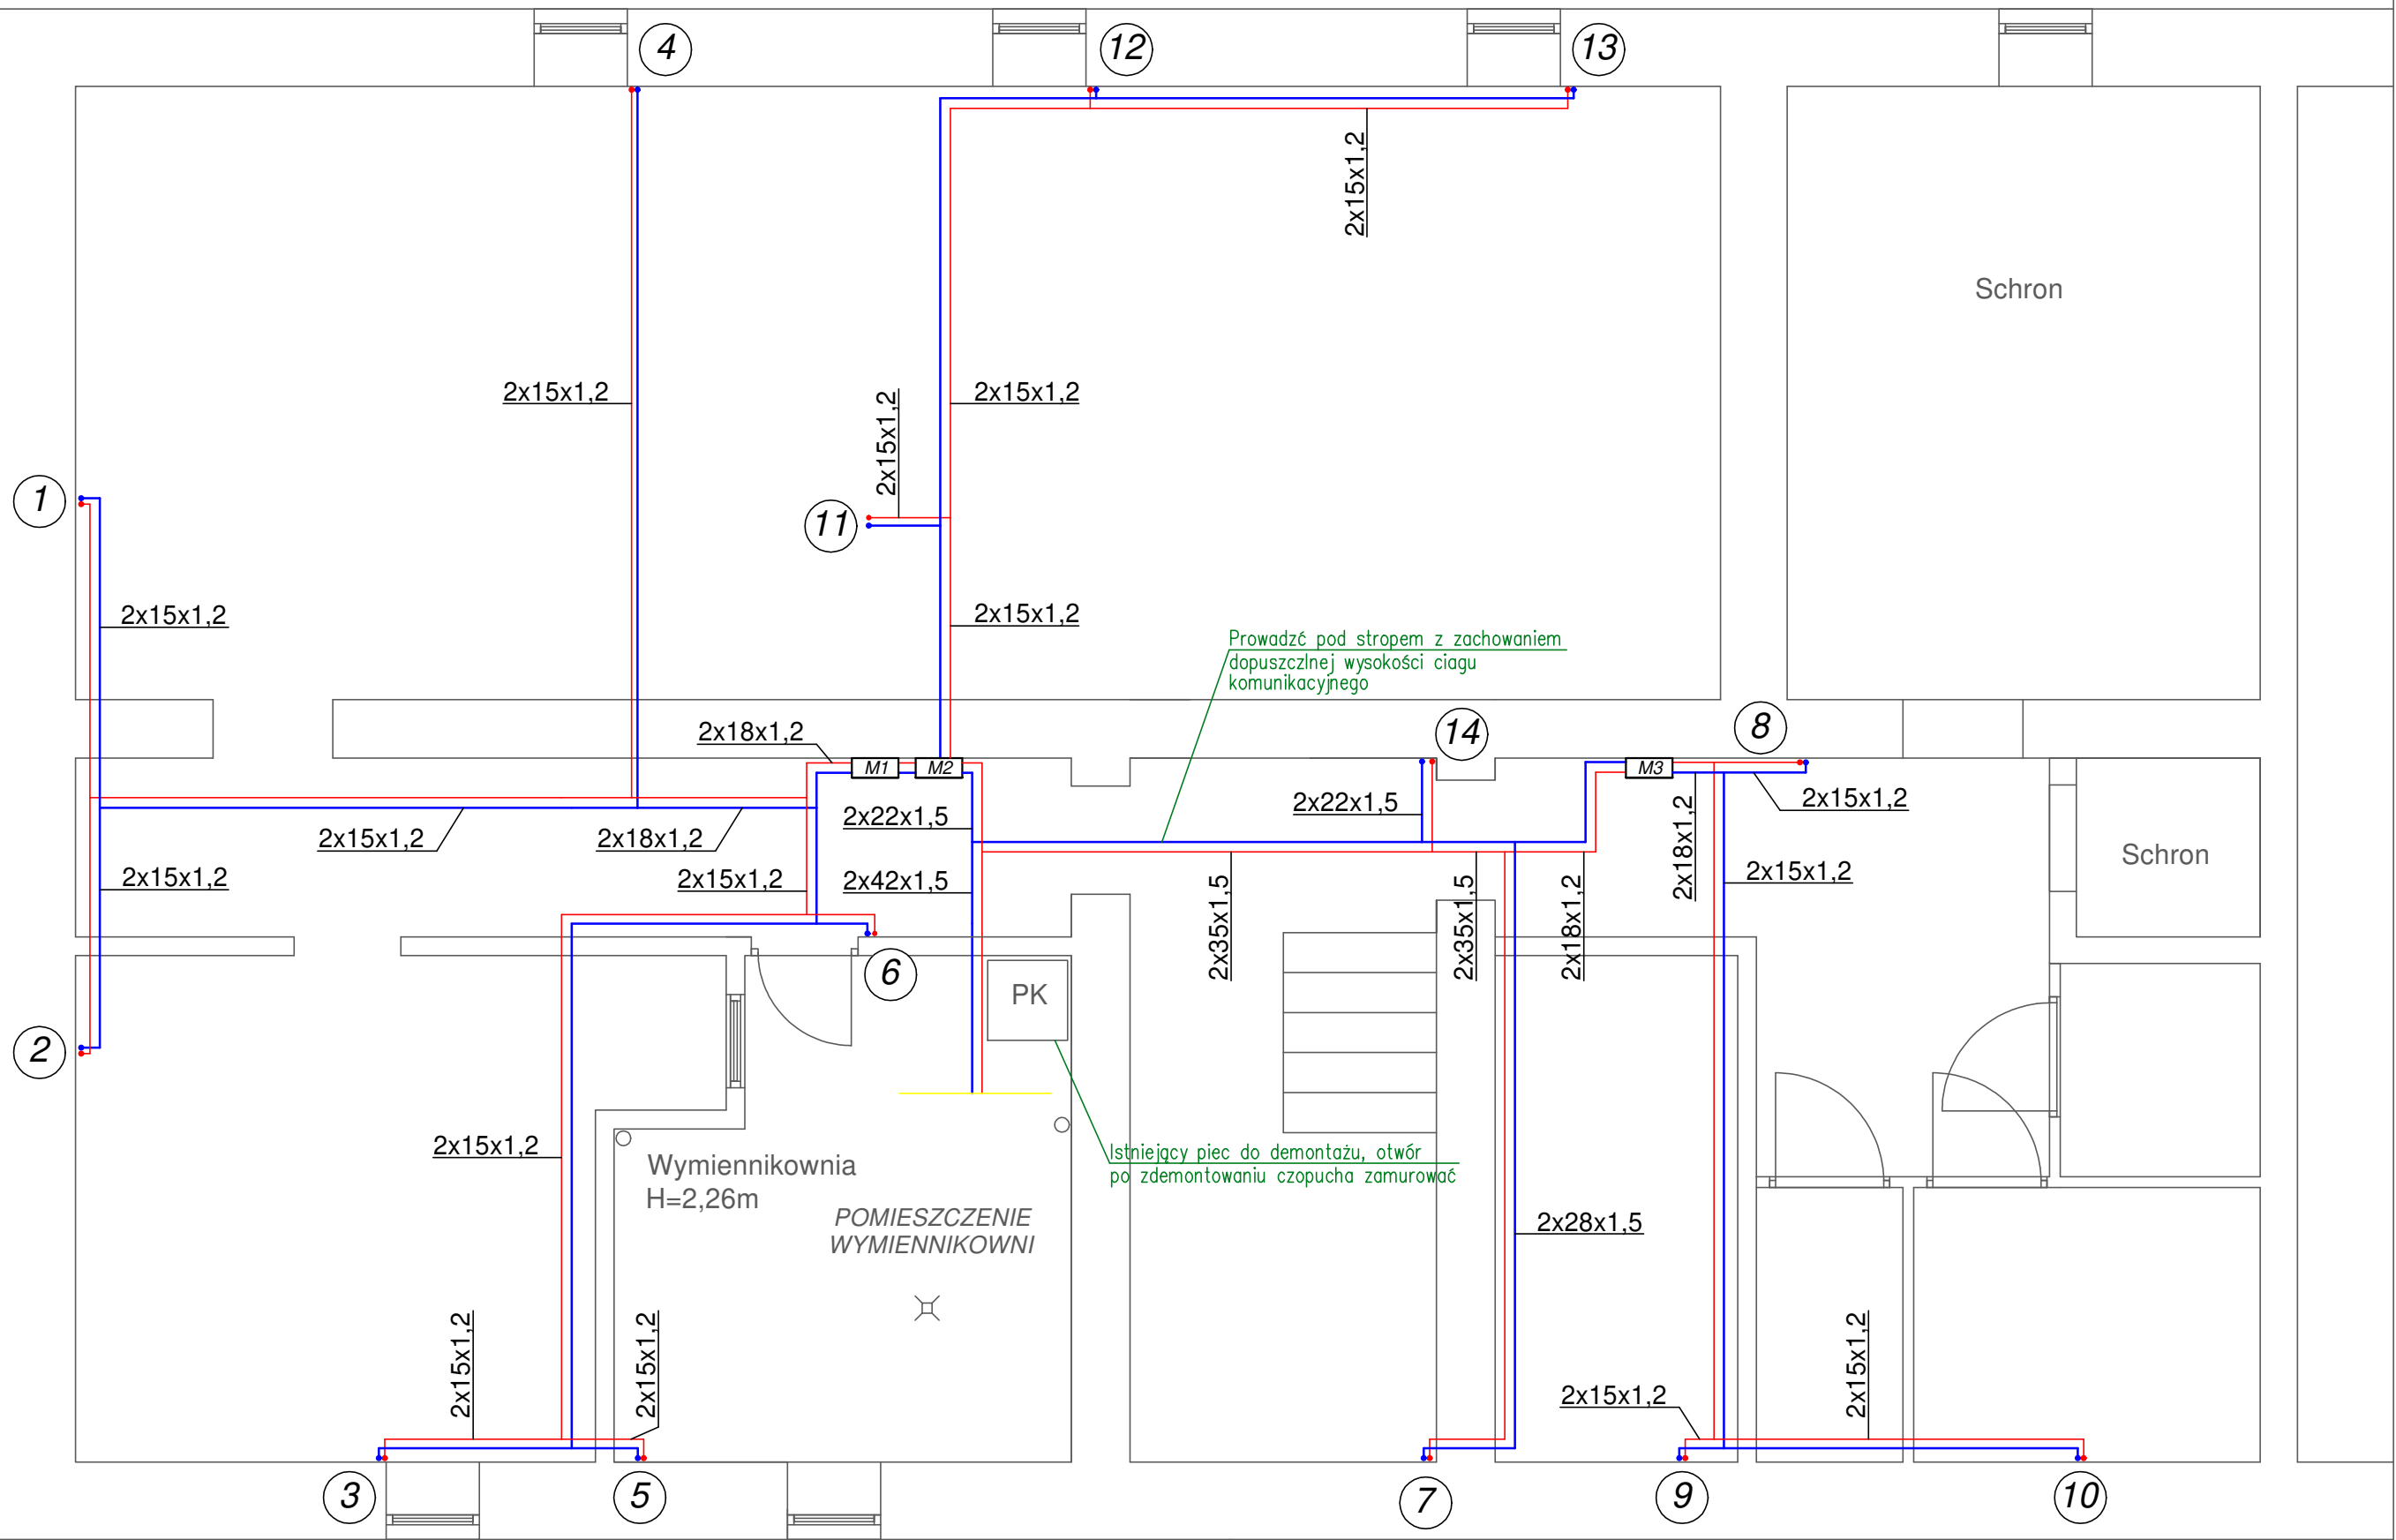

Uwaga:

- 1.Sposób prowadzenia przewodów oraz średnice podejść do grzejników pokazano na rozwinięciu instalacji centralnego ogrzewania.Miejsca wymagające zmiany lokalizacji podejść do grzejników zidentyfikować na budowie.
- 2.Przewody prowadzone w pomieszczeniach piwnicznych i na klatce schodowej należy zaizolować.
- 3.Należy zachować szczególną ostrożność przy prowadzeniu przewodów grzewczych na korytarzach, w pobliżu istniejących instalacji gazowych zachować przepisową odległość. Sposób prowadzenia instalacji należy zweryfikować każdorazowo na budowie.
4. Należy zapewnić odpowiednią kompensację wydłużeń rurociągów zgodnie z katalogami producenta.
5. Ostateczne usytuowanie grzejników i sposób prowadzenia instalacji należy ustalić z lokatorami i projektantem przed rozpoczęciem robót.

Legenda:

- M3** Szafka rozdzielaczowa pojedyncza z zabudowanymi ciepłomierzami i zaworami regulacyjnymi
- 2x15x1,2** Projektowana instalacja zasilania i powrotu centralnego ogrzewania z rur stalowych ocynk. zewnętrznie
- 1** Piony instalacji centralnego ogrzewania
- PK** Istniejący piec węglowy do likwidacji



4 BLUE Wojciech Rykowski
<http://www/4blue.com.pl>
41-605 Świętochłowice ul.E.Imieli 13

INWESTOR
Wspólnota Mieszkaniowa w Gliwicach przy ul. Brzozowej 41
44-100 Gliwice ul. Brzozowa 41

JEDNOSTKA PROJEKTOWA
4 BLUE Wojciech Rykowski
41-605 Świętochłowice ul. E.Imieli 13

TEMAT OPRACOWANIA
PROJEKT BUDOWLANO-WYKONAWCZY INSTALACJI CENTRALNEGO OGRZEWANIA NIERUCHOMOŚCI PRZY UL.BRZozOWEJ 41 W GLIWICACH

PROJEKTANT
mgr inż. Wojciech Rykowski SLK/5450/PWOS/14

SPRAWDZAJĄCY
inż. Stanisław Boduszek 586/93

OPRACOWANIE
mgr inż. Karolina Wojtasik

NAZWA RYSUNKU
Rzut piwnic - instalacja centralnego ogrzewania

DATA
04.2020

NR RYSUNKU
S-01

SKALA
1:50