


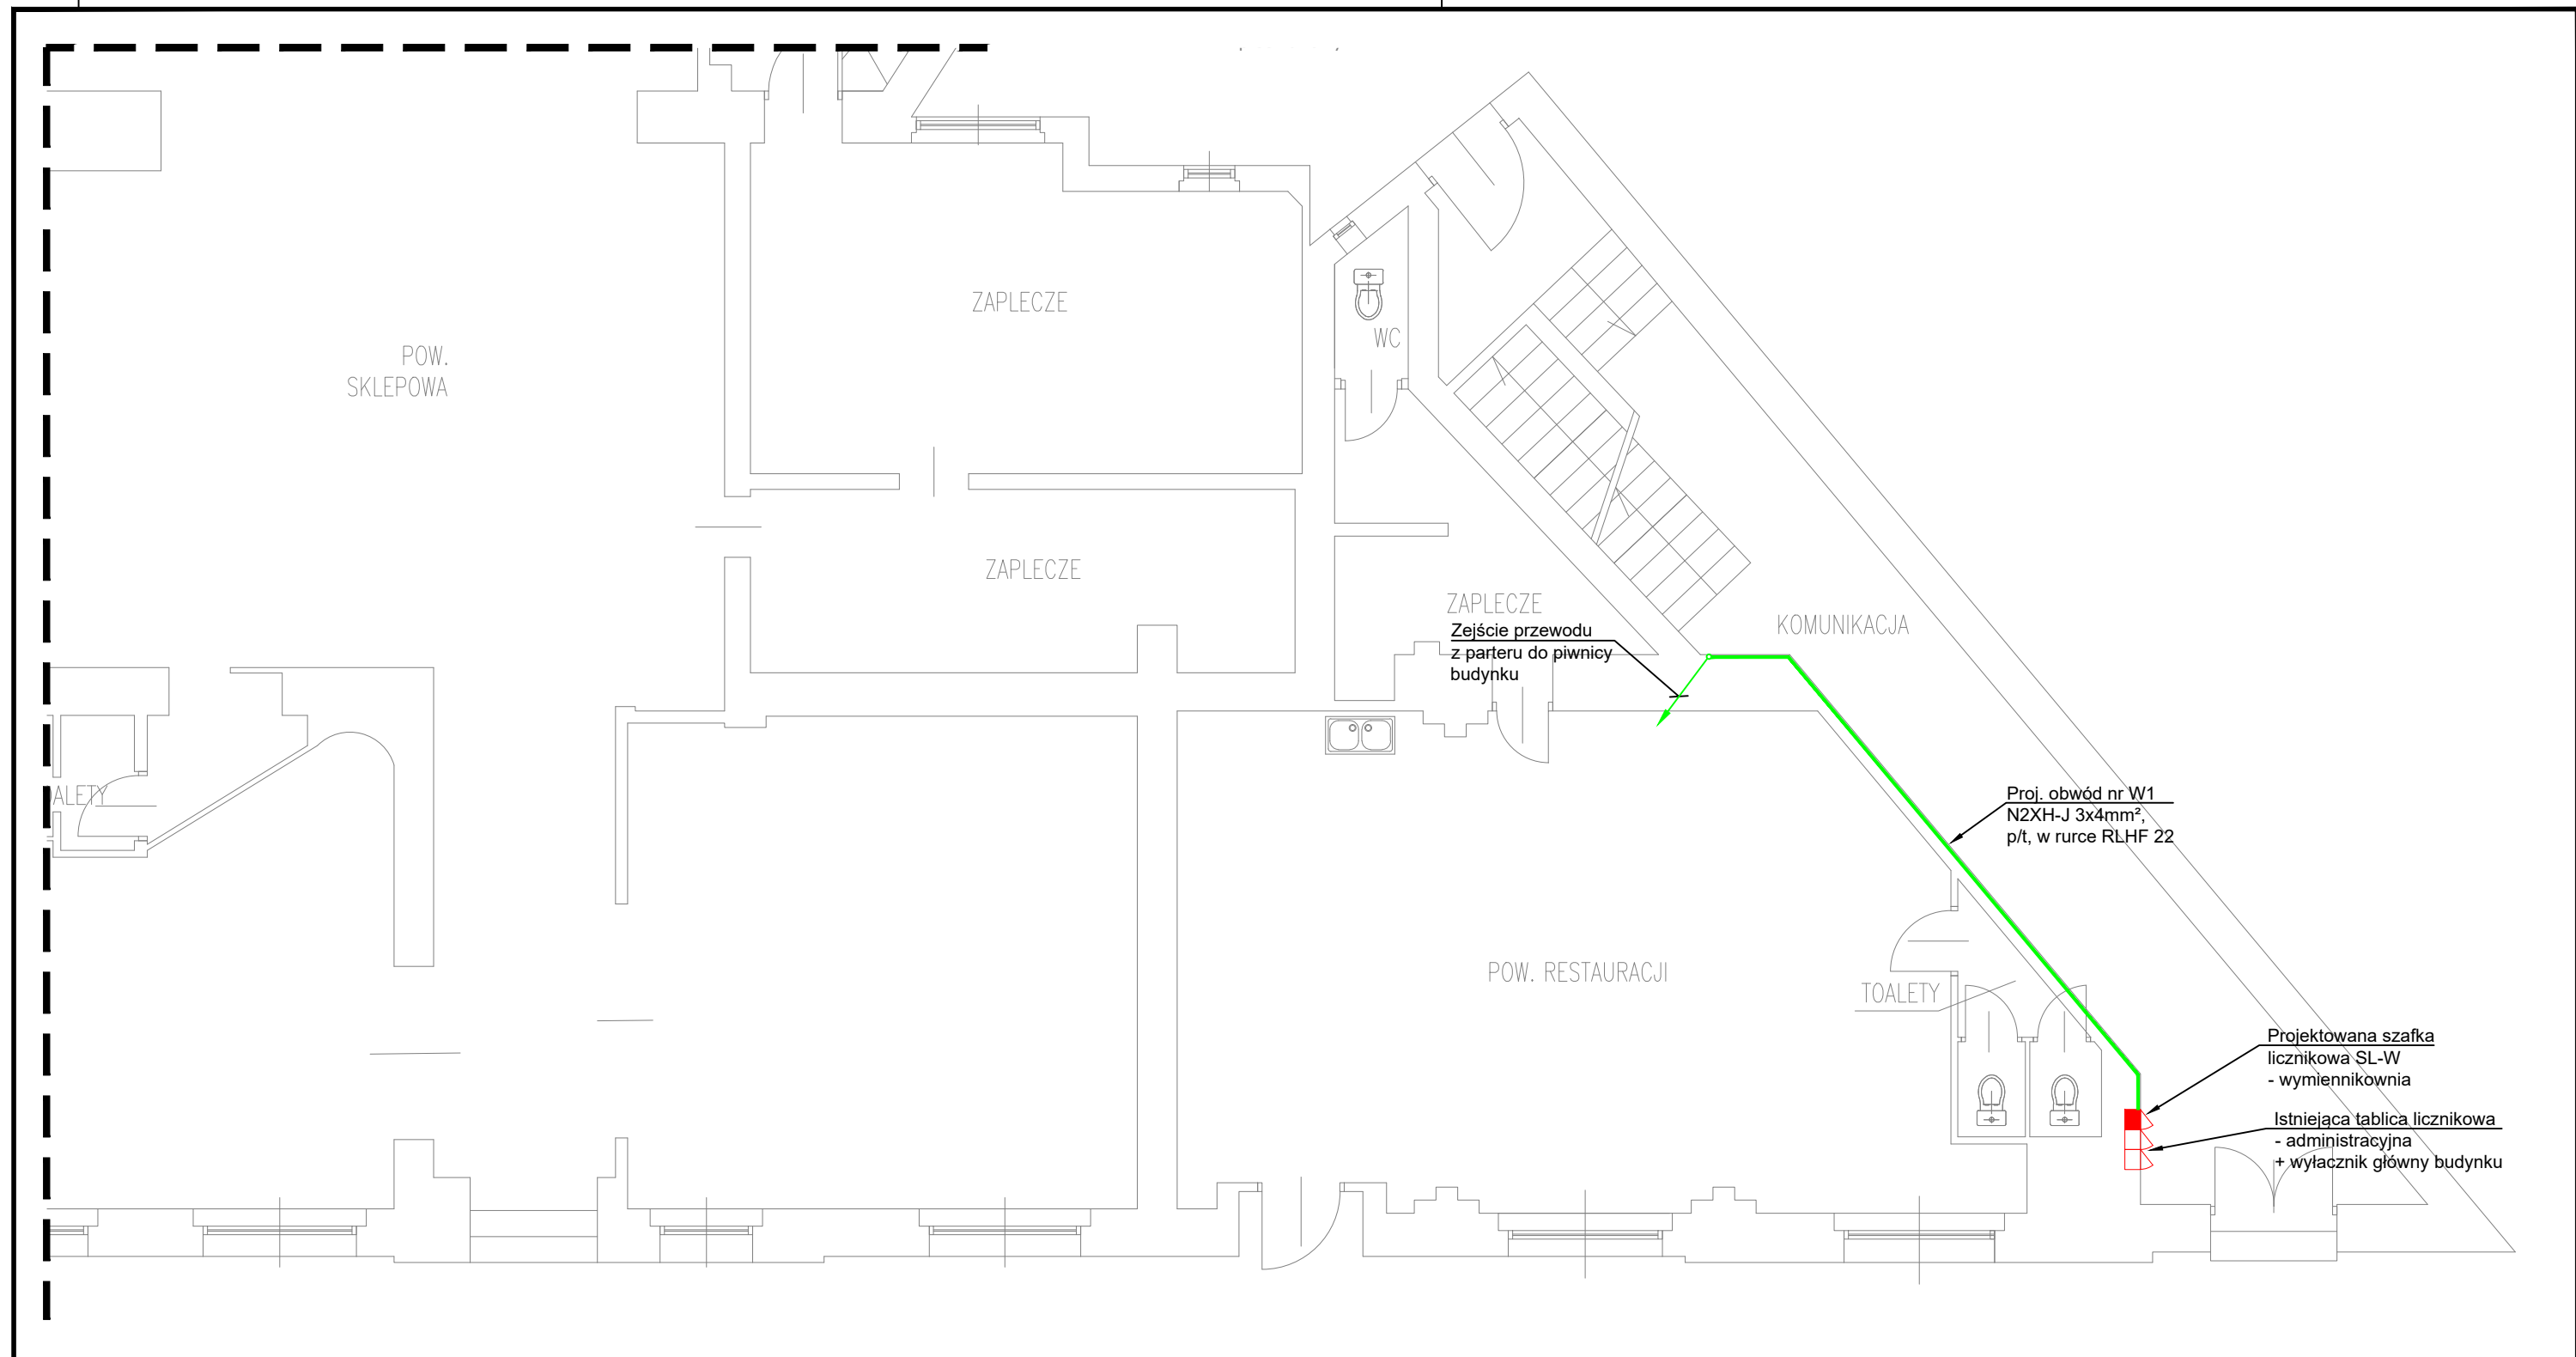

44-200 Rybnik, ul. Jankowicka 23/25
tel. 32/ 755-94-72, fax. 32/ 423-86-60
www.energosystemrybnik.pl, biuro@energosystemrybnik.pl

TYTUŁ RYSUNKU: RZUT PARTERU. ZASILANIE WĘZŁA CIEPLNEGO.

TYTUŁ OPRACOWANIA: PBW - zmiany sposobu użytkowania pomieszczenia gospodarczego w piwnicy na pomieszczenie węzła c.o.

NAZWA I ADRES OBIEKTU: Budynek mieszkalno-usługowy przy ul. Chorzowskiej 38-40 w Gliwicach

INWESTOR: Wspólnota Mieszkaniowa ul. Chorzowska 38-40 w Gliwicach

FUNKCJA	IMIĘ I NAZWISKO	NR UPR.	PODPIS	DATA: 04.2021 r.
PROJEKTOWAŁ	mgr inż. Błażej Miguła	SLK/2264 POOE/08		SKALA: 1:75
OPRACOWAŁ				NR RYS.: E-01