


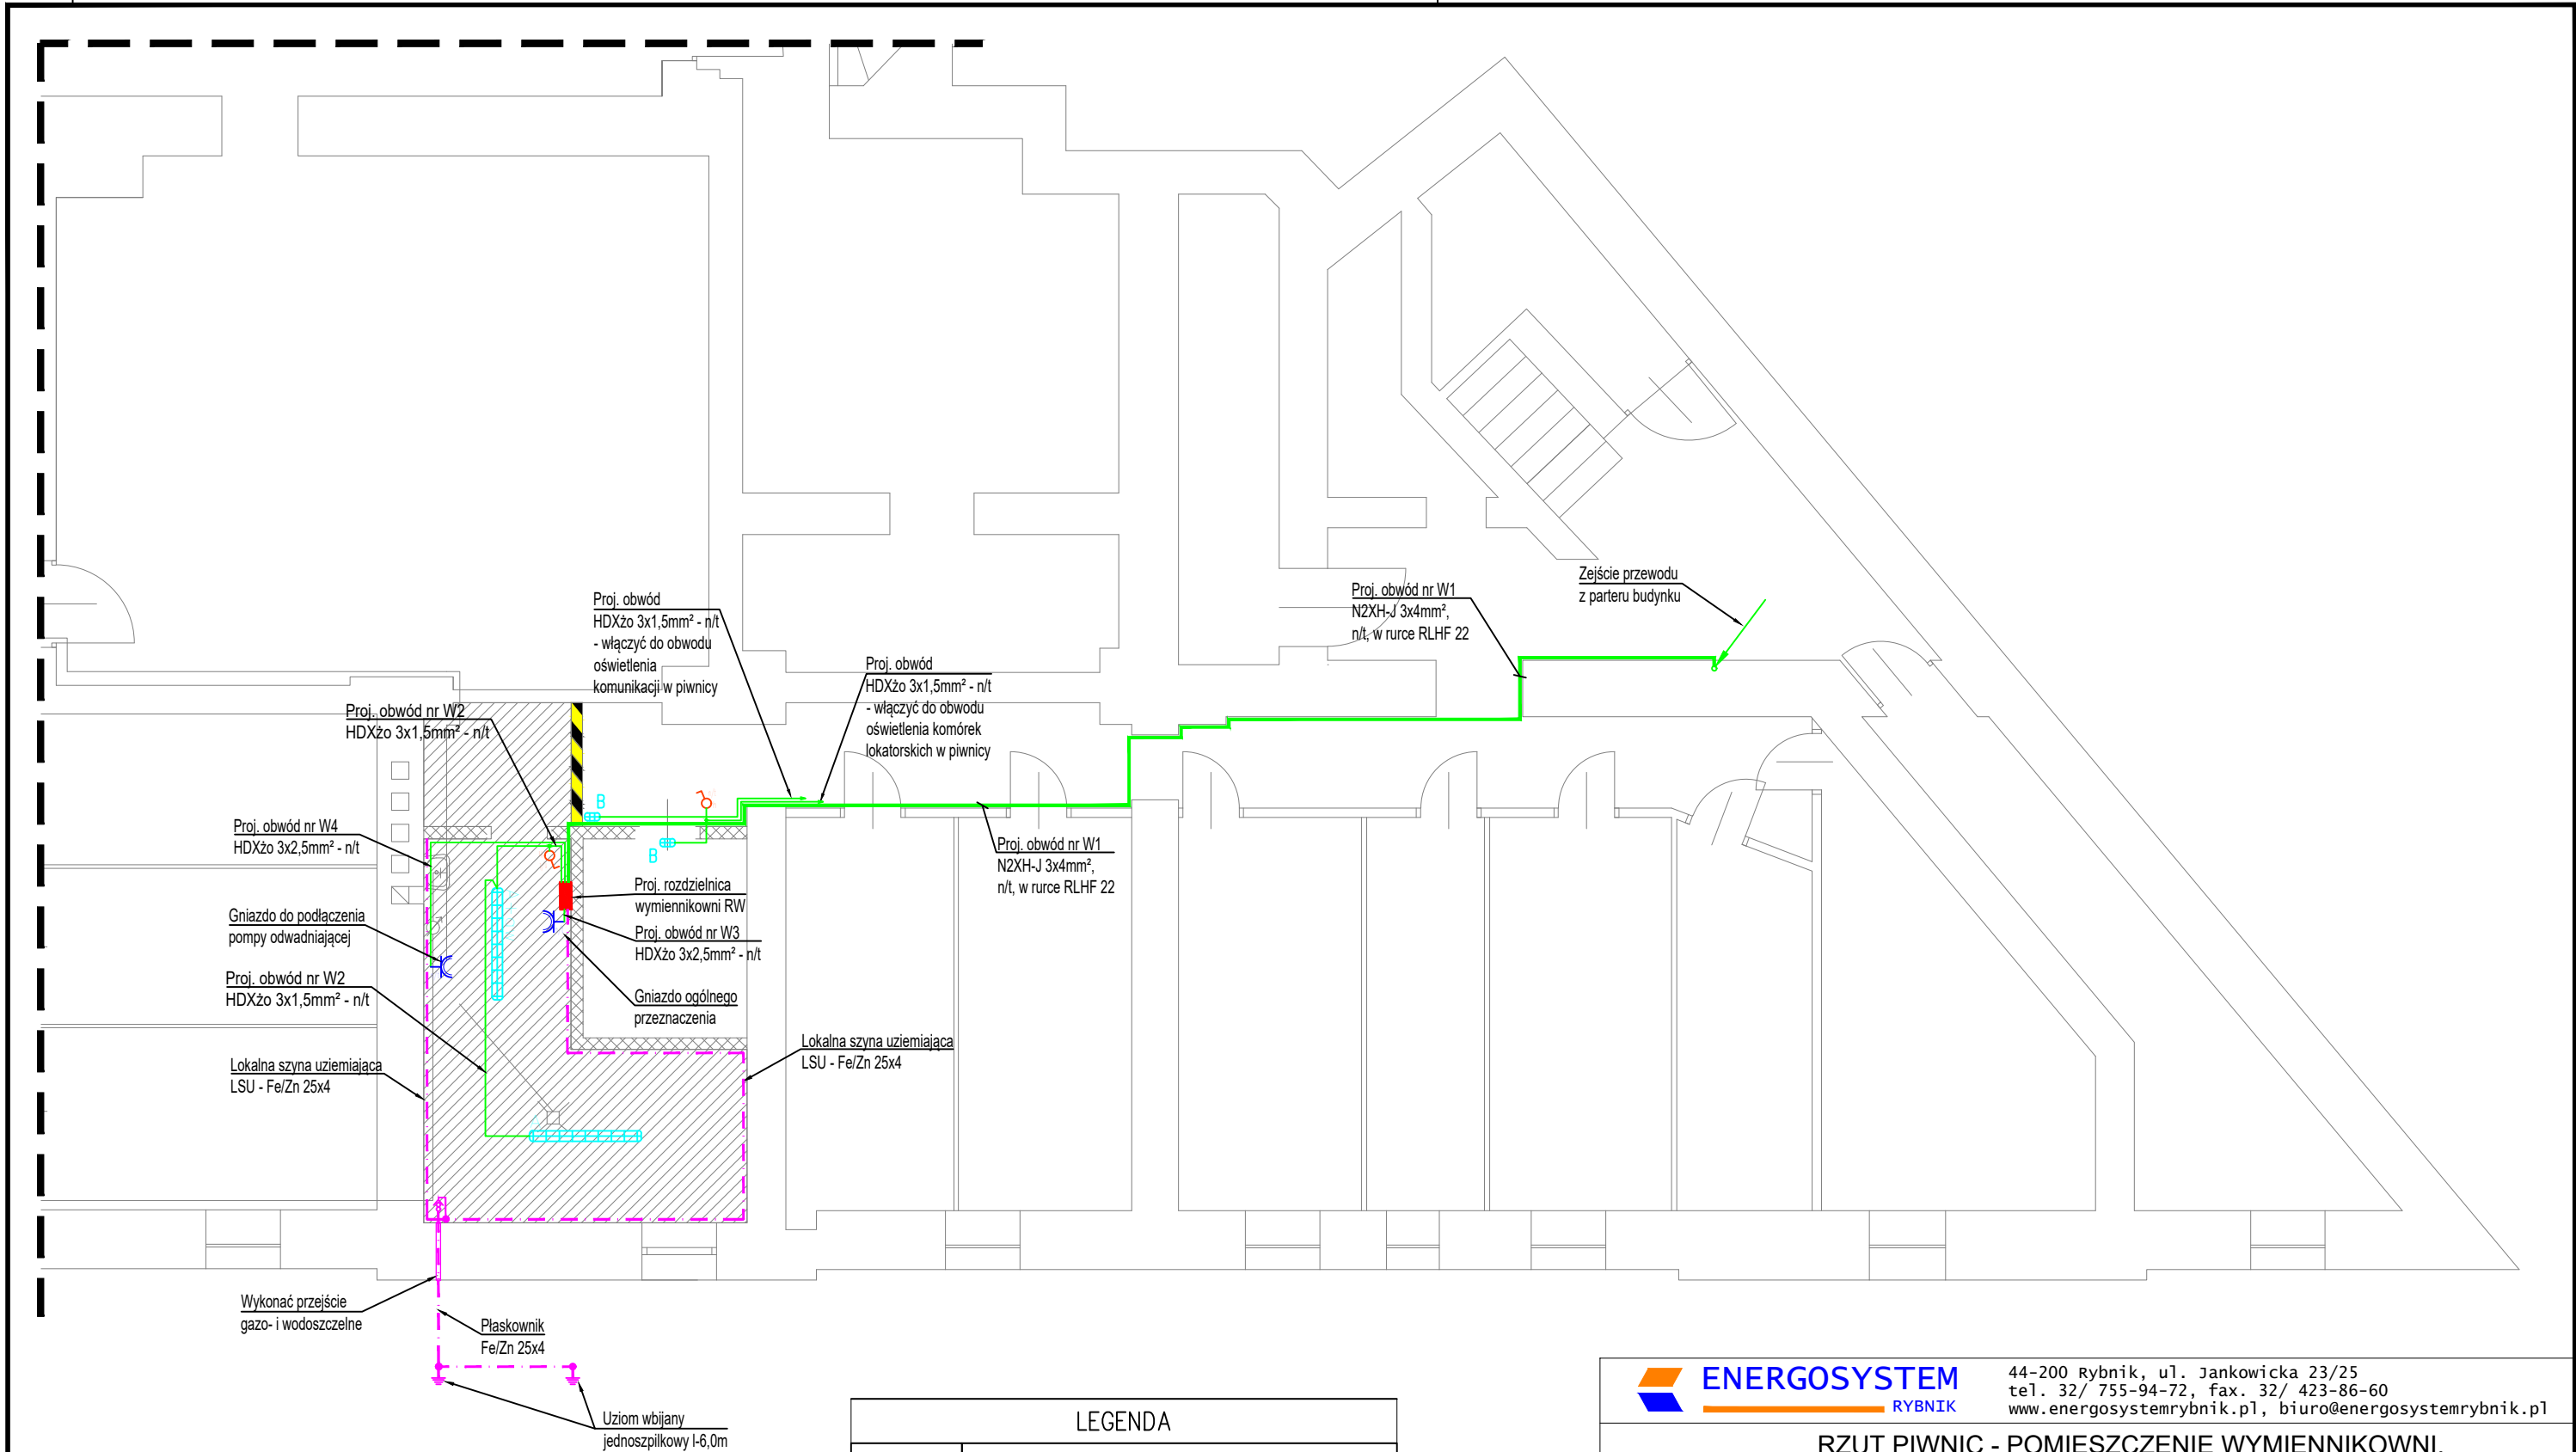

LEGENDA	
	Oprawa natynkowa – świetłówkowa, źródło światła 2x36W T8, IP65, klosz przeźroczysty, temp. barwowa 3000K
	Oprawa natynkowa – świetłówkowa, źródło światła 2x36W T8, IP65, klosz przeźroczysty, temp. barwowa 3000K, z modulem awaryjnym z czasem podtrzymania min. 1h, certyfikat CNBOP
	Oprawa kanałowa do montażu nastropowego lub ściennego ze źródłem światła LED o mocy 4.5W, 340lm, 3000K, 230V, IP44
	Gniazdo wtyczkowe 1–fazowe, podwójne (dwa gniazda pojedyncze) 16A:250V:AC, bryzgoszczelne IP44, n/t
	Łącznik klawiszowy, 1–biegunowy, n/t, bryzgoszczelny IP44, 10A:250V:AC



ENERGO SYSTEM

RYBNIK

44-200 Rybnik, ul. Jankowicka 23/25

tel. 32/ 755-94-72, fax. 32/ 423-86-60

www.energosystemrybnik.pl, biuro@energosystemrybnik.pl

TYTUŁ RYSUNKU: RZUT PIWNIC - POMIESZCZENIE WYMIENNIKOWNI. INSTALACJE ELEKTRYCZNE.				
TYTUŁ OPRACOWANIA: PBW - zmiany sposobu użytkowania pomieszczenia gospodarczego w piwnicy na pomieszczenie węzła c.o.				
NAZWA I ADRES OBIEKTU: Budynek mieszkalno-usługowy przy ul. Chorzowskiej 38-40 w Gliwicach				
INWESTOR: Wspólnota Mieszkaniowa ul. Chorzowska 38-40 w Gliwicach				
FUNKCJA	IMIĘ I NAZWISKO	NR UPR.	PODPIS	DATA: 04.2021 r.
PROJEKTOWAŁ	mgr inż. Błażej Miguła	SLK/2264 POOE/08		SKALA: 1:75
OPRACOWAŁ				NR RYS.: E-02