



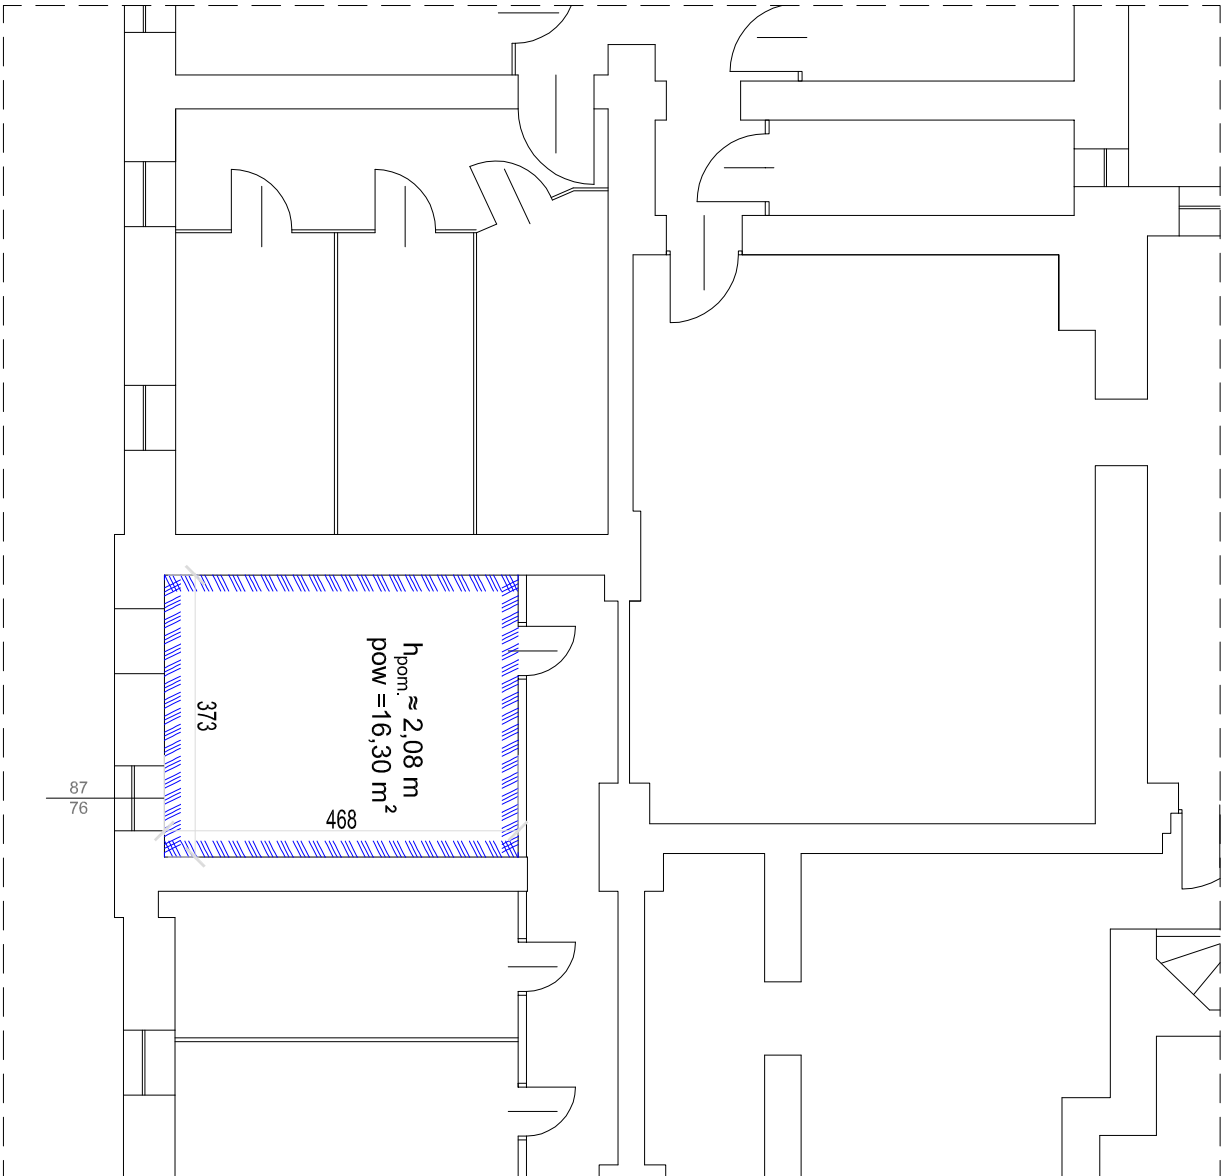

LEGENDA

 POMIESZCZENIA ADAPTOWANE
NA WĘZEL CIEPLNY

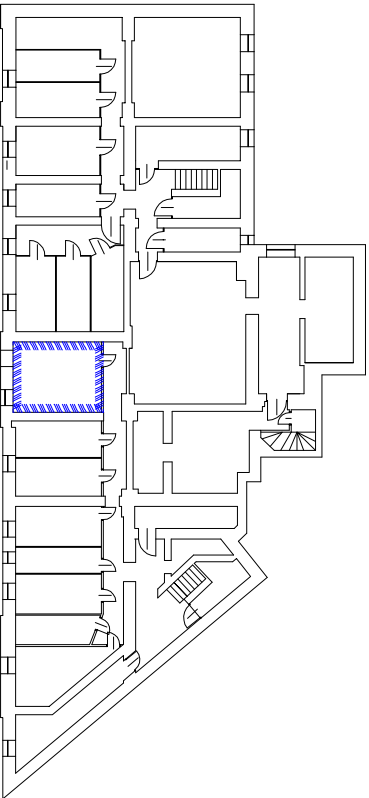

 ENERGOSYSTEM RYBNIK 44-200 Rybnik, ul. Jankowicka 23/25 tel. 32/ 755-94-72, fax. 32/ 423-86-60 www.energositystemrybnik.pl, biuro@energositystemrybnik.pl				
TYTUŁ RYSUNKU:	Rzut piwnicy - stan istniejący			
TYTUŁ OPRACOWANIA:	PBW - zmiany sposobu użytkowania pomieszczenia gospodarczego w piwnicy na pomieszczenie węzła c.o.			
NAZWA I ADRES OBIEKTU: Budynek mieszkalno-usługowy przy ul. Chorzowskiej 38-40 w Gliwicach				
INWESTOR:	Wspólnota Mieszkańcowa ul. Chorzowska 38-40 w Gliwicach			
FUNKCJA	IMIĘ I NAZWISKO	NR UPR.	PODPIS	DATA: 04.2021 r.
PROJEKTOWAŁ	mgr inż. Zbigniew Prucnal	666/01		SKALA: 1:100
OPRACOWAŁ	mgr inż. Joanna Duda			NR RYS.: B2