


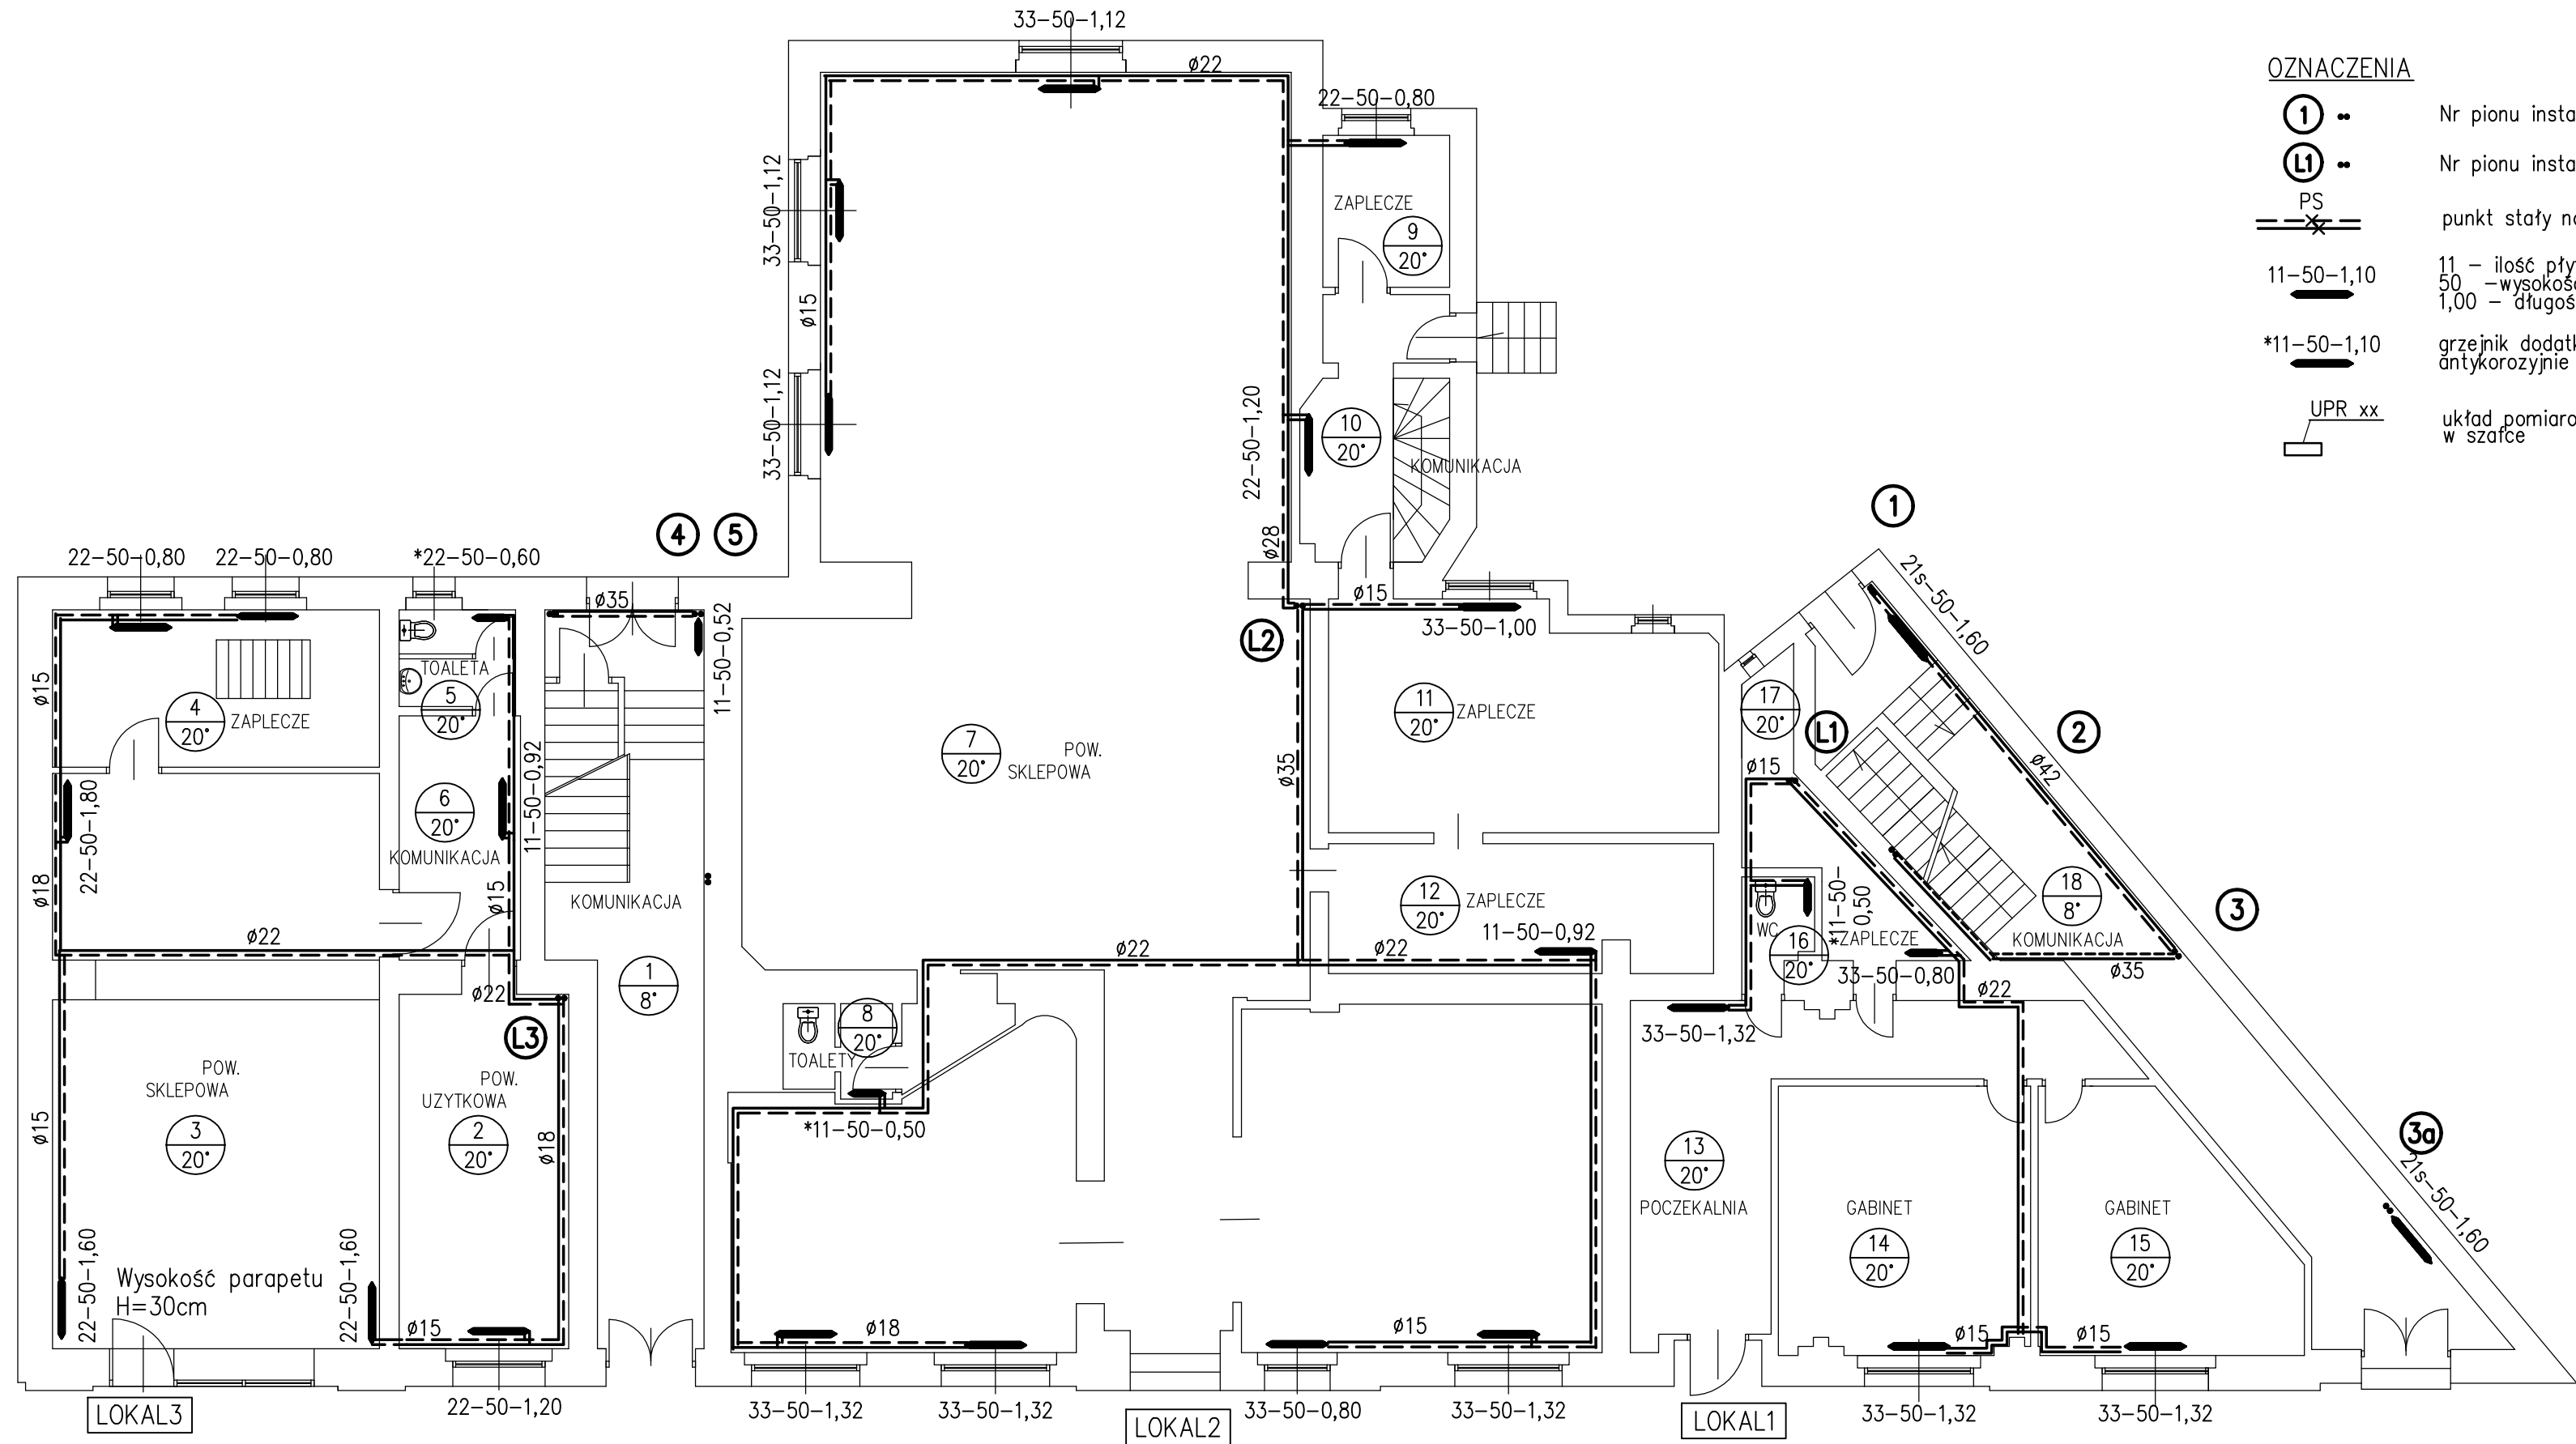

OZNACZENIA

- ① - Nr pionu instalacji c.o.
- ①1 - Nr pionu instalacji c.o. lokali usługowych
- PS - punkt stały na rurociągu
- 11-50-1,10 - 11 - ilość płyt, 11-jedna, 22-dwie, 33-trzy  
50 - wysokość, cm  
1,00 - długość, m
- \*11-50-1,10 - grzejnik dodatkowo zabezpieczony antykorozyjnie
- UPR xx - układ pomiarowo-regulacyjny w szafce

UWAGI

1. Rysunki rozpatrywać łącznie z opisem technicznym
2. Przewody od wymiennika do rozdzielaczy z rur stalowych spawanych wg PN-79/H-74244-Rury stalowe ze szwem przewodowe
3. Przewody od rozdzielaczy do grzejników z rur stalowych wg PN-EN 10305-3:2016-Rury stalowe precyzyjne-Warunki techniczne dostawy-Część 3: Rury ze szwem kalibrowane na zimno.
4. W pomieszczeniach z grzejnikami oznaczonymi "\*" zastosować grzejniko podwyższonej odporności na korozję

Wysokość parapetów  
w lokalach  
H=89-105cm

CHORZOWSKA 40

CHORZOWSKA 38

|                          |                                            |                                                                                                                                         |        |                  |
|--------------------------|--------------------------------------------|-----------------------------------------------------------------------------------------------------------------------------------------|--------|------------------|
|                          |                                            | 44-200 Rybnik, ul. Jankowicka 23/25<br>tel. 32/ 755-94-72, fax. 32/ 423-86-60<br>www.energosystemrybnik.pl, biuro@energosystemrybnik.pl |        |                  |
| TYTUŁ RYSUNKU:           |                                            | Rzut parteru                                                                                                                            |        |                  |
| TYTUŁ OPRACOWANIA:       |                                            | Projekt budowlano-wykonawczy wewnętrznej instalacji c.o.                                                                                |        |                  |
| NAZWA I ADRES OBIEKTU:   |                                            | Budynek mieszkalno-usługowy, ul. Chorzowska 38, 40 Gliwice                                                                              |        |                  |
| INWESTOR:                |                                            | Wspólnota Mieszkaniowa przy ul. Chorzowskiej 38, 40 w Gliwicach                                                                         |        |                  |
| FUNKCJA                  | IMIĘ I NAZWISKO                            | NR UPR.                                                                                                                                 | PODPIS | DATA: 2021.05.05 |
| PROJEKTOWAŁ<br>SPRAWDZIŁ | mgr inż. L. Cygan<br>mgr inż. W. Opaliński | SLK/2089/<br>POOS/08                                                                                                                    |        | SKALA: 1:100     |
|                          |                                            |                                                                                                                                         |        | NR RYS.: 3       |