
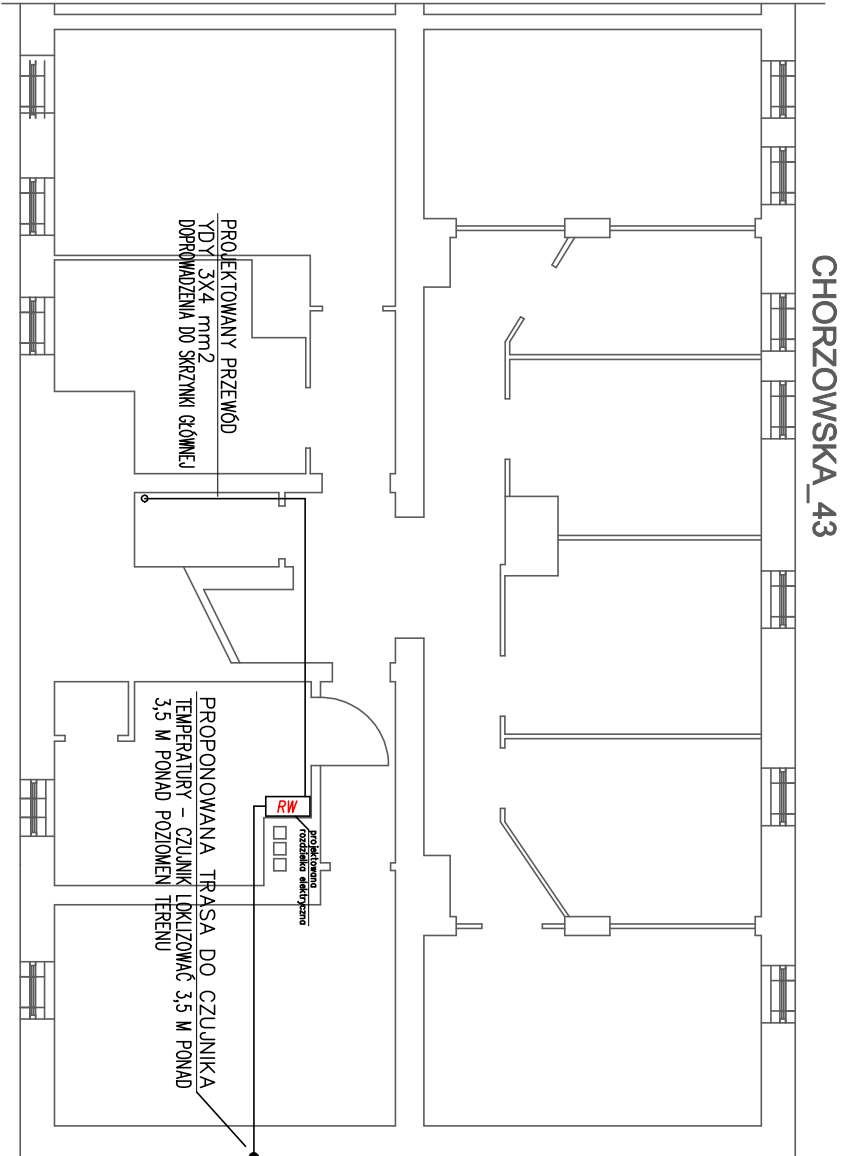


Podłączyć do istniejącej instalacji uziemiającej
lub wykonać uziom pionowy

SKALA 1:50

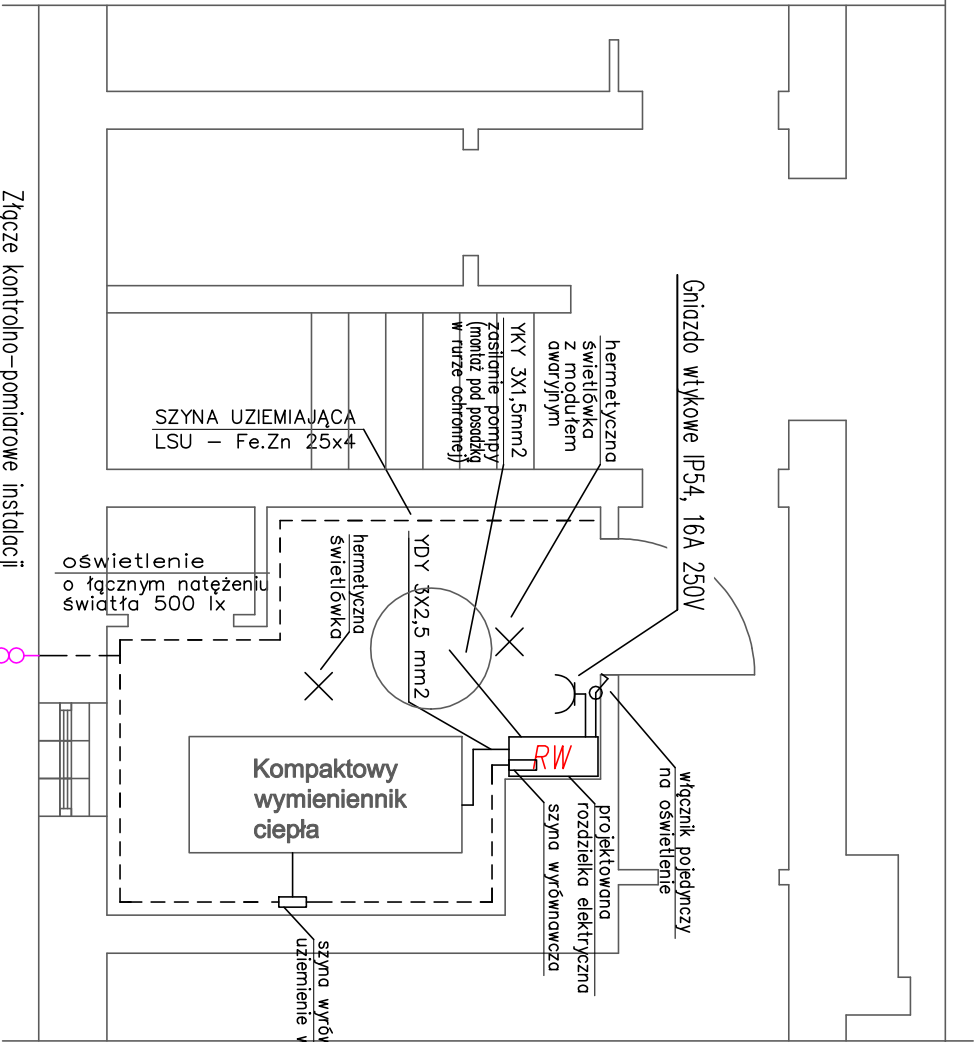

SKALA 1:100

- UWAGI:**
- Podłączenia rurociągów z uziemieniem wykonać następująco:
 - rurę opasać taśmą TU-1 odpowiedniej długości;
 - taśmę zacisnąć na rurociągu przy pomocy zacisku ZT1;
 - do taśmy dołączyć przewód LgY 16 mm k. żółtozielony;
 - na wolnym końcu przewodu LgY 16 zacisnąć końcówkę kablową KM6/6 i przykrecić ją śrubą ocynkowaną do płaskownika Fe/Zn 25x4;
 - Instalację połączeń wyrównawczych należy podłączyć z:
 - uziomem otokowym budynku przez wykonaniepołączenia do najbliższego zwodu odprzewodzającego instalacji odgromowej lub do istniejących w pomieszczeniach technicznych instalacji uziemiających, płaskownikiem Fe/Zn 25x4;
 - z szyną wyrównawczą , płaskownikiem Fe/Zn 25 x 4.
 - Do projektowanej instalacji połączeń wyrównawczych należy podłączyć wszystkie metalowe obudowy urządzeń technologicznych, rurociągi, sieci CO oraz zacisk PE szafki AKPIA i wymiennika.
 - Po wykonaniu instalacji wykonać wymagane przepisami pomiaru, a w szczególności pomiar skuteczności ochrony przeciwporażeniowej (spełnienie warunku szybkiego wyłączenia).
 - Wyłącznik główny zasilania umieścić na bocznej ścianie rozdzielni.

 4 BLUE Wojciech Rylowski http://www/4blue.com.pl 41-605 Świętochłowice ul.E.Imieli 13		
INWESTOR Współnota Mieszkaniowa w Gliwicach przy ul. Chorzowskiej 41-43 44-100 Gliwice ul. Chorzowska 41-43		
JEDNOŚCI PROJEKTOWA 4 BLUE Wojciech Rylowski 41-605 Świętochłowice ul. E.Imieli 13		
TEMAT OPRACOWANIA PROJEKT BUDOWLANO-WYKONAWCZY DOSTOSOWANIA POMIESZCZENIA TECHNICZNEGO NA WYMIENNIKOWNIE W CELU PODŁĄCZENIA DO MIEJSKIEJ SIECI CIEPŁOWNICZEJ PEC NIERUCHOMOŚCI PRZY UL. CHORZOWSKIEJ 41-43 W GLIWICACH		
PROJEKTANT mgr inż. Adam Skrzypiec SLK/5254/POOE/14		
OPRACOWANIE mgr inż. Wojciech Rylowski		
NAZWA RYSUNKU Instalacja elektryczna dla potrzeb wymiennikowni		
DATA 06.2020	NR RYSUNKU E-01	SKALA -----