



SKALA 1:50

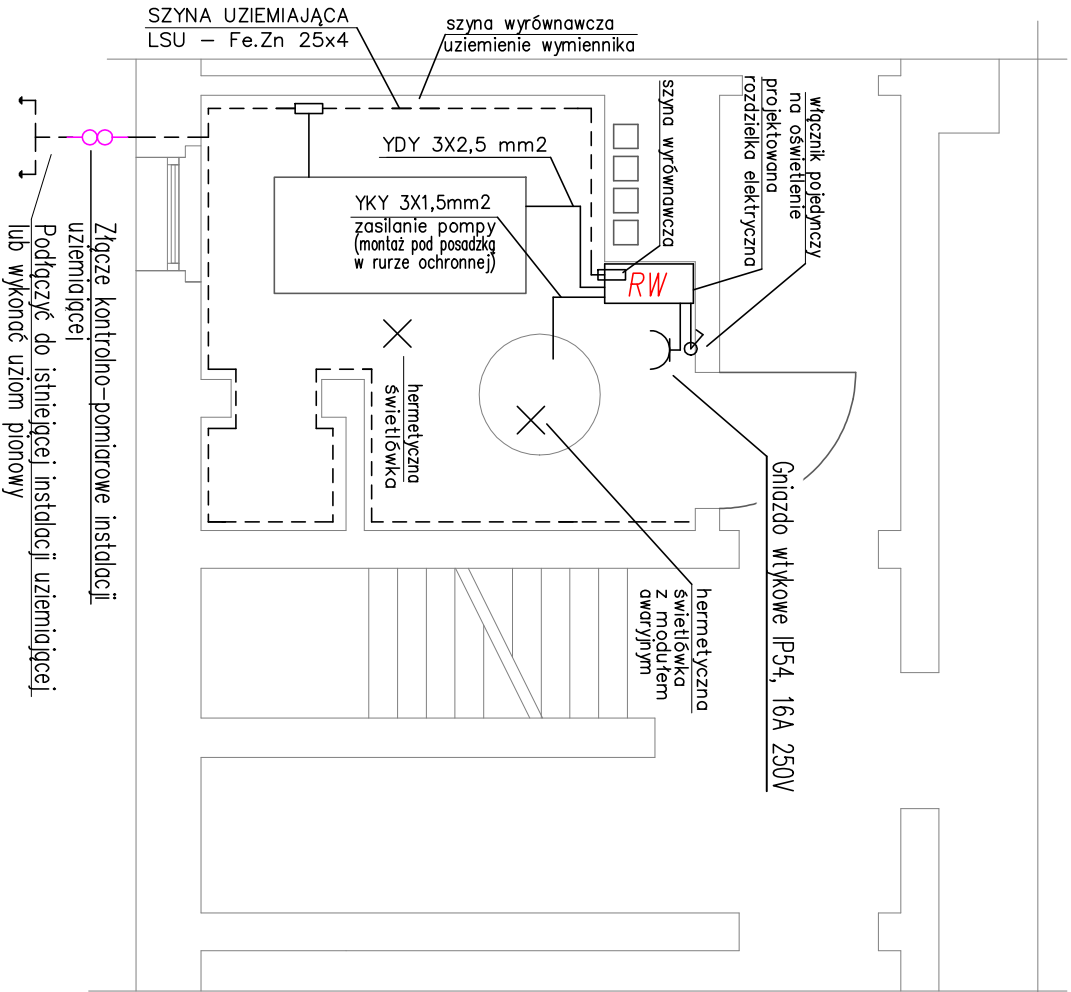

SKALA 1:100

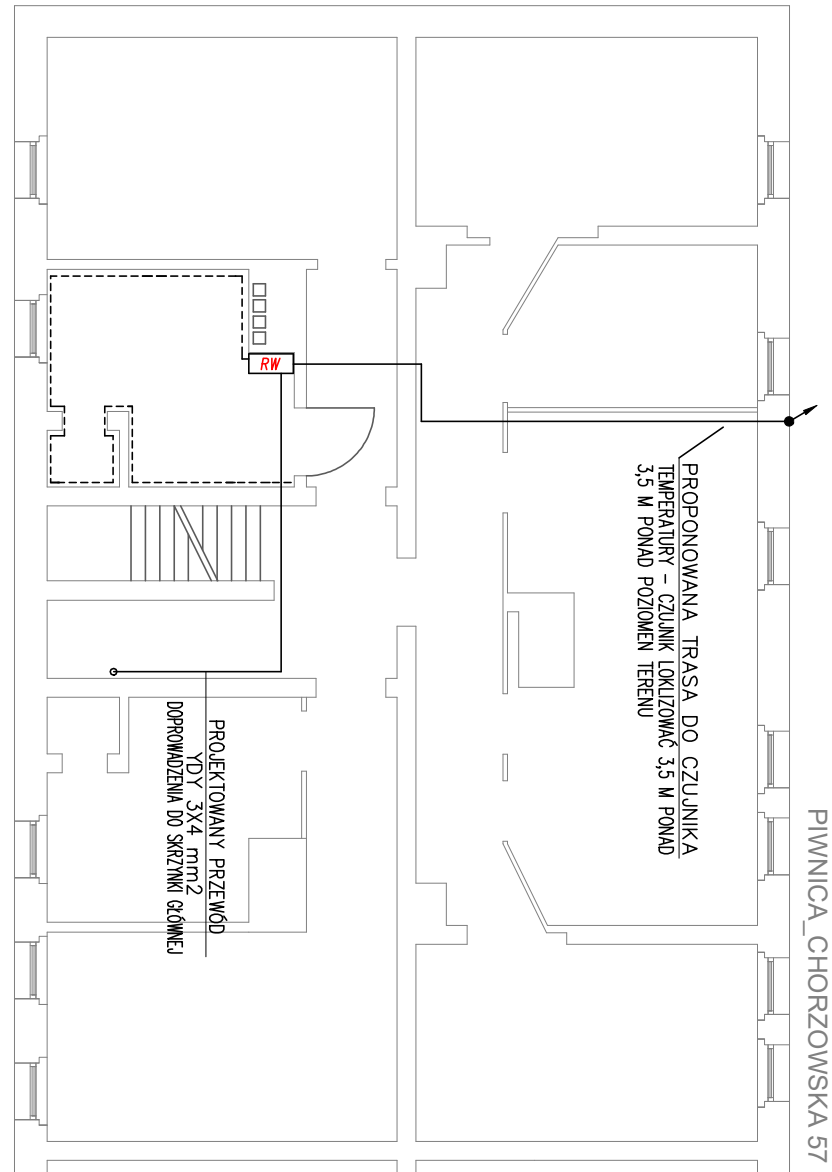

UWAGI:

1. Połączenia rurociągów z uziemieniem wykonać następująco:
 - rure opasać taśmą TL-1 odpowiedniej długości;
 - taśmę zacisnąć na rurociągu przy pomocy zacisku ZTI;
 - do taśmy dotęczyć przewód LgY 16 mm k. żółtozielony;
 - na wolnym końcu przewodu LgY 16 zacisnąć końcówkę kablową KM16/6 i przykręcić ją śrubą ocynkowaną do płaskownika Fe/Zn 25x4;
2. Instalacje połączeń wyrównawczych należy połączyć z:
 - uzieniem otokowym budynku przez wykonaniepołączenia do najbliższego zwołu odprowadzającego instalacji odgromowej lub do istniejących w pomieszczeniach technicznych instalacji uziemiających, płaskownikiem Fe/Zn 25x4;
 - z szyną wyrównawczą , płaskownikiem Fe/Zn 25 x 4.
3. Do projektowanej instalacji połączeń wyrównawczych należy podłączyć wszystkie metalowe obudowy urządzeń technologicznych, rurociągi, sieci CO oraz zacisk PE szaki AKPIA i wymiennika.
4. Po wykonaniu instalacji wykonać wymagane przepisami pomiaru, a w szczególności pomiar skuteczności ochrony przeciwporażeniowej (spełnienie warunku szybkiego wyłączenia).
5. Wyłącznik główny zasilania umieścić na bocznej ścianie rozdzielni.

 4 BLUE Wojciech Rykowski http://www/4blue.com.pl 41-605 Świętochłowice ul.E.Imieli 13			
INWESTOR Współnota Mieszkańowa w Gliwicach przy ul. Chorzowskiej 57-59 44-100 Gliwice ul. Chorzowska 57-59			
JEDYNOŚĆ PROJEKTOWA 4 BLUE Wojciech Rykowski 41-605 Świętochłowice ul. E.Imieli 13			
TEMAT OPRACOWANIA PROJEKT BUDOWLANO-WYKONAWCZY DOSTOSOWANIA POMIESZCZENIA TECHNICZNEGO NA WYMIENNIKOWNIĘ W CELU PODŁĄCZENIA DO MIEJSKIEJ SIECI CIEPŁOWNICZEJ PEC NIERUCHOMOŚCI PRZY UL. CHORZOWSKIEJ 57-59 W GŁIWICACH			
PROJEKTANT mgr inż. Adam Skrzypiec SLK/5254/POOE/14			
OPRACOWANIE mgr inż. Wojciech Rykowski			
NAZWA RYSUNKU Instalacja elektryczna dla potrzeb wymiennikowni			
DATA	NR RYSUNKU	SKALA	
06.2020	E-01	-----	