



SKALA 1:50

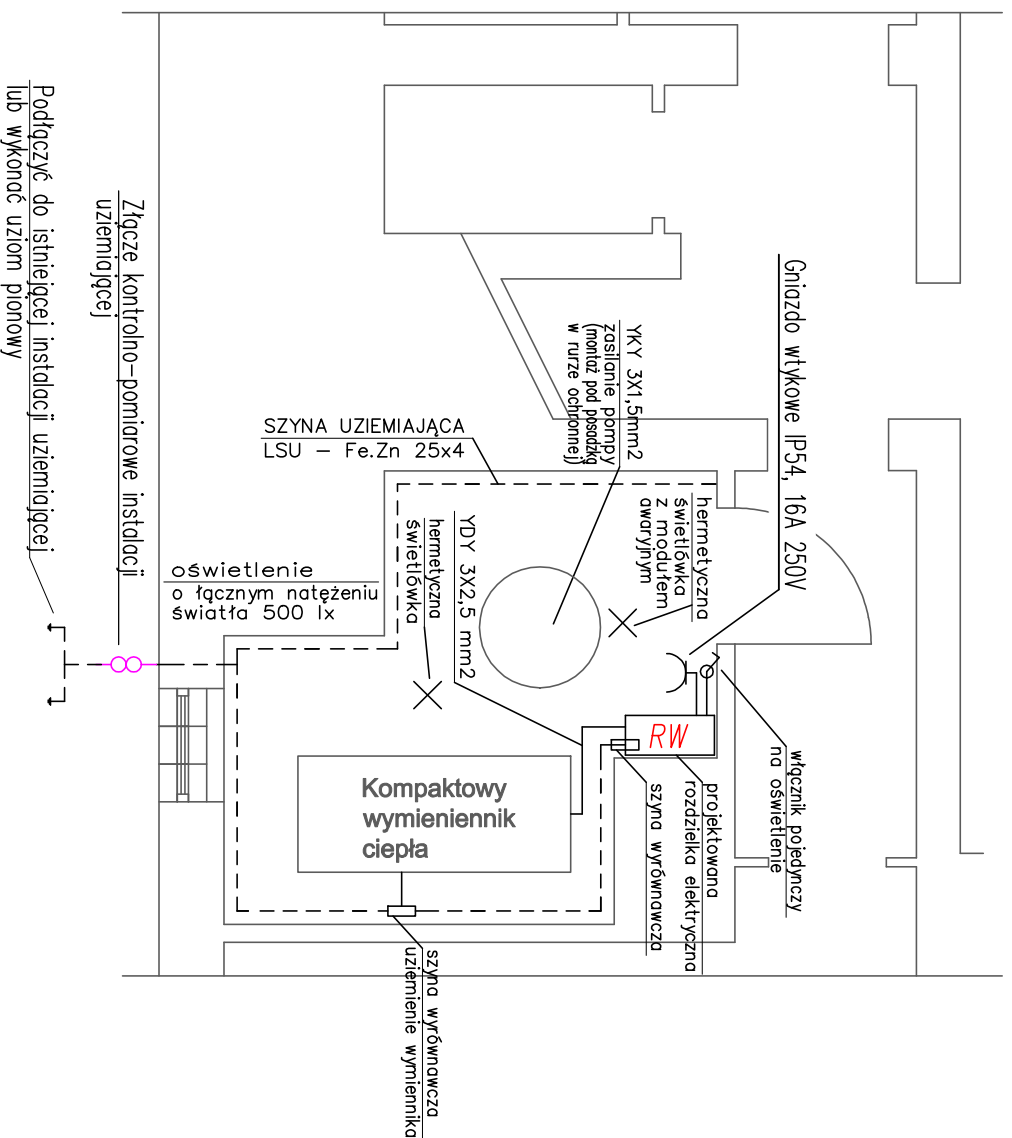

UWAGI:

1. Połączeniu rurociągów z uzienieniem wykonąć następująco:
 - rure opasać taśmą IU-1 odpowiedniej długości;
 - taśmę zaosnąć na rurociąg przy pomocy zaciśnię Z11;
 - do taśmy dółczyć przewód LG1 16 mm k. Zółtozielony;
 - na wolnym końcu przewodu LG1 16 zaosnąć końcówkę kablową KM16/6 i przkrecić ją śrubą
2. Instalacja połączeń wyrównawczych należy podłączyć z:
 - uzieniem obłokowym budynku przez wykonaniepołączenia do najbliższego zwodu odprowadzającego instalacji odgromowej lub do istniejących w pomieszczeniach technicznych instalacji uzieniących, płaskownikiem Fe/Zn 25x4;
 - z szyną wyrównawczą, płaskownikiem Fe/Zn 25 x 4.
3. Do projektowanej instalacji połączeń wyrównawczych należy podłączyć wszystkie metalowe obudowy urządzeń technologicznych, rurociągi, sieci CO oraz zaciśk PE szranki AKPiA i wymiennika.
4. Po wykonaniu instalacji wykonąć wymagane przepisanymi pomiary, a w szczególności pomiar skuteczności ochrony przeciwpiorazeniowej (o spełnienie warunku szybkiego wyłączenia).
5. Wygłuszyć główny zasilania umieścić na bocznej ścianie rozdzielnic.

SKALA 1:100

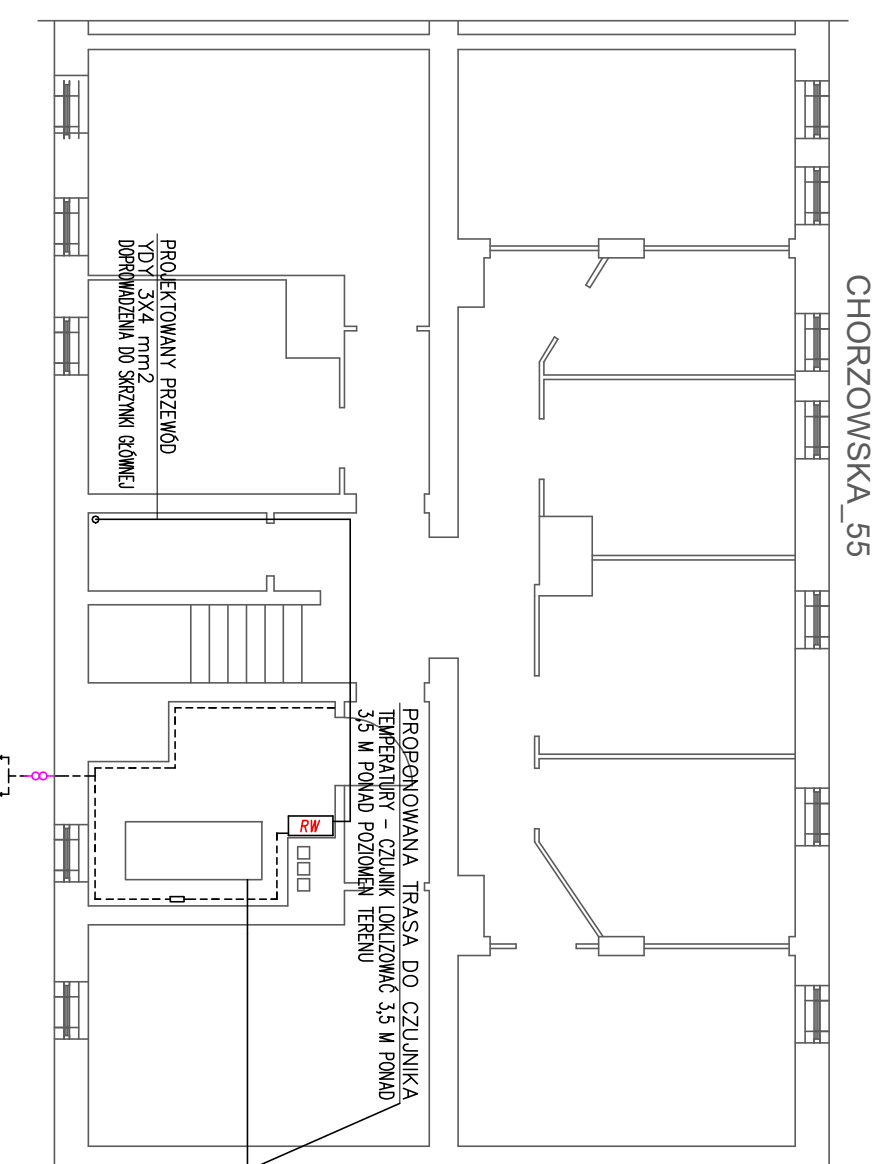

 4 BLUE Wojciech Rykowski http://www.4blue.com.pl 41-605 Świętochłowice ul. E. Imieli 13	
INWESTOR Wspólnota Mieszkaniowa w Gliwicach przy ul. Chorzowskiej 53-55 44-100 Gliwice ul. Chorzowska 53-55	
JEDNOŚCIĄ PROJEKTOWĄ 4 BLUE Wojciech Rykowski 41-605 Świętochłowice ul. E. Imieli 13	
TEMAT OPRAĆOWANIA PROJEKT BUDOWLANO-WYKONAWCZY DOSTOSOWANIA POMIESZCZENIA TECHNICZNEGO NA WYMIENNIKOWNIE W CELU PODŁĄCZENIA DO MIEJSKIEJ SIECI CIEPŁOWNICZEJ PEC NIERUCHOMOŚCI PRZY UL. CHORZOWSKIEJ 53-55 W GLIWICACH	
PROJEKTANT mgr inż. Adam Skrzypiec SLK/5254/POOE/14	
OPRACOWYK mgr inż. Wojciech Rykowski	
NAZWA PRACOWNI Instalacja elektryczna dla potrzeb wymiennikowni	SKALA 1:1
DATA 06.2020	NR PRACOWNI E-01