


PIWNICA_CHORZOWSKA 57

PIWNICA_CHORZOWSKA 59

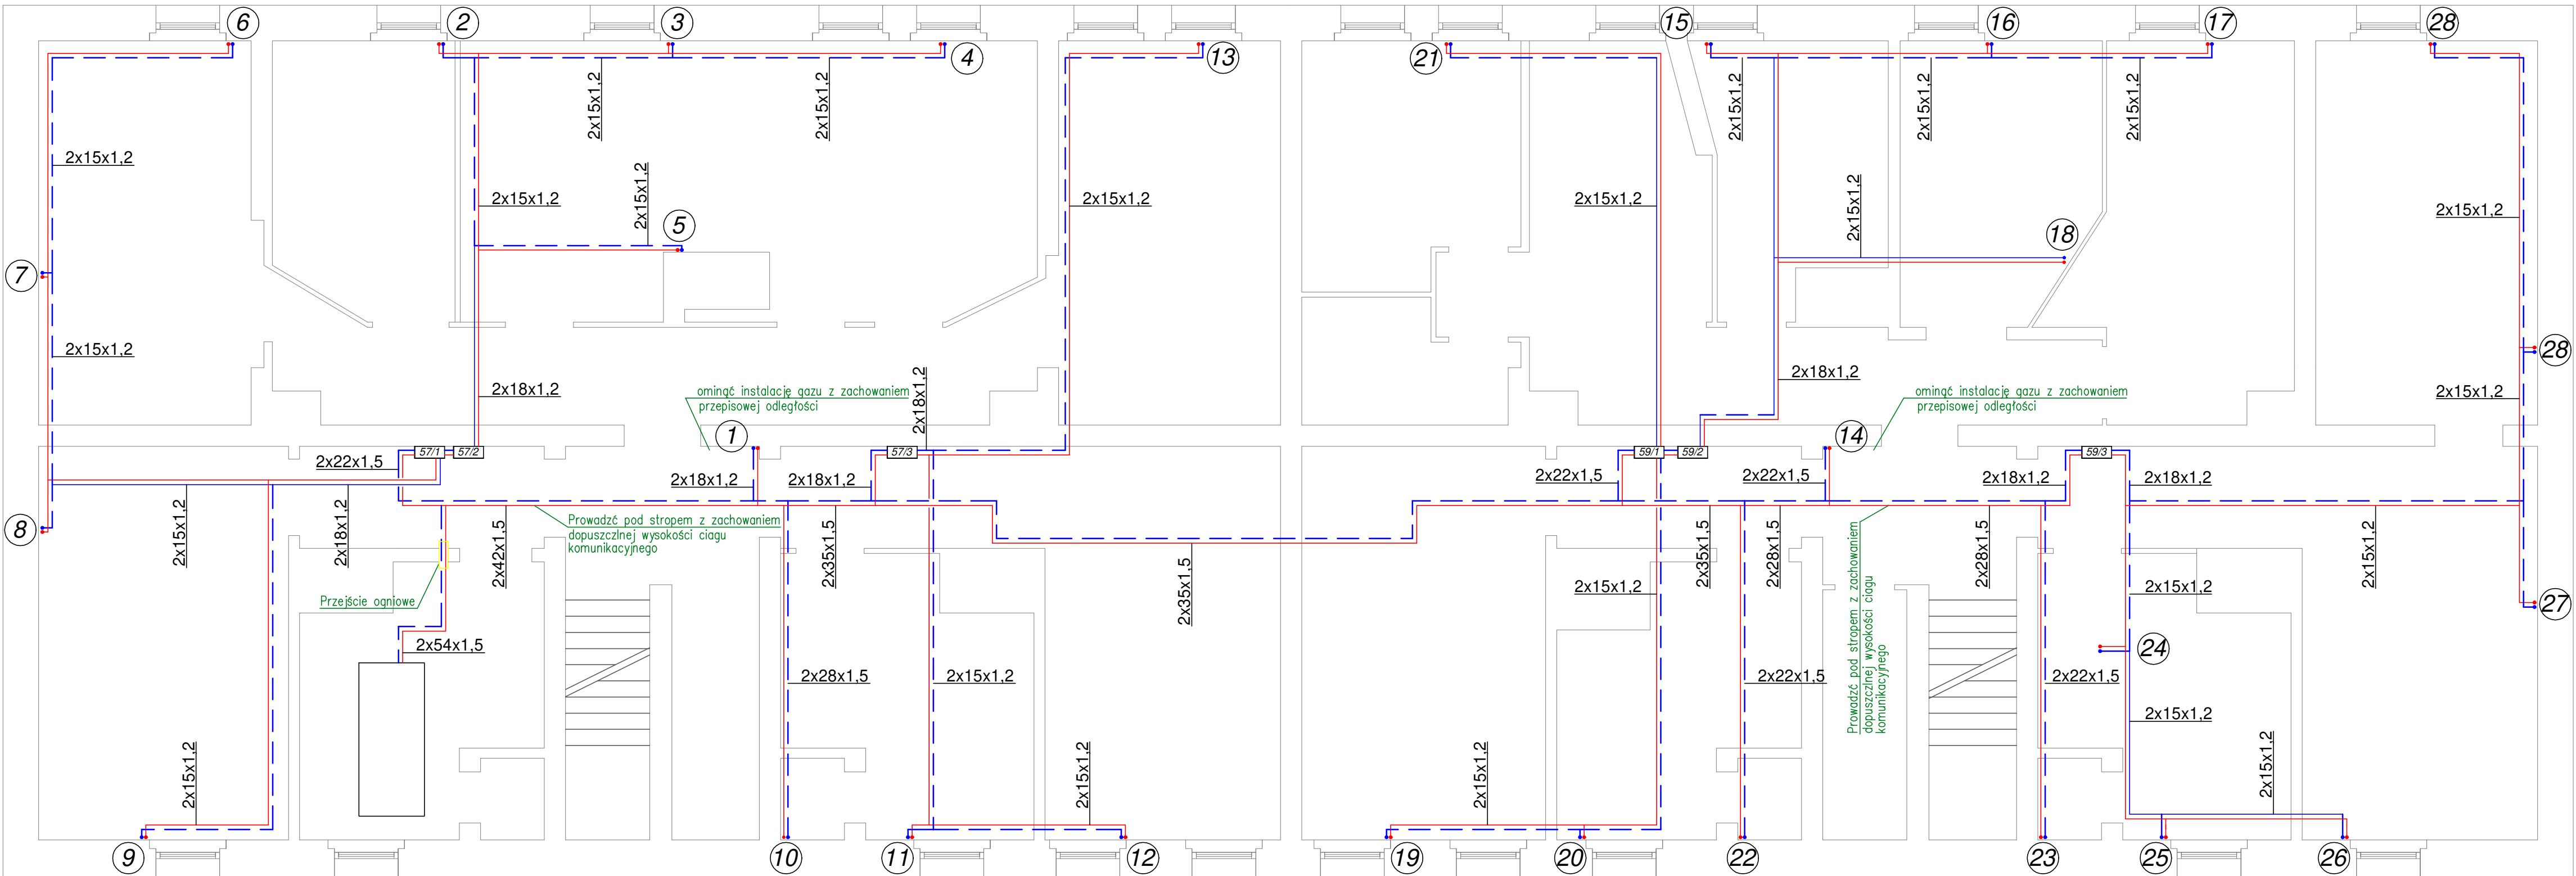

- Uwaga:
- 1.Sposób prowadzenia przewodów oraz średnice podejść do grzejników pokazano na rozwinięciu instalacji centralnego ogrzewania.Miejsca wymagające zmiany lokalizacji podejść do grzejników zidentyfikować na budowie.
 - 2.Przewody prowadzone w pomieszczeniach piwnicznych i na klatce schodowej należy zaizolować.
 - 3.Należy zachować szczególną ostrożność przy prowadzeniu przewodów grzewczych na korytarzach, w pobliżu istniejących instalacji gazowych zachować przepisową odległość. Sposób prowadzenia instalacji należy zweryfikować każdorazowo na budowie.
 4. Należy zapewnić odpowiednią kompensację wydłużeń rurociągów zgodnie z katalogami producenta.
 5. Ostateczne usytuowanie grzejników i sposób prowadzenia instalacji należy ustalić z lokatorami i projektantem przed rozpoczęciem robót.

Legenda:

	Grzejnik zaworowy, z podwójnym ozebrowaniem, długość 0,8m, wysokość 500mm
	Grzejnik kompaktowy, z podwójnym ozebrowaniem, długość 0,72m, wysokość 500mm
	Grzejnik zaworowy ocynkowany, z podwójnym ozebrowaniem, długość 0,8m, wysokość 500mm
	Grzejnik łazienkowy wysokość 820mm, szerokość 440mm
	Szafka rozdzielaczowa pojedyncza z zabudowanymi ciepłomierzami i zaworami regulacyjnymi
	Numer pomieszczenia
	Obliczeniowa temp. w okresie zimowym
	Straty ciepła w okresie zimowym
	Instalacja zasilania i powrotu centralnego ogrzewania z rur stalowych ocynk. zewnętrznie
	Piony instalacji centralnego ogrzewania
	Istniejący piec węglowy do likwidacji

4 BLUE Wojciech Ryłowski http://www.4blue.com.pl 41-605 Świętochłowice ul.E.Imieli 13		
INWESTOR Wspólnota Mieszkaniowa w Gliwicach przy ul. Chorzowskiej 57-59 44-100 Gliwice ul. Chorzowska 57-59		
JEDNOSTKA PROJEKTOWA 4 BLUE Wojciech Ryłowski 41-605 Świętochłowice ul. E.Imieli 13		
TEMAT OPRACOWANIA PROJEKT BUDOWLANO-WYKONAWCZY INSTALACJI CENTRALNEGO OGRZEWANIA NIERUCHOMOŚCI PRZY UL.CHORZOWSKIEJ 57-59 W GLIWICACH		
PROJEKTANT mgr inż. Wojciech Ryłowski SLK/5450/PWOS/14		
SPRAWDZAJĄCY inż. Stanisław Boduszek 586/93		
OPRACOWANIE mgr inż. Karolina Wojtasik		
NAZWA RYSUNKU Rzut piwnic - instalacja centralnego ogrzewania		
DATA 05.2020	NR RYSUNKU S-01	SKALA 1:50