



PARTER_CHORZOWSKA 57

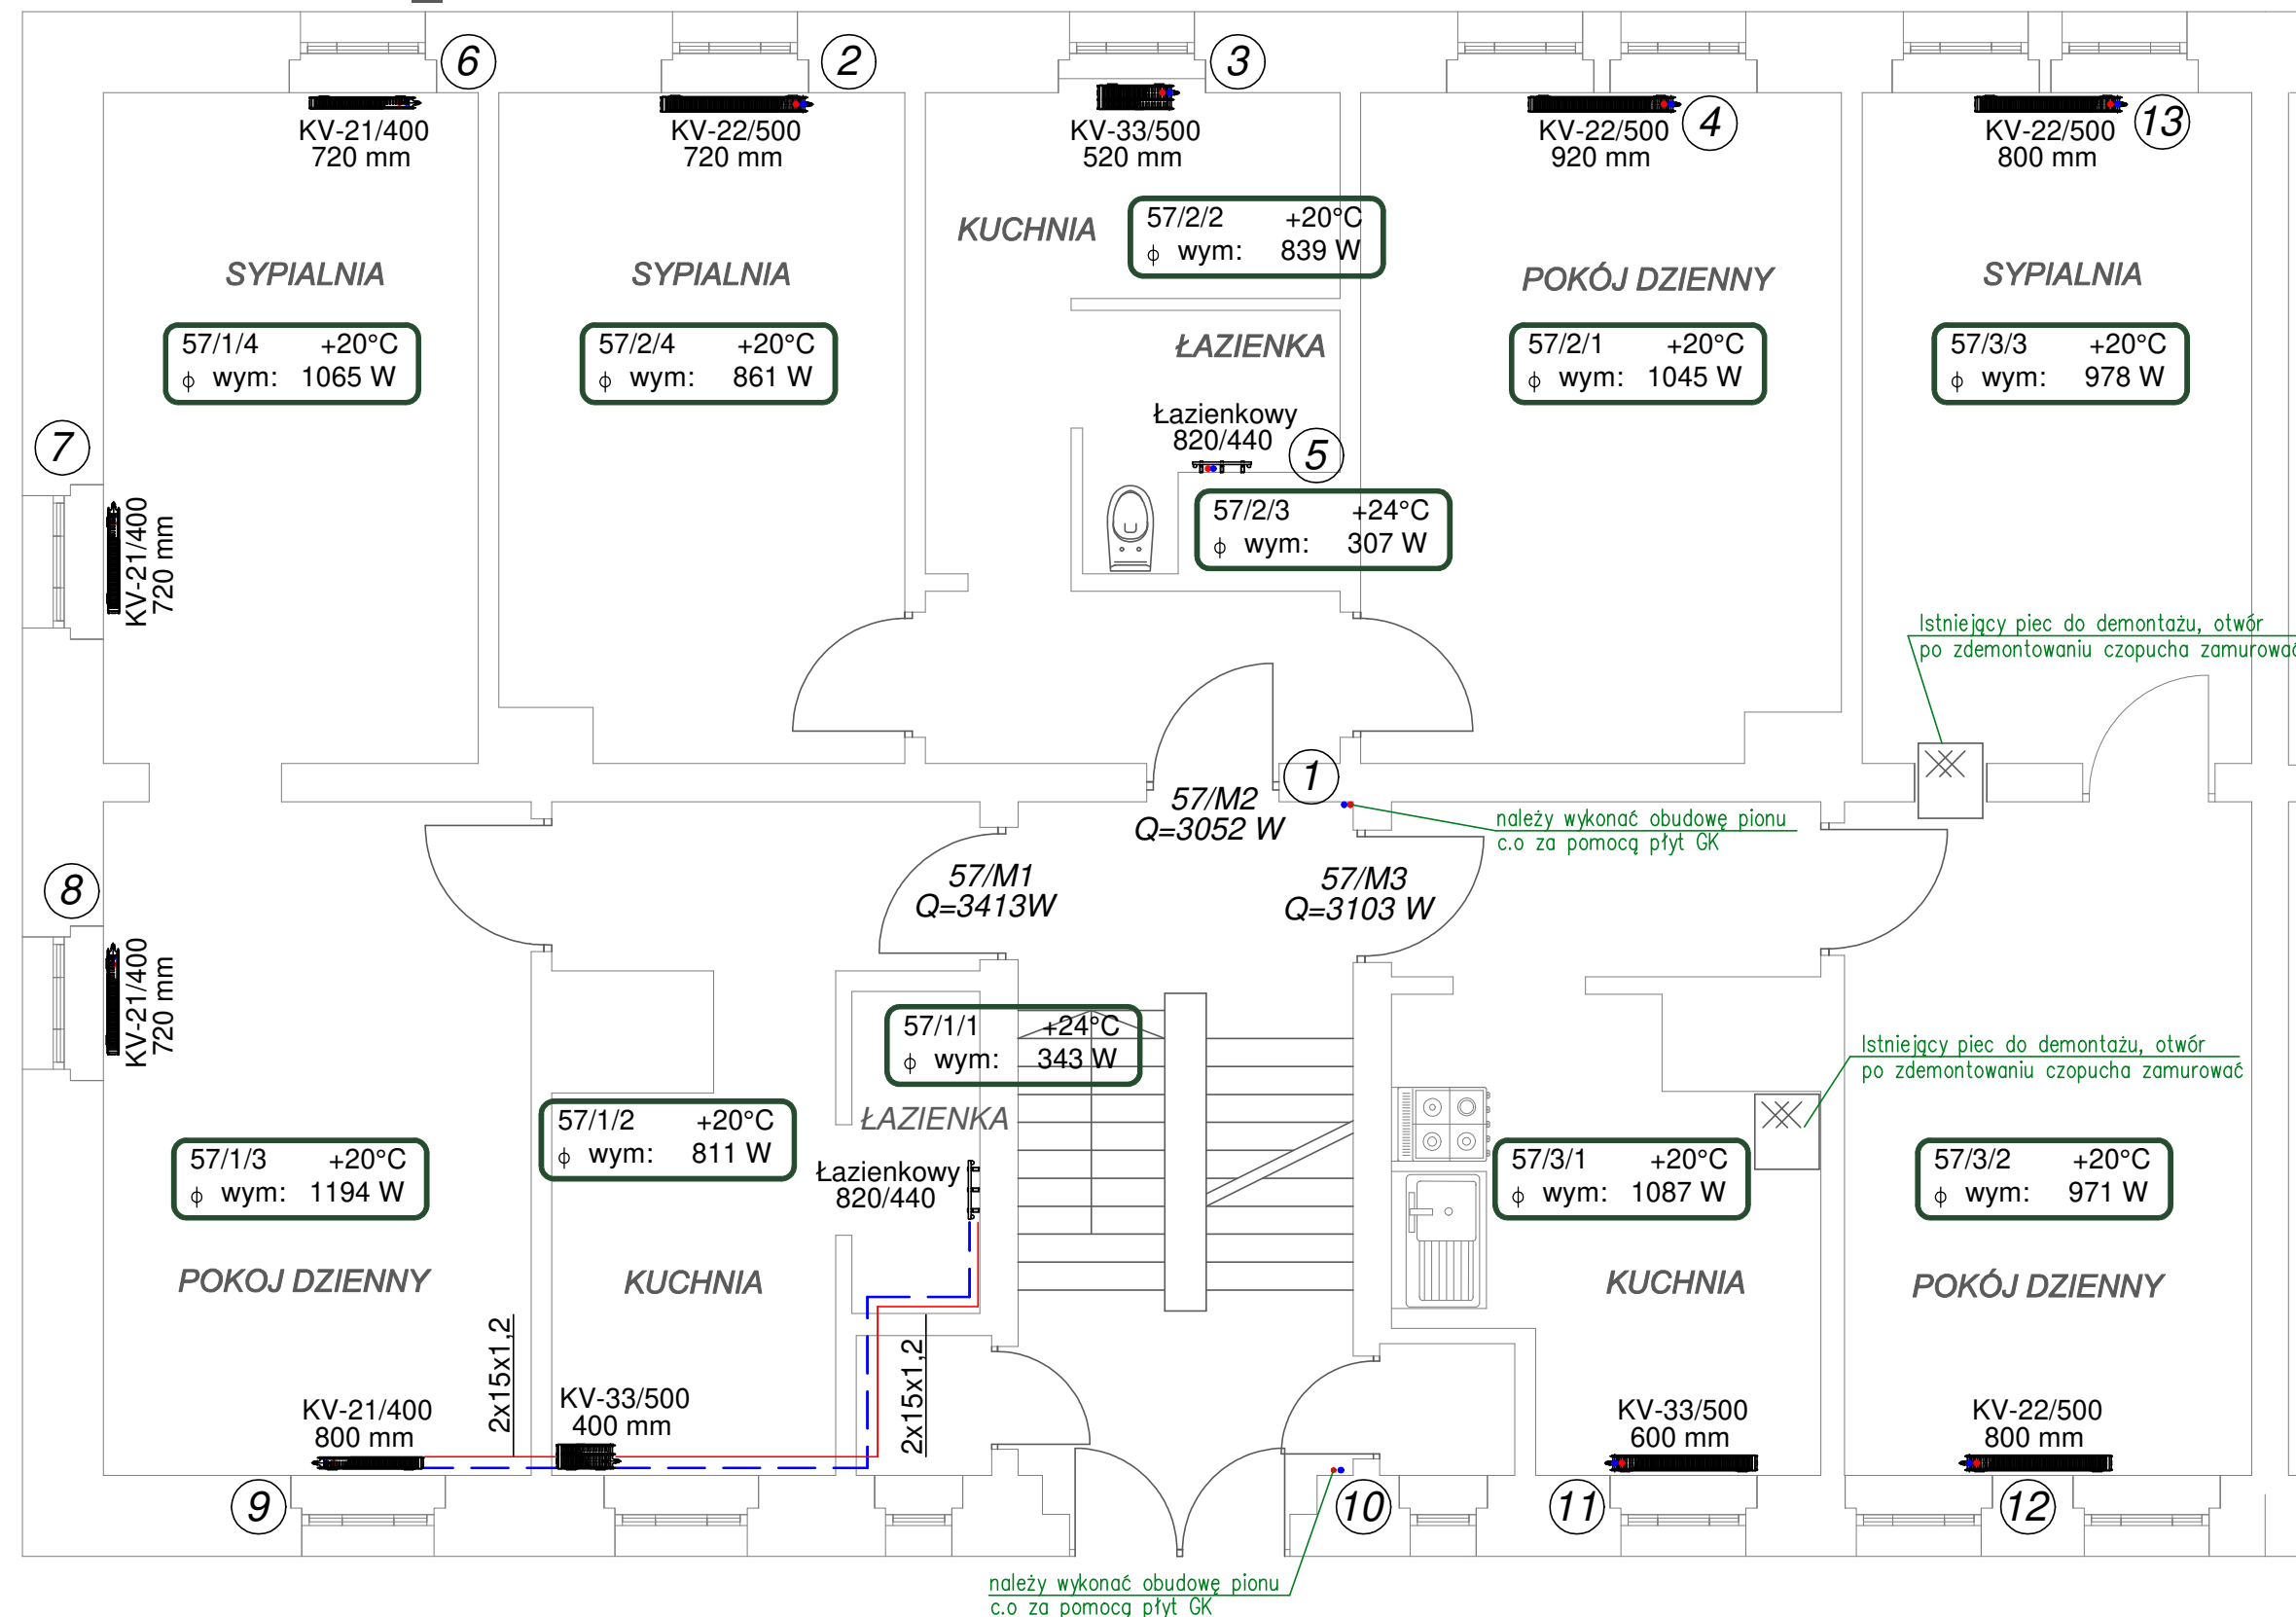

PARTER_CHORZOWSKA 59

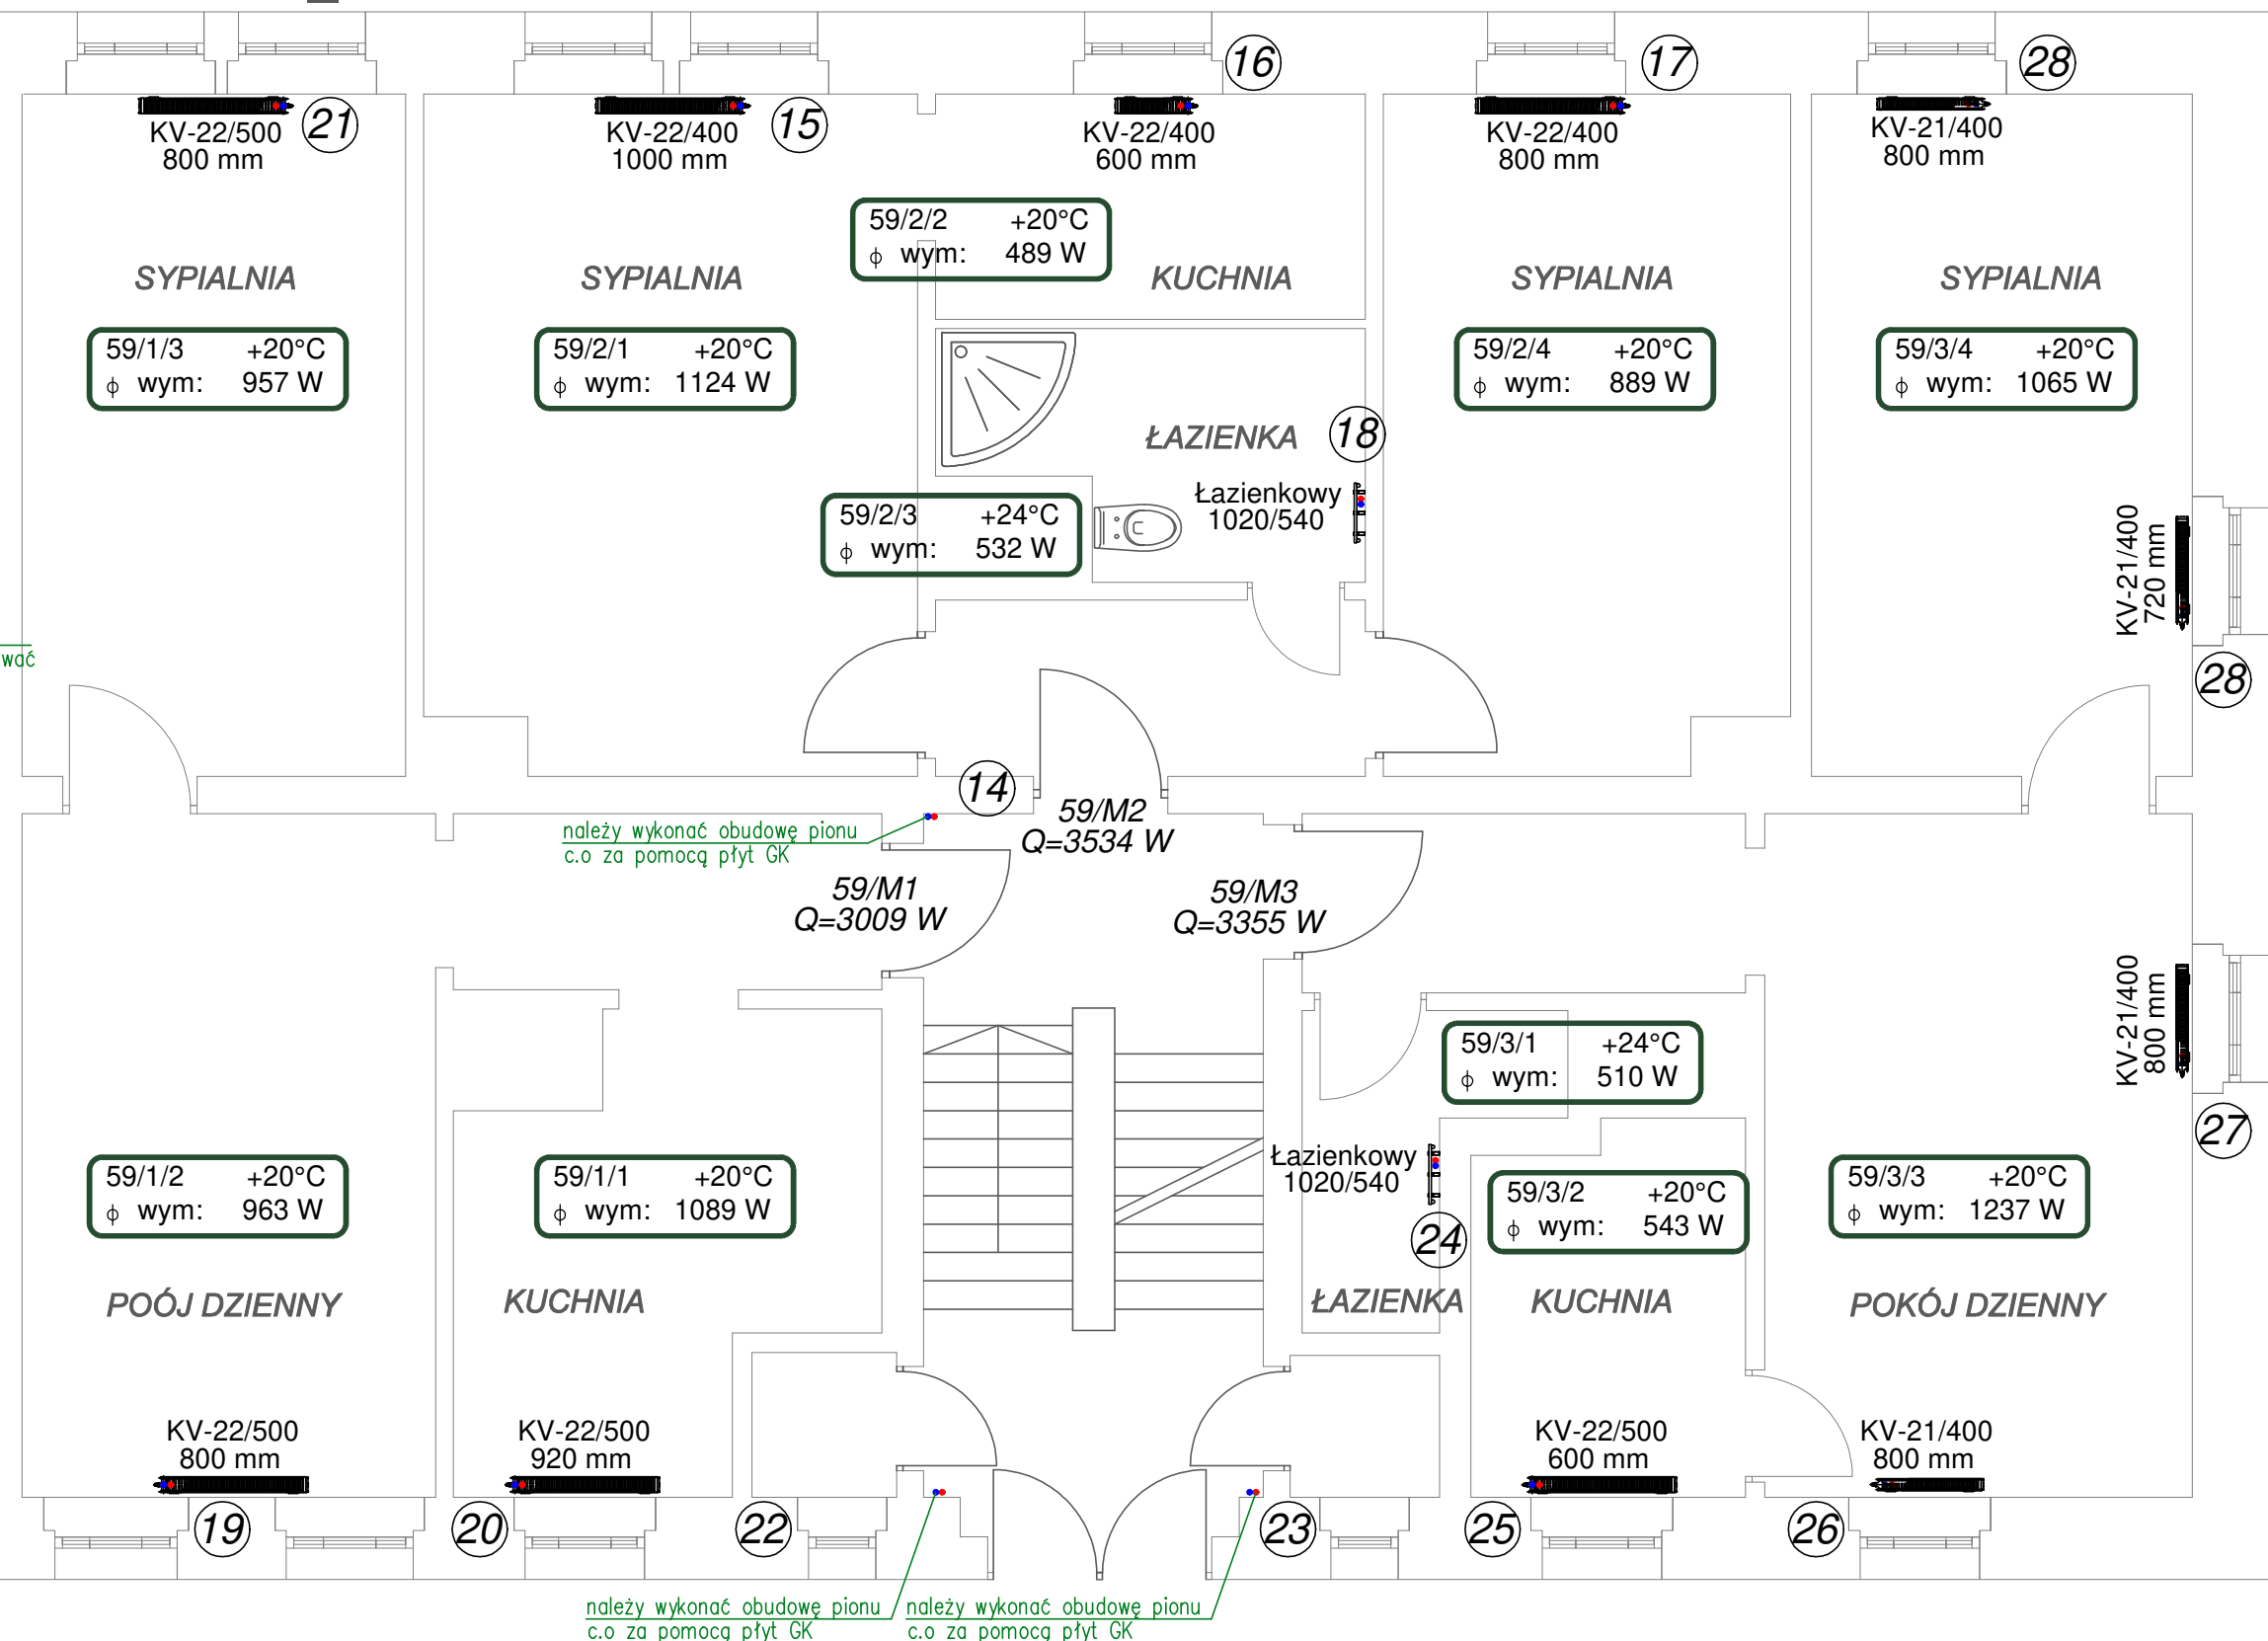

- Uwaga:
- Sposób prowadzenia przewodów oraz średnice podejść do grzejników pokazano na rozwinięciu instalacji centralnego ogrzewania. Miejsca wymagające zmiany lokalizacji podejść do grzejników zidentyfikować na budowie.
 - Przewody prowadzone w pomieszczeniach piwnicznych i na klatce schodowej należy zaizolować.
 - Należy zachować szczególną ostrożność przy prowadzeniu przewodów grzewczych na korytarzach, w pobliżu istniejących instalacji gazowych zachować przepisową odległość. Sposób prowadzenia instalacji należy zweryfikować każdorazowo na budowie.
 - Należy zapewnić odpowiednią kompensację wydłużeń rurociągów zgodnie z katalogami producenta.
 - Ostateczne usytuowanie grzejników i sposób prowadzenia instalacji należy ustalić z lokatarami i projektantem przed rozpoczęciem robót.

Legenda:

- Grzejnik zaworowy, z podwójnym ozebrowaniem, długość 0,8m, wysokość 500mm
- Grzejnik kompaktowy, z podwójnym ozebrowaniem, długość 0,72m, wysokość 500mm
- Grzejnik zaworowy ocynkowany, z podwójnym ozebrowaniem, długość 0,8m, wysokość 500mm
- Grzejnik łazienkowy wysokość 820mm, szerokość 440mm
- Szafka rozdzielacza pojedyncza z zabudowanymi ciepłomierzami i zaworami regulacyjnymi
- Numer pomieszczenia
- Obliczeniowa temp. w okresie zimowym
- Straty ciepła w okresie zimowym
- Instalacja zasilania i powrotu centralnego ogrzewania z rur stalowych ocynk. zewnętrznie
- Piony instalacji centralnego ogrzewania
- Istniejący piec węglowy do likwidacji

4 BLUE Wojciech Ryłowski
<http://www.4blue.com.pl>
 41-605 Świętochłowice ul. E. Imieli 13

INWESTOR
 Wspólnota Mieszkaniowa w Gliwicach przy ul. Chorzowskiej 57-59
 44-100 Gliwice ul. Chorzowska 57-59

JEDYNOŚĆ PROJEKTOWA
4 BLUE Wojciech Ryłowski
 41-605 Świętochłowice ul. E. Imieli 13

TEMAT OPRACOWANIA
 PROJEKT BUDOWLANO-WYKONAWCZY INSTALACJI CENTRALNEGO OGRZEWANIA NIERUCHOMOŚCI PRZY UL. CHORZOWSKIEJ 57-59 W GLIWICACH

PROJEKTANT
 mgr inż. Wojciech Ryłowski SLK/5450/PWOS/14

SPRAWDZAJĄCY
 inż. Stanisław Boduszek 586/93

OPRACOWANIE
 mgr inż. Karolina Wojtasik

NAZWA RYSUNKU
Rzut parteru - instalacja centralnego ogrzewania

DATA 05.2020 **NR RYSUNKU** S-02 **SKALA** 1:50