


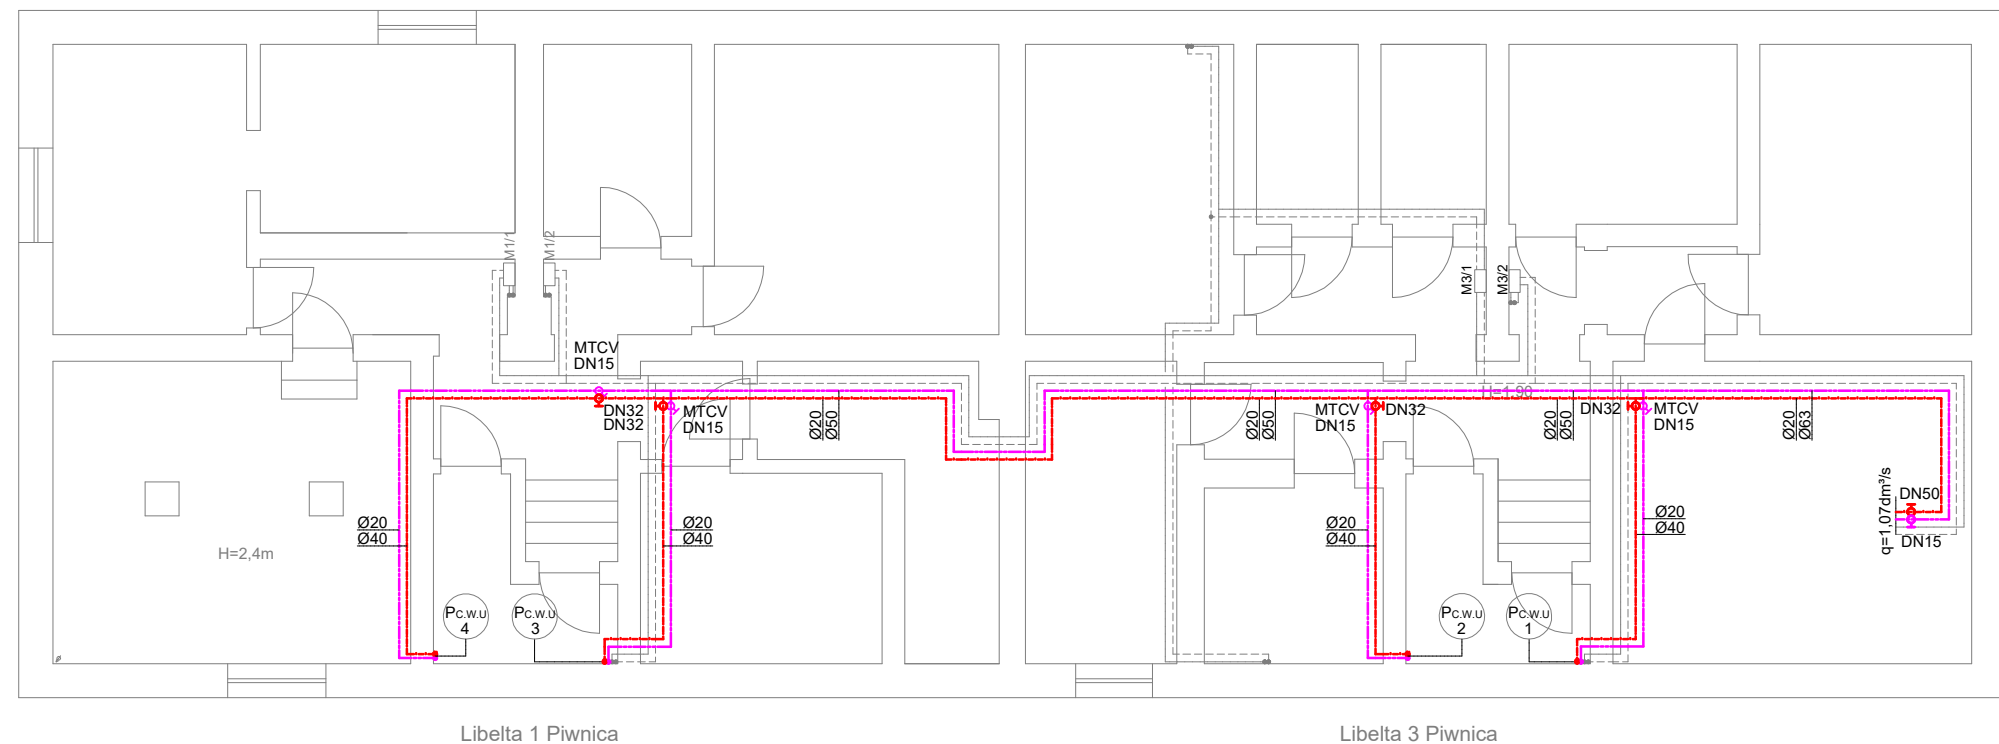

LEGENDA:

- Instalacja wody ciepłej
- Instalacja cyrkulacji
- Zawór cyrkulacyjny
- Zawór kulowy
- Wodomierz
- Oznaczenie pionu

UWAGI:

- Wszystkie wymiary należy sprawdzić na budowie.
- Prace montażowe i demontażowe należy uzgodnić z mieszkańcami lokali.
- Wszystkie przewody instalacji wodnej prowadzone natynkowo oraz w bruzdach zaizolować pianką poliuretanową zgodnie z zestawieniem materiałów.
- Sposób prowadzenia przewodów wody pokazano na rozwinięciu instalacji.
- Ostateczny przebieg projektowanych przewodów wody należy ustalić przed montażem na budowie.
- Podczas wykonywania przekuć należy omijać elementy konstrukcyjne budynku.
- Wszystkie roboty należy wykonać zgodnie z Polskimi Normami, Warunkami Technicznymi Wykonania i Odbioru Robót oraz zgodnie ze sztuką budowlaną.
- Rysunki rozpatrywać łącznie z informacjami zawartymi w części opisowej oraz z dokumentacją branżową.
- Użyte w dokumentacji projektowej nazwy firm, wyrobów budowlanych czy technologii należy traktować w myśl art. 29 ust. 3 ustawy "Prawo zamówień publicznych" jako informację nt. oczekiwanego standardu poziomu jakości, a nie ściśle jako wyrób konieczny do użycia.
- Wszystkie wymiary, otwory i rzędne należy sprawdzić na budowie, a wszelkie odstępstwa należy korygować przy udziale projektanta i użytkownika, prace montażowe wykonywać zgodnie z obowiązującymi przepisami BHP, zarządzeniami oraz normami PN.
- Wszystkie przejścia przez przegrody wydzielenia pożarowego należy wykonać w klasie odpowiadającej odporności ogniowej danej przegrody (również w ewentualnych przegrodach p.poż. nie oznaczonych na podkładach architektonicznych).



4 BLUE Wojciech Rylowski
<http://www/4blue.com.pl>
41-605 Świętochłowice ul.E.Imieli 13

INWESTOR

Wspólnota mieszkaniowa
przy ul. Chorzowskiej 53-55 w Gliwicach

JEDNOSTKA PROJEKTOWA

4 BLUE Wojciech Rylowski
41-605 Świętochłowice ul. E.Imieli 13

TEMAT OPRACOWANIA

PROJEKT BUDOWLANO-WYKONAWCZY
INSTALACJI CENTRALNEGO OGRZEWANIA
I CIEPŁEJ WODY UŻYTKOWEJ
NIERUCHOMOŚCI PRZY UL. LIBELTA 1-3 W GLIWICACH

PROJEKTANT

mgr inż. Wojciech Rylowski SLK/5450/PWOS/14

SPRAWDZAJĄCY

inż. Stanisław Boduszek 586/93

OPRACOWANIE

mgr inż. Karolina Wojtasik

NAZWA RYSUNKU

Rzut piwnicy - instalacja wody
ciepłej i cyrkulacji

DATA

03.2021

NR RYSUNKU

IS-08

SKALA

1:100