


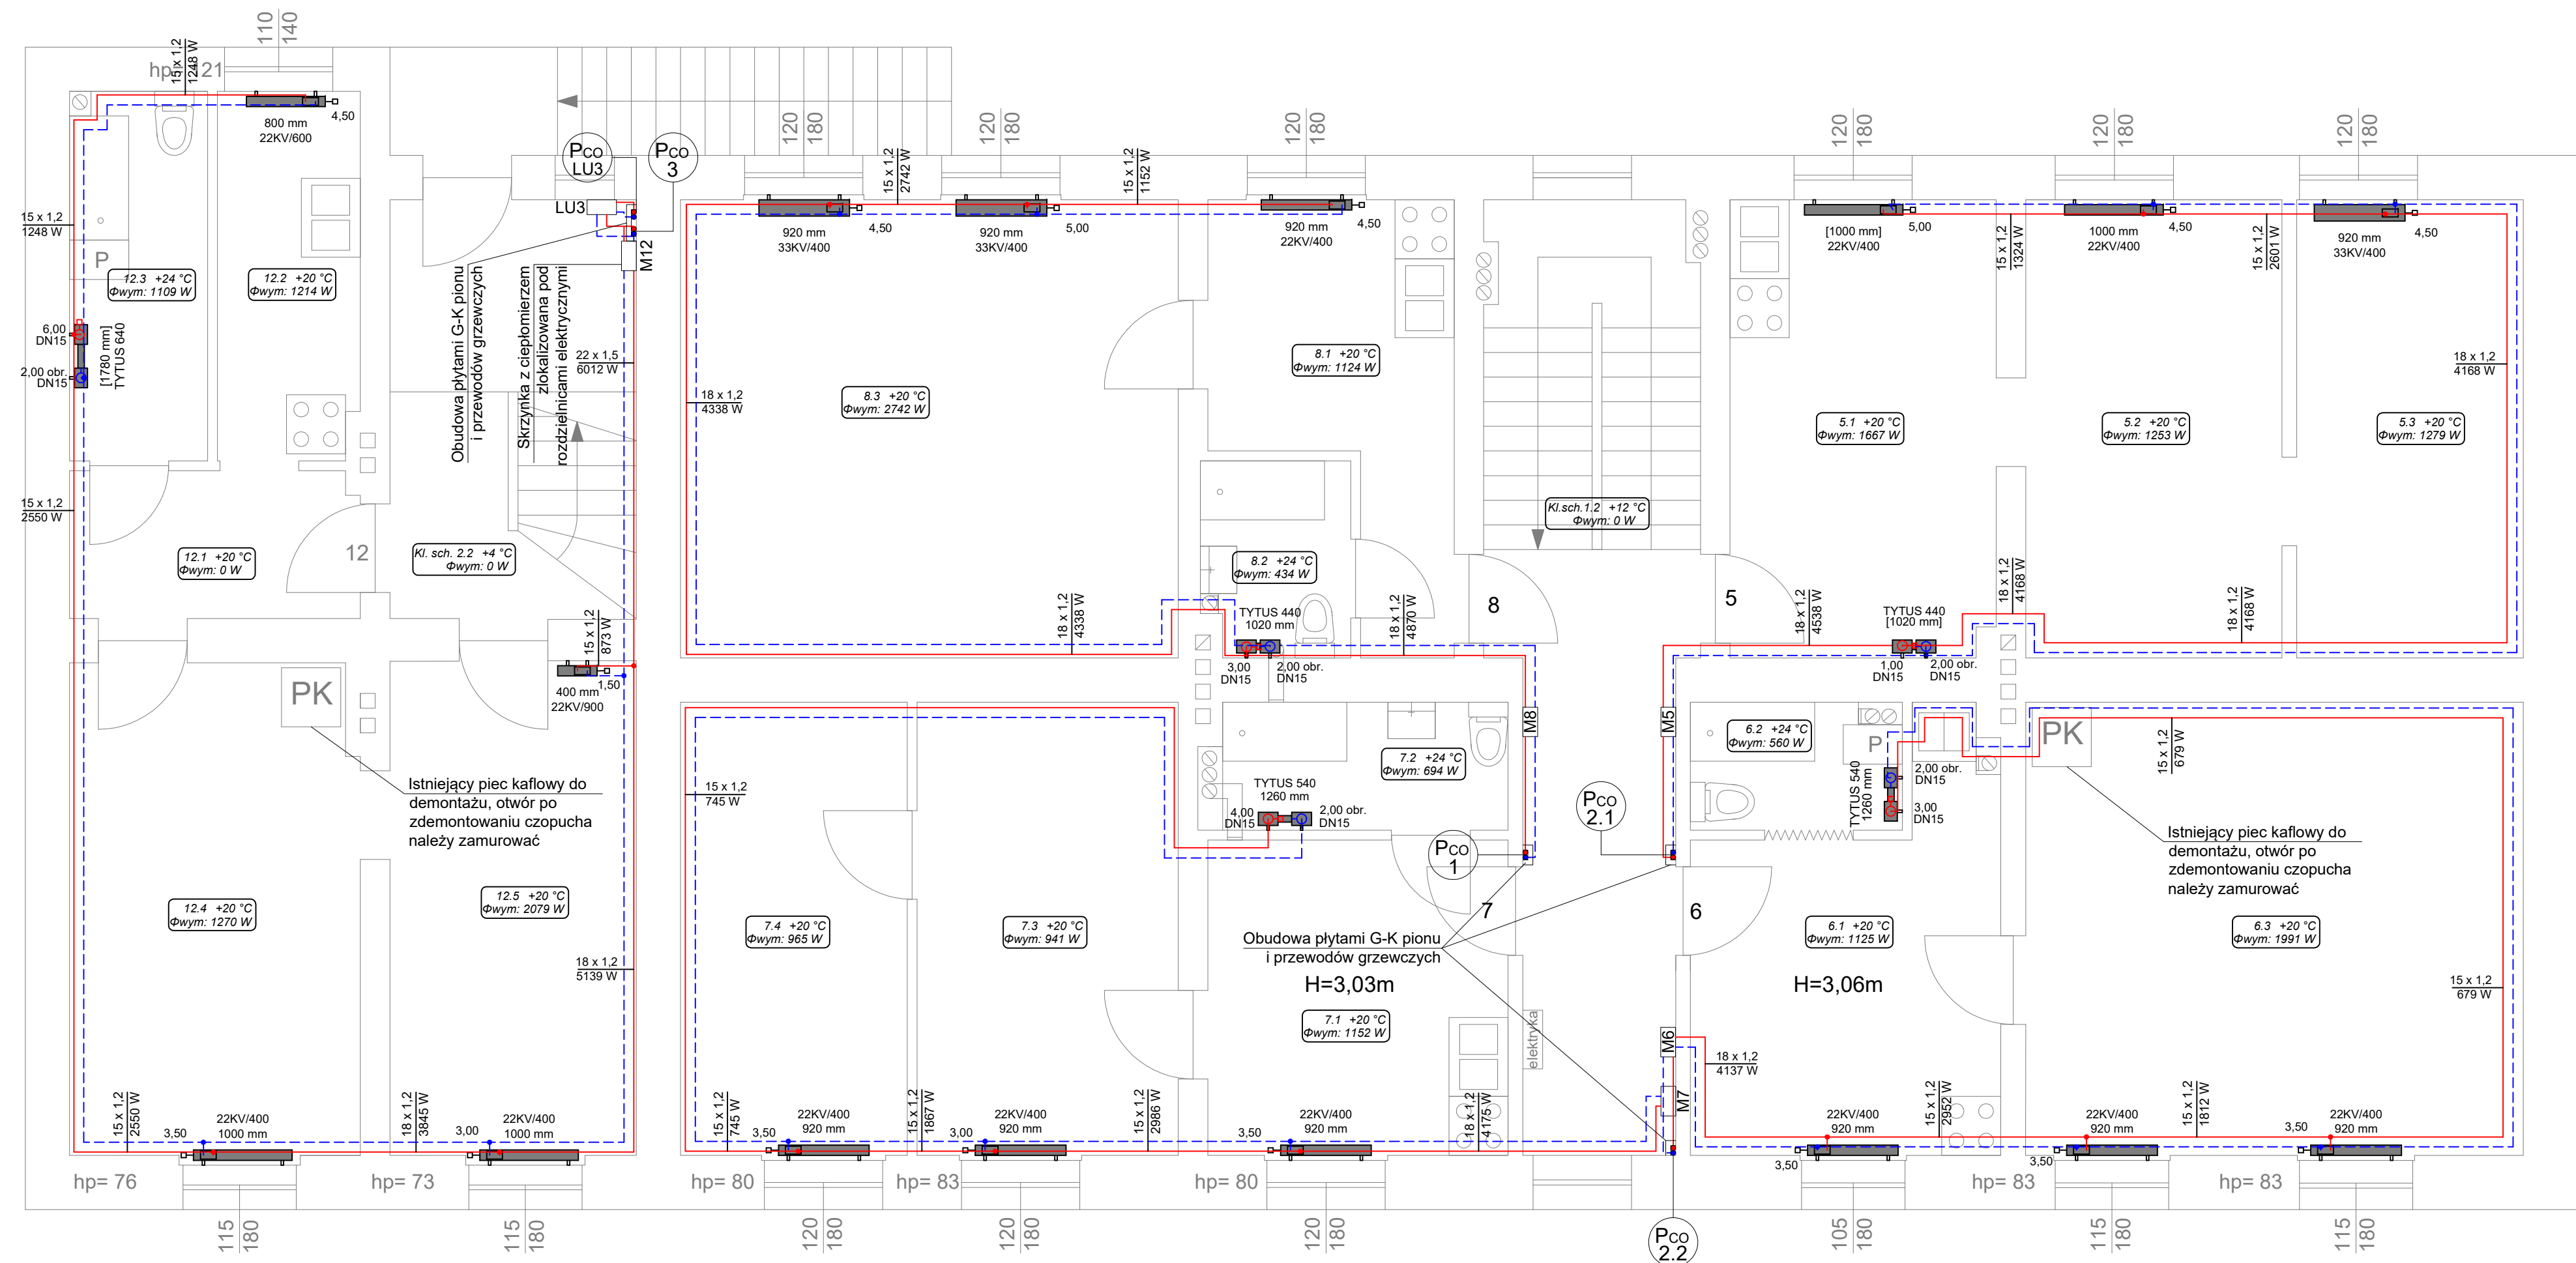

UWAGI:

1. Przewody instalacji grzewczej zaprojektowano z rur stalowych cienkościennych ocynkowanych zewnętrznie.
2. Grzejniki montować na wysokości min. 15 cm nad posadzką.
3. Wszystkie przewody w miejscach przejść przez dylatację i przegrody budowlane należy zabezpieczyć pieszami lub izolacją z pianki poliuretanowej na długości ok 30cm.
4. Wszystkie roboty należy wykonać zgodnie z Polskimi Normami, Warunkami Technicznymi Wykonania i Odbioru Robót oraz zgodnie ze sztuką budowlaną.
5. Rysunki rozpatrywać łącznie z informacjami zawartymi w części opisowej oraz z dokumentacją branżową.
6. Należy wykonać obudowę pionów grzewczych płytami G-K.
7. Użyte w dokumentacji projektowej nazwy firm, wyrobów budowlanych czy technologii należy traktować w myśl art. 29 ust. 3 ustawy "Prawo zamówień publicznych" jako informację nt. oczekiwanego standardu poziomu jakości, a nie ściśle jako wyrób konieczny do użycia.
8. Wszystkie wymiary, otwory i rzędne należy sprawdzić na budowie, a wszelkie odstępstwa należy korygować przy udziale projektanta i użytkownika, prace montażowe wykonywać zgodnie z obowiązującymi przepisami BHP, zarządzeniami oraz normami PN.
9. W przypadku kiedy lokalizacja skrzynki zawierającej armaturę pomiarową i regulacyjną może utrudnić otwieranie drzwi, skrzynki powinny zostać wktę do ściany na odpowiednią głębokość.
10. Przewody prowadzić pod stropem z zachowaniem dopuszczalnej wysokości ciągu komunikacyjnego, w przypadku braku możliwości oznakować.
11. Należy zachować szczególną ostrożność przy prowadzeniu przewodów grzewczych na korytarzach, w pobliżu istniejących instalacji gazowych zachować przepisową odległość. Sposób prowadzenia instalacji należy zweryfikować każdorazowo na budowie.
12. Należy zapewnić odpowiednią kompensację wydłużeń rurociągów zgodnie z katalogami producenta.
13. Ostateczne usytuowanie grzejników i sposób prowadzenia instalacji należy ustalić z lokatorami i projektantem przed rozpoczęciem robót.

Legenda:

1.08
Φwym: 1433 W

opis pomieszczenia:
straty ciepła

ilość płyt grzejnika

typ
grzejnika

głębokość
grzejnika

ilość konwektorów grzejnika

11

61 mm

wysokość grzejnika (mm)

21

80 mm

22KV/600
[1400 mm]

22

105 mm

długość grzejnika

33

166 mm

grzejnik płytowy

instalacja grzewcza, 80/60°C

instalacja grzewcza, 80/60°C
prowadzona pod stropem

zawór termostatyczny

zawór powrotny

zmiana wysokości prowadzenia

oznaczenie pionu

4 BLUE Wojciech Rykowski
<http://www/4blue.com.pl>
41-605 Świętochłowice ul.E.Imieli 13

INWESTOR
Wspólnota mieszkaniowa
przy ul. Opolskiej 19 w Gliwicach

JEDNOSTKA PROJEKTOWA
4 BLUE Wojciech Rykowski
41-605 Świętochłowice ul. E.Imieli 13

TEMAT OPRACOWANIA
PROJEKT BUDOWLANO-WYKONAWCZY
INSTALACJI CENTRALNEGO OGRZEWANIA
NIERUCHOMOŚCI PRZY UL. OPOLSKIEJ 19 W GLIWICACH

PROJEKTANT
mgr inż. Wojciech Rykowski SLK/5450/PWOS/14

SPRAWDZAJĄCY
inż. Stanisław Boduszek 586/93

OPRACOWANIE
mgr inż. Karolina Wojtasik

NAZWA RYSUNKU
**Rzut piętra I - instalacja
centralnego ogrzewania**

DATA
03.2021

NR RYSUNKU
IS-03

SKALA
1:50