


WITKIEWICZA_29 - PIWNICA

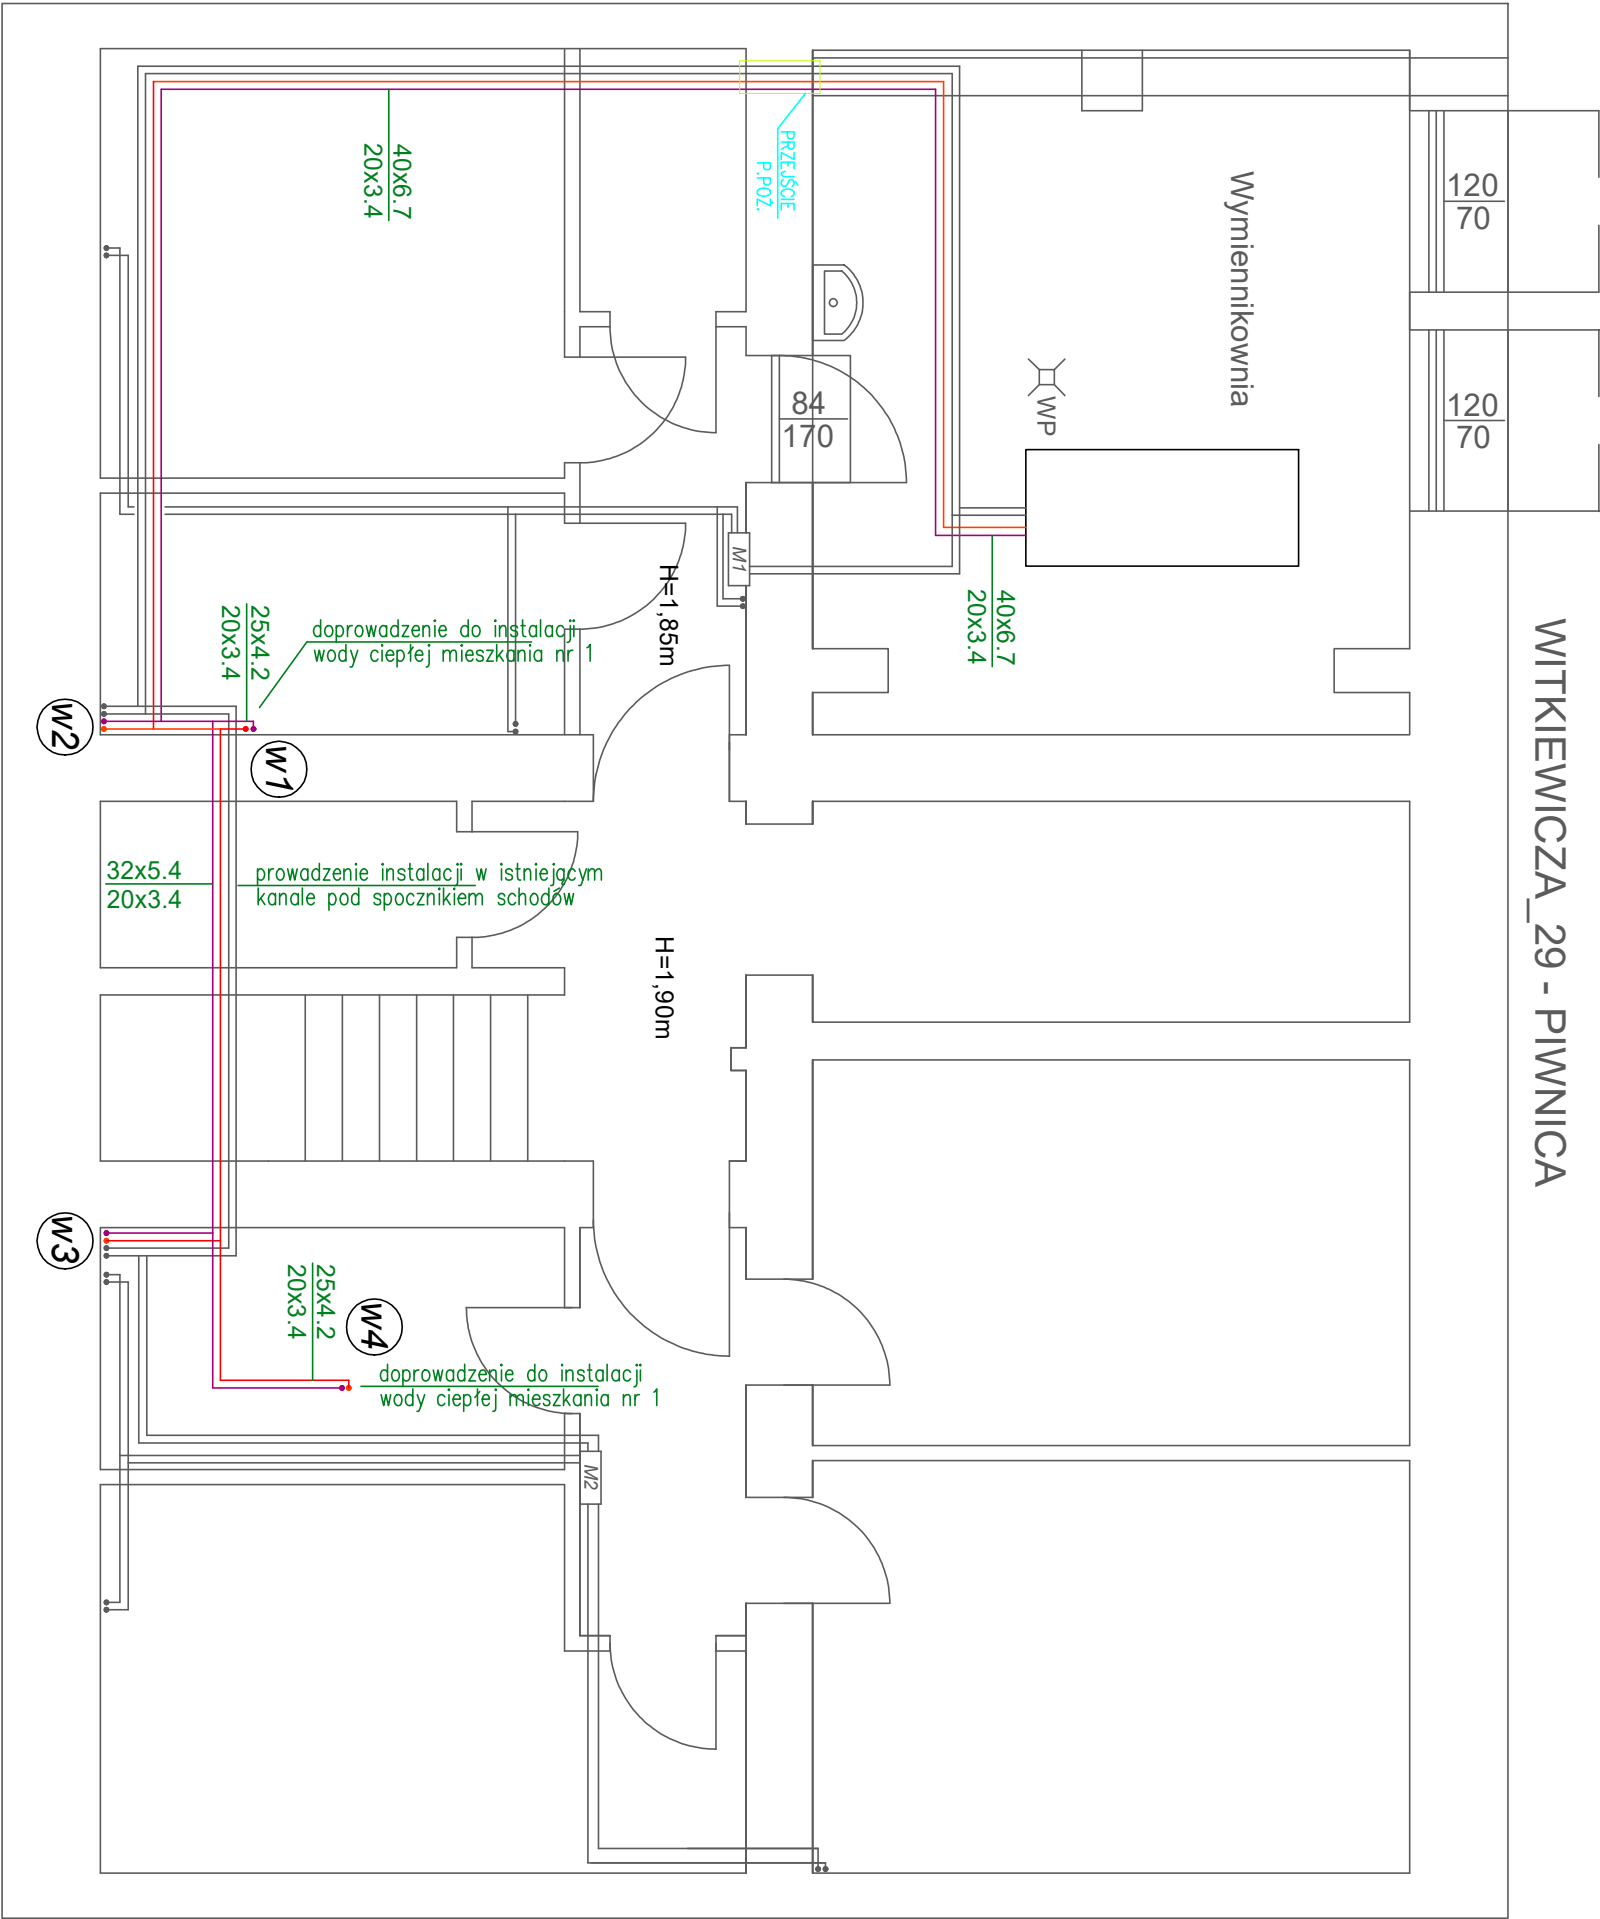

- UWAGI:
1. Wszystkie przewody instalacji wodnej prowadzone natynkowo oraz w brzdach zaizolować pianką poliuretanową zgodnie z zestawieniem materiałów;
 2. Sposób prowadzenia przewodów wody pokazano na rozwinięciu instalacji - rysunek nr C_06;
 3. Ostateczny przebieg projektowanych przewodów wody należy ustalić przed montażem na budowie;
 4. Podczas wykonywania przekuć należy omijać elementy konstrukcyjne budynku.

LEGENDA:

- 32x5.4 20x3.4 — Oznaczenie średnicy rur PP wody ciepłej —
20x3.4 — Oznaczenie średnicy rur PP cyrkulacji
- W2 — Oznaczenie pionów wody ciepłej i cyrkulacji
- Przewody instalacji wody ciepłej z rur PP PN20
- Przewody instalacji cyrkulacji z rur PP PN20

4b 4 BLUE Wojciech Rylowski http://www/4blue.com.pl 41-605 Świętochłowice ul.E.Imieli 13			
INWESTOR Wspólnota Mieszkaniowa w Gliwicach przy ul. Witkiewicza 29 44-100 Gliwice ul. Witkiewicza 29			
JEDNOSTKA PROJEKTOWA 4 BLUE Wojciech Rylowski 41-605 Świętochłowice ul. E.Imieli 13			
TEMAT OPRACOWANIA PROJEKT BUDOWLANO-WYKONAWCZY INSTALACJI C.O I C.W.U. NIERUCHOMOŚCI PRZY UL.WITKIEWICZA 29 W GLIWICACH			
PROJEKTANT mgr inż. Wojciech Rylowski SLK/5450/PWOS/14			
SPRAWDZAJĄCY inż. Stanisław Boduszek 586/93			
OPRACOWANIE mgr inż. Karolina Wojtasik			
NAZWA RYSUNKU			
Rzut piwnic - instalacja wody ciepłej i cyrkulacji			
DATA 05.2020	NR RYSUNKU C-01	SKALA 1:50	