



SKALA 1:50

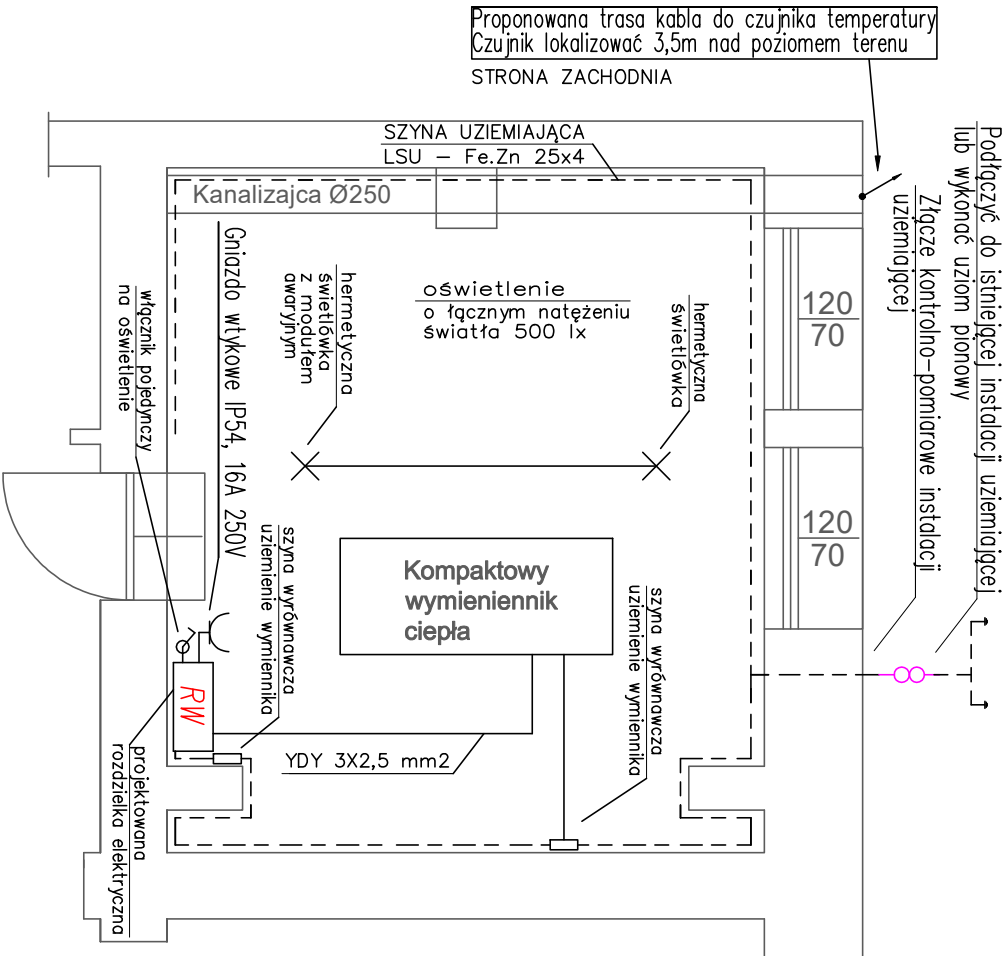

SKALA 1:100

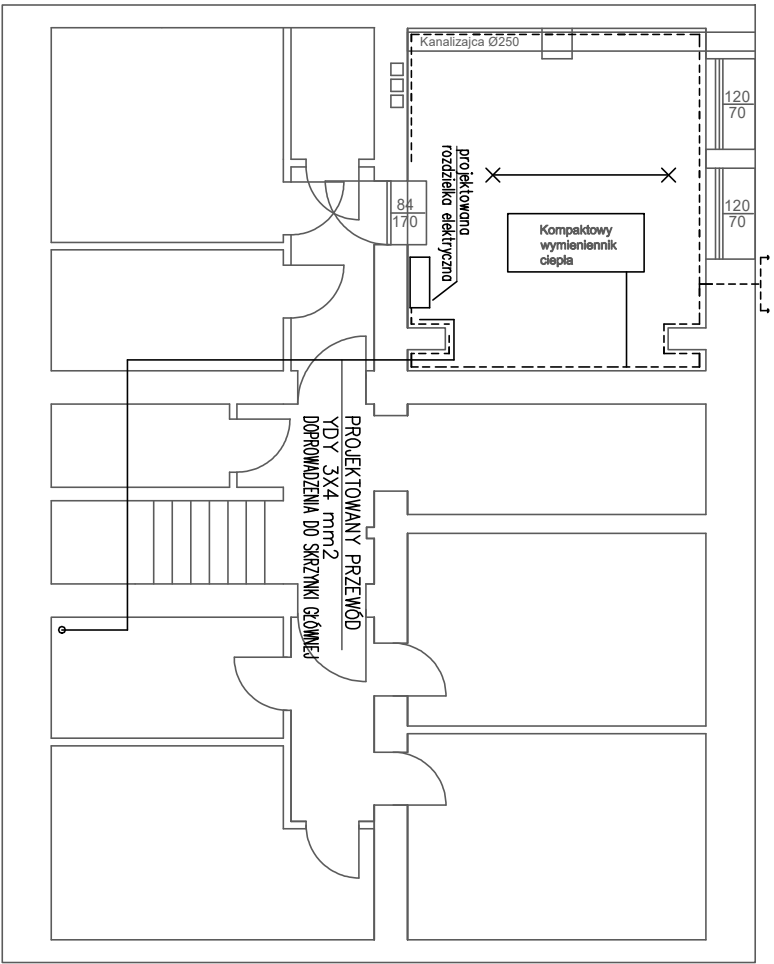

UWAGI:

1. Połączenia rurociągów z uziemieniem wykonać następująco:
 - rure opasać taśmą TL-1 odpowiedniej długości;
 - taśmę zacisnąć na rurociągu przy pomocy zacisku ZT1;
 - do taśmy dołączyć przewód LGY 16 mm k. żółtozielony;
 - na wolnym końcu przewodu LGY 16 zacisnąć końcówkę kablową KM16/6 i przykrecić ją śrubą ocynkowaną do płaskownika Fe/Zn 25x4;
2. Instalacja połączeń wyrównawczych należy podłączyć z:
 - uziomem otokowym budynku przez wykonaniepołączenia do najbliższego zwodu odprowadzającego instalacji odgromowej lub do istniejących w pomieszczeniach technicznych instalacji uziemiających, płaskownikiem Fe/Zn 25x4;
 - z szyną wyrównawczą , płaskownikiem Fe/Zn 25 x 4.
3. Do projektowanej instalacji połączeń wyrównawczych należy podłączyć wszystkie metalowe obudowy urządzeń technologicznych, rurociągi, sieci CO oraz zacisk PE szafki AKPIA i wymiennika.
4. Po wykonaniu instalacji wykonać wymagane przepisami pomiary, a w szczególności pomiar skuteczności ochrony przeciwporażeniowej (spełnienie warunku szybkiego wyłączenia).



4 BLUE Wojciech Rylowski
<http://www/4blue.com.pl>
41-605 Świętochłowice ul.E.Imieli 13

INWESTOR

Wspólnota Mieszkańcowa w Gliwicach przy ul. Witkiewicza 29
44-100 Gliwice ul. Witkiewicza 29

JEDNOSTKA PROJEKTOWA

4 BLUE Wojciech Rylowski
41-605 Świętochłowice ul. E.Imieli 13

TEMAT OPRACOWANIA

PROJEKT BUDOWLANO-WYKONAWCZY DOSTOSOWANIA POMIESZCZENIA
TECHNICZNEGO NA WYMIENNIKOWNIE W CELU PODŁĄCZENIA
DO MIEJSKIEJ SIECI CIEPŁOWNICZEJ PEC NIERUCHOMOŚCI PRZY
UL. WITKIEWICZA 29 W GLIWICACH

PROJEKTANT

mgr inż. Adam Skrzypiec SLK/5254/POOE/14

OPRACOWANIE

mgr inż. Wojciech Rylowski

NAZWA RYSUNKU

**Instalacja elektryczna dla potrzeb
wymienników**

DATA
05.2020

NR RYSUNKU
E-01

SKALA
