


WITKIEWICZA_29 - PIWNICA

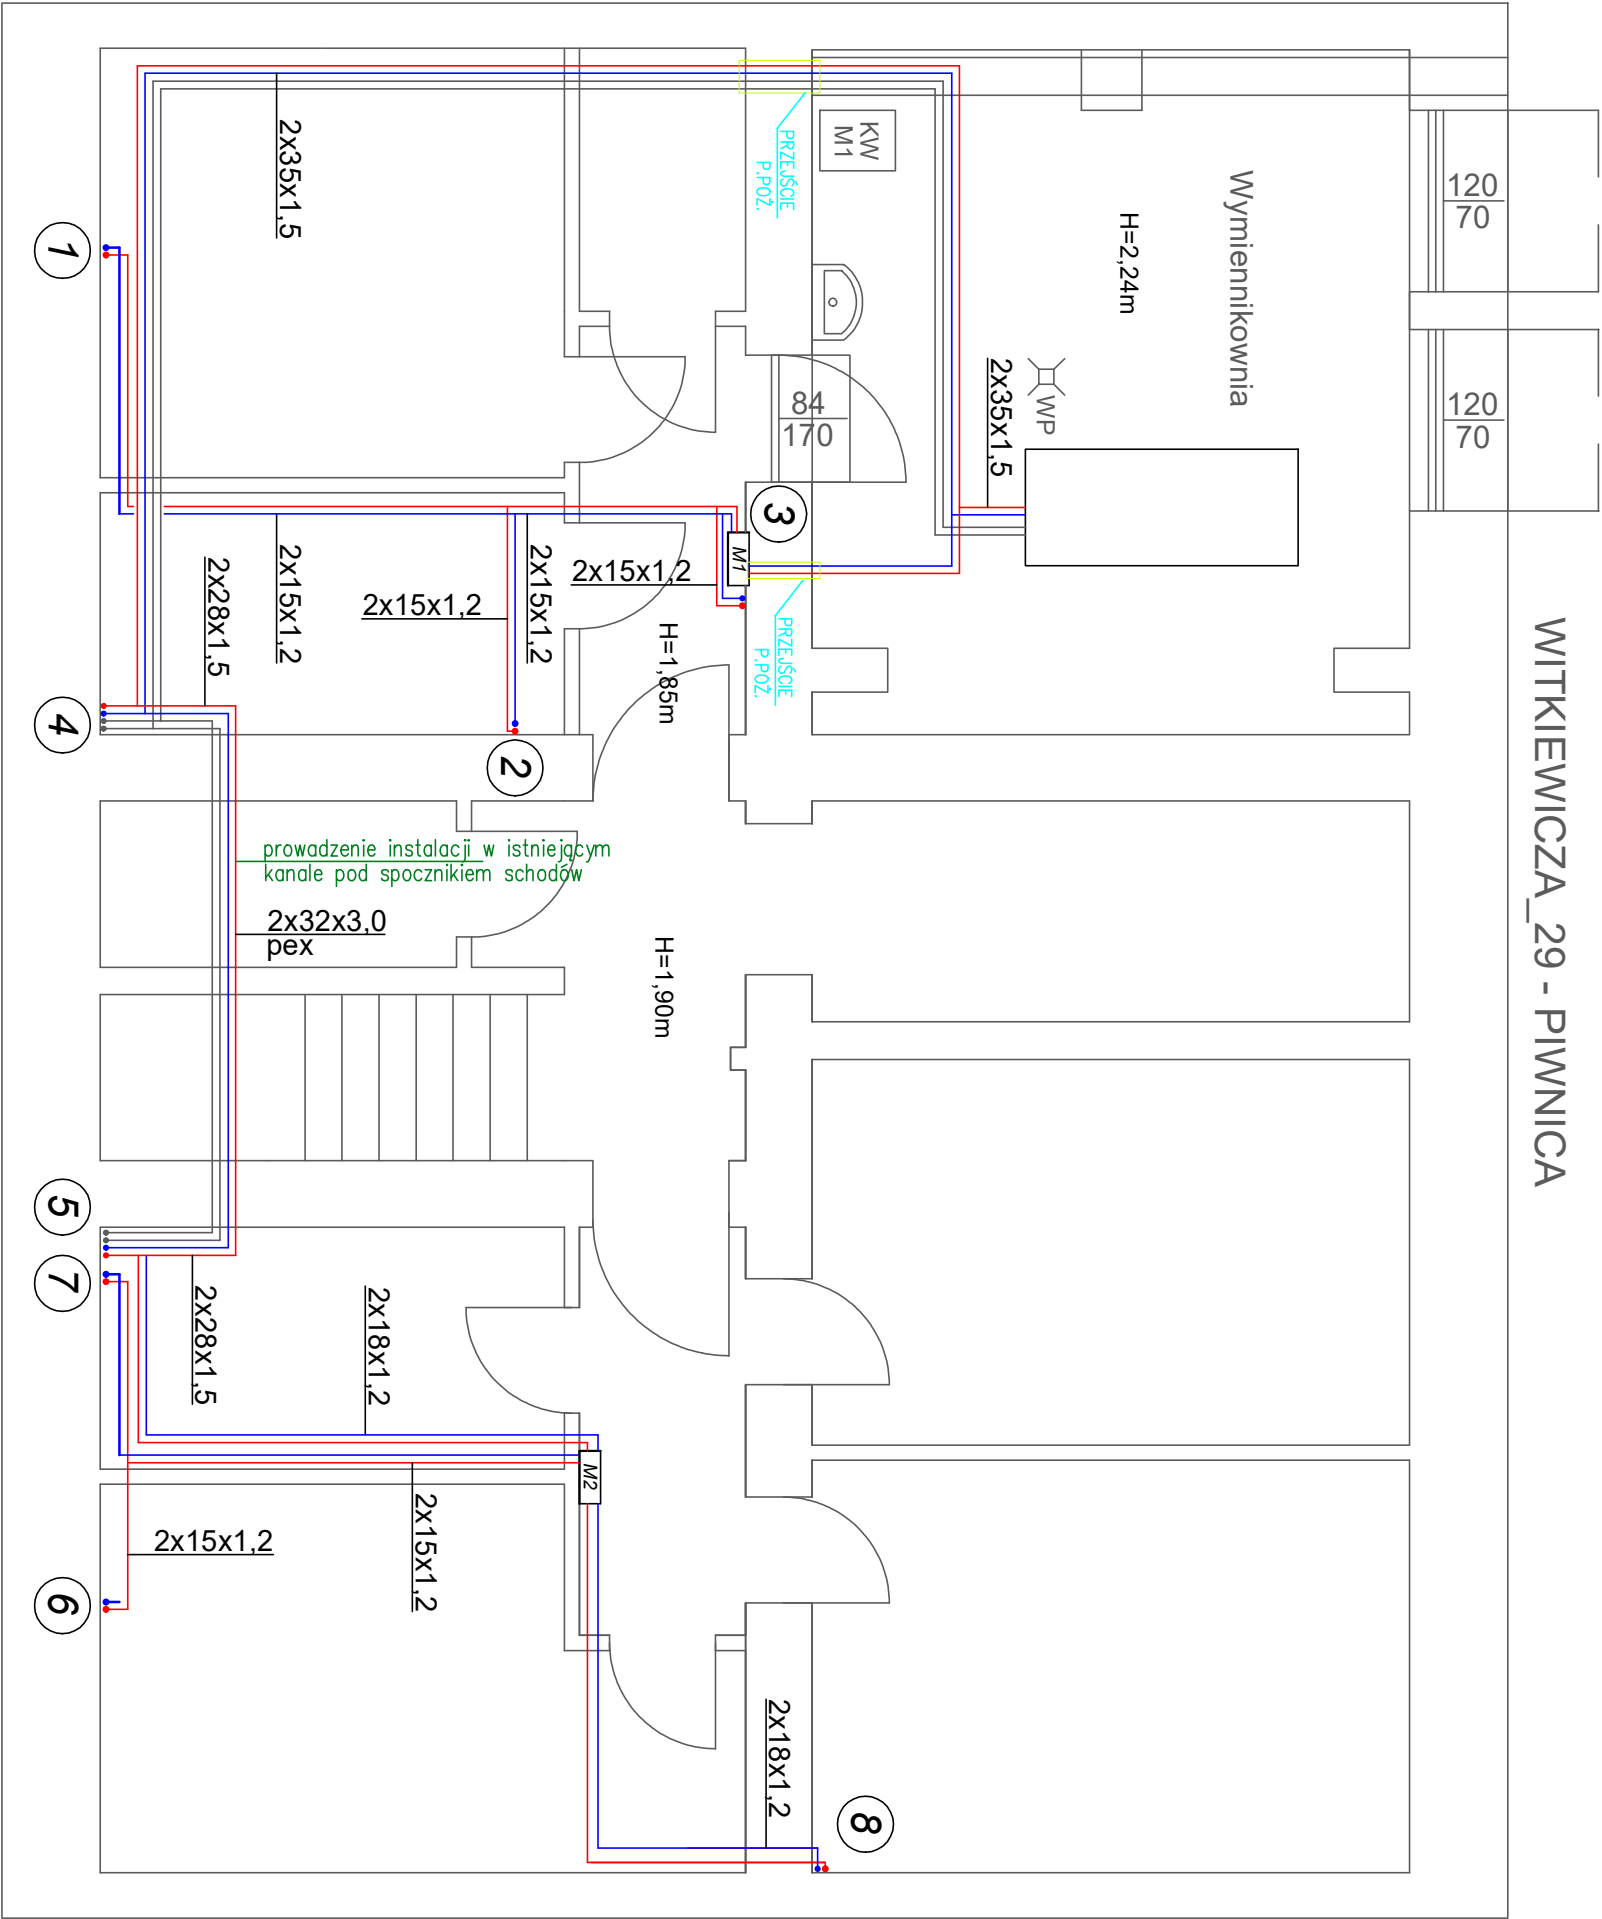

Uwaga:

1. Sposób prowadzenia przewodów oraz średnice podejść do grzejników pokazano na rozwinięciu instalacji centralnego ogrzewania. Miejsca wymagające zmiany lokalizacji podejść do grzejników zidentyfikować na budowie.
2. Przewody prowadzone w pomieszczeniach piwnicznych i na klatce schodowej należy zaizolować.
3. Należy zachować szczególną ostrożność przy prowadzeniu przewodów grzewczych na korytarzach, w pobliżu istniejących instalacji gazowych zachować przepisową odległość. Sposób prowadzenia instalacji należy zweryfikować każdorazowo na budowie.
4. Należy zapewnić odpowiednią kompensację wydłużeń rurociągów zgodnie z katalogami producenta.
5. Ostateczne usytuowanie grzejników i sposób prowadzenia instalacji należy ustalić z lokatorami i projektantem przed rozpoczęciem robót.

Legenda:

- M3** Szafka rozdzielaczowa pojedyncza z zabudowanymi ciepłonierzami i zaworami regulacyjnymi
- 2x15x1,2** Instalacja zasilania i powrotu centralnego ogrzewania z rur stalowych ocynk. zewnętrznie
- 2x32x3,0 pex** Instalacja zasilania i powrotu centralnego ogrzewania z rur tworzywowych typu Pex/AlPex
- 1** Piony instalacji centralnego ogrzewania

4 BLUE Wojciech Rylowski
<http://www/4blue.com.pl>
41-605 Świętochłowice ul.E.Imieli 13

INWESTOR
Współnota Mieszkaniowa w Gliwicach przy ul. Witkiewicza 29
44-100 Gliwice ul. Witkiewicza 29

JEDYNYSTA PROJEKTOWA
4 BLUE Wojciech Rylowski
41-605 Świętochłowice ul. E.Imieli 13

TEMAT OPRACOWANIA
PROJEKT BUDOWLANO-WYKONAWCZY INSTALACJI C.O I C.W.U.
NIERUCHOMOŚCI PRZY UL. WITKIEWICZA 29 W GLIWICACH

PROJEKTANT
mgr inż. Wojciech Rylowski SLK/5450/PWOS/14

SPRAWDZAJĄCY
inż. Stanisław Boduszek 586/93

OPRACOWANIE
mgr inż. Karolina Wojtasik

NAZWA PRZEBUDOWY

Rzut piwnic - instalacja centralnego ogrzewania

DATA 05.2020 **NR PRZEBUDOWY** S-01 **SKALA** 1:50