

Oznaczenia:

- CYZ2-50-0,9

- grzejnik stałowy płytowy Ventil Compact firmy Purno, z zasilaniem dolnym wielkość grzejnika
- STD-40/90

- grzejnik łazienkowy drabinkowy Standard 3D firmy Instal Projekt wielkość grzejnika
- 1

- numer mieszkania
- 1

- numer mieszkania niedostępny podczas inwentaryzacji
- 1


- pion, numer pionu
- 35

+20°C

- numer pomieszczenia, projektowana temperatura
- przewód powrotny instalacji c.o.
- przewód zasilający instalacji c.o.
- przejście poz.
- PS

- punkt stały
- źródło ciepła do demontażu
- szafka licznikowa z zabudowanym depiomerzem, zaworem regulacyjnym i zaworami odcinającymi
- dn 18

- opis działki, rura ze stali węglowej ocynkowanej KanTherm STEEL, firmy KanTherm
- zawór kulowy gwintowany, PN 20

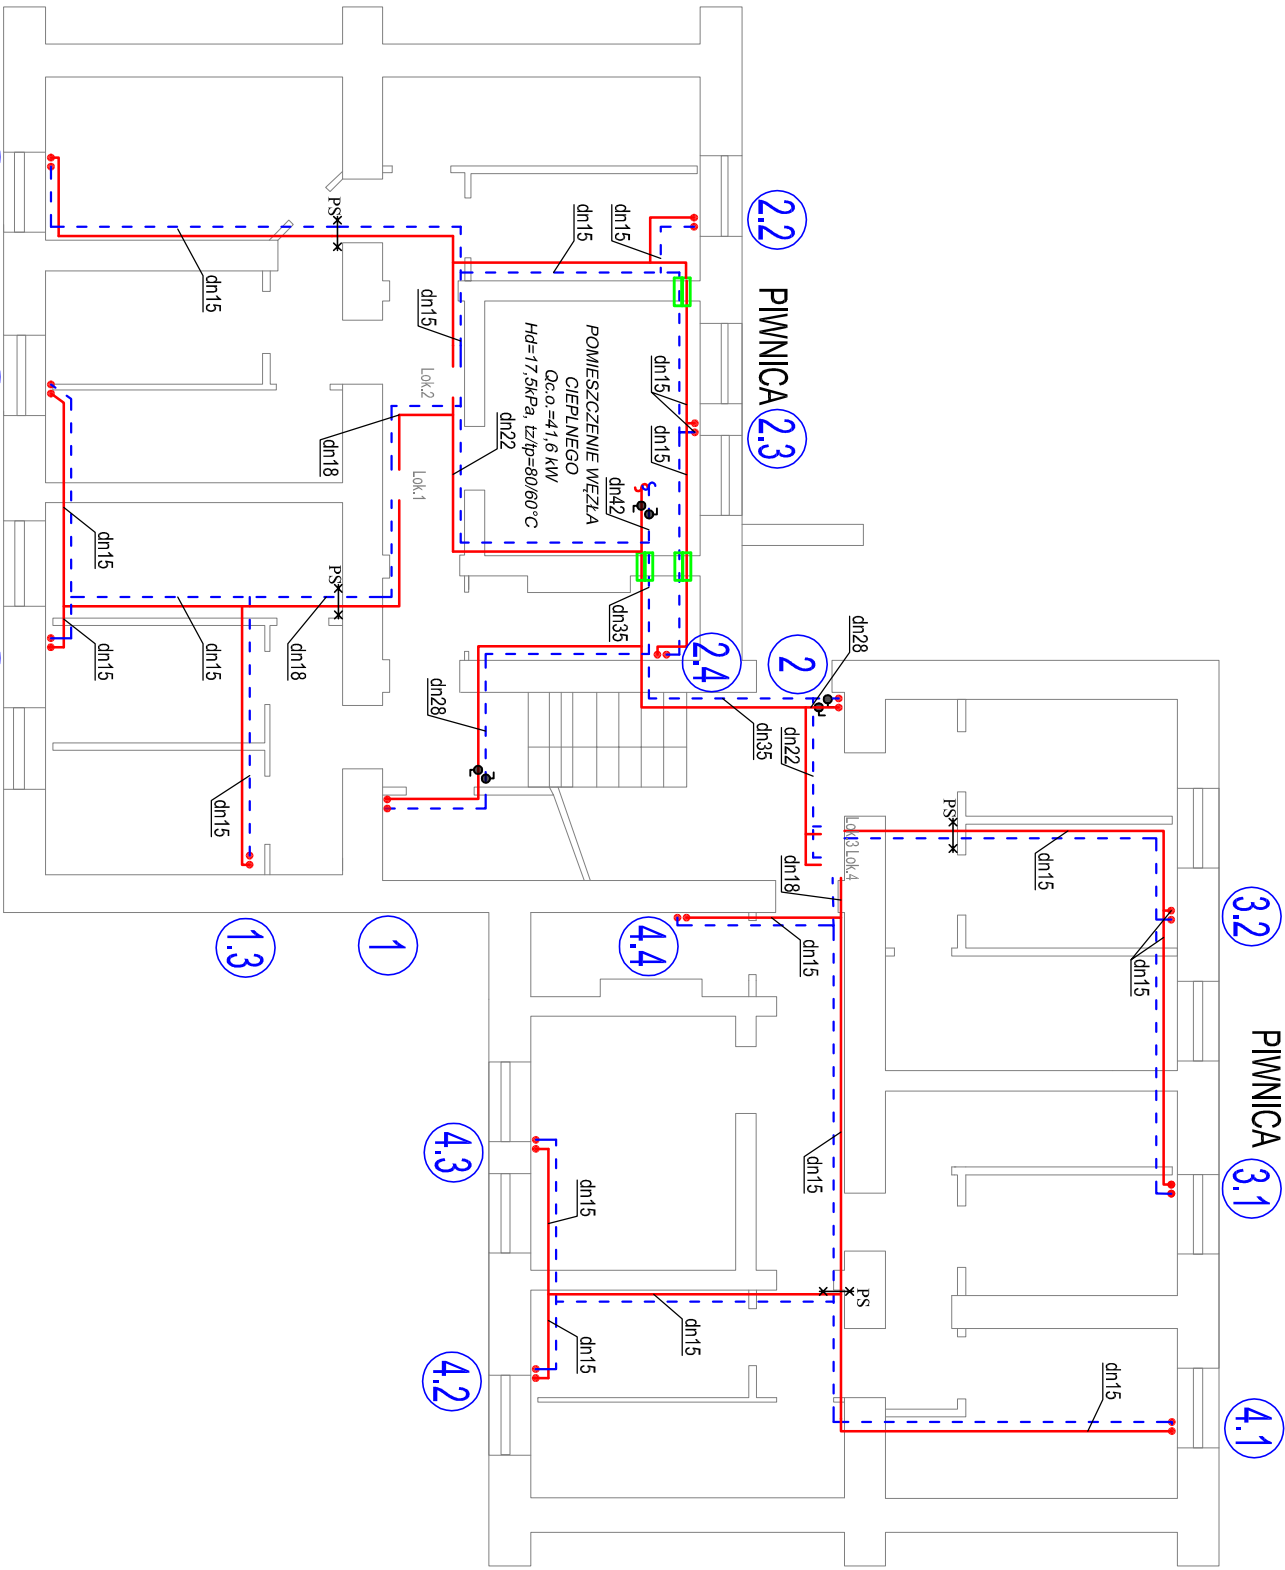

- Uwagi:
- Przewody wykonać z rur ze stali węglowej ocynkowanej w systemie zaprasowywanym KanTherm STEEL, firmy KanTherm.
 - Przewody zaciłować zgodnie z wytycznymi w opisie technicznym.
 - Grzejniki stałowe, płytowe dobrać zasilane typu Ventil Compact firmy Purno. W łazienkach grzejniki drabinkowe typ Standard 3D firmy Instal Projekt lub grzejniki płytowe ocynkowane z zasilaniem dolnym typu Ventil Compact firmy Purno.
 - Przy grzejnikach łazienkowych na gaźniakach zasilających zamontować zawory termosyfatyczne posie typu AV9 firmy Oventrop. Na gaźniakach powrotnych przy grzejnikach montować zawory kulowe oddziałujące typ Combi 2 firmy Oventrop.
 - Grzejniki dołączane wyposażone są we wkładkę zaworową.
 - Na odciskach od pionów do lokalii na przewodzie powrotnym zamontować zawory regulacyjne Hycoson VTZ, firmy Oventrop, na zasilaniu zawory kulowe PN20.
 - Na pionach zamontować zawory kulowe PN20 na zasilaniu i powrocie.
 - Na przewodach prowadzących do węzła ciepłego zamontować zawory kulowe PN20.
- Celem opomiarowania lokalii wykonać montaż liczników ciepła DN15 Multical 302, firmy Kamstrup, DN15 o zakresie pomiarowym Q od 0,06 do 0,6 m3/h. Liczniki montować na zasilaniu, przed licznikami zamontować filtry skłonne. Szafka licznikowa montować tak, aby nie zawężać szerokości spoczynków. Należy oznaczyć przynależność licznika do danego lokalii.
 - Piony i przewody prowadzone na klatce schodowej obudować płytą G-K i pomalować na biało.
 - Możliwość pozostawienia istniejącej instalacji c.o. uzgodnić z inspektorem na budowie.
 - Dokładnie miejsce montażu grzejników w kuchniach i łazienkach uzgodnić z właścicielem lokalii.
 - Szczegółowe prowadzenie przewodów ustalić podczas montażu, uwzględniając ewentualne kolizje z innymi instalacjami.

ekoprojekt Ekoprojekt, al. Krakowska 224, 02-219 Warszawa, tel. [22] 886-44-39, faks [22] 846-87-43, blun@ekoprojekt.com				
NAZWA OPRACOWANIA: PROJEKT BUDOWLANY WYKONAWCZY BUDOWY INSTALACJI CENTRALNEGO OGRZEWANIA				
OBIEKT BUDYNEK MIESZKALNY UL. WITKIEWICZA 33, GLIWICE DZ. EW. NR 421, OBRĘB ZATORZE				
OPRACOWAŁA MGR INŻ. KALINA KONKOL -WISNIEWSKA PROJEKTOWAŁ MGR INŻ. DOMINIK PODLASEK SPRAWDZIŁ MGR INŻ. PIOTR CHOĆIAJ	NR UPRAWN.	PODPIS	STADIUM:	
			BRANŻA:	
			NUMER RYSUNKU	
			PBW	
			SANITARNIA	
MAZ0997/PWBS/19 Sprawdzenie i uwzględnienie uwag i uwag z inwentaryzacji Instalacji i urządzeń ciepłoty i wentylacyjnych głównych, wodociągów i kanalizacji MAZ0472/PWOS/05 Sprawdzenie i uwzględnienie uwag i uwag z inwentaryzacji Instalacji i urządzeń ciepłoty i wentylacyjnych głównych, wodociągów i kanalizacji				
NAZWA RYSUNKU: RZUT PIWNIC			SKALA 1:100	DATA 03.2020