


Oznaczenia:

- grzejnik słabowy płytowy Veritil Compact firmy Purmo, z zasileniem dolnym wielkość grzejnika
 - grzejnik łazienkowy grzejnikowy Standard 3D firmy Instal Projekt wielkość grzejnika
 - numer mieszkalnia
 - numer mieszkania niedosepnego podczas inwentaryzacji
 - pion, numer pionu
 - numer pomieszczenia, projektowana temperatura
 - przewód powrotny instalacji c.o.
 - przewód zasilający instalacji c.o.
 - przejście podł.
 - punkt stały
 - źródło ciepła do demontażu
 - szafka licznikowa z zabudowanym ciepłomierzem, zaworem regulacyjnym i zaworami oddajacymi
 - zawór kulowy gwintowany, PN 20

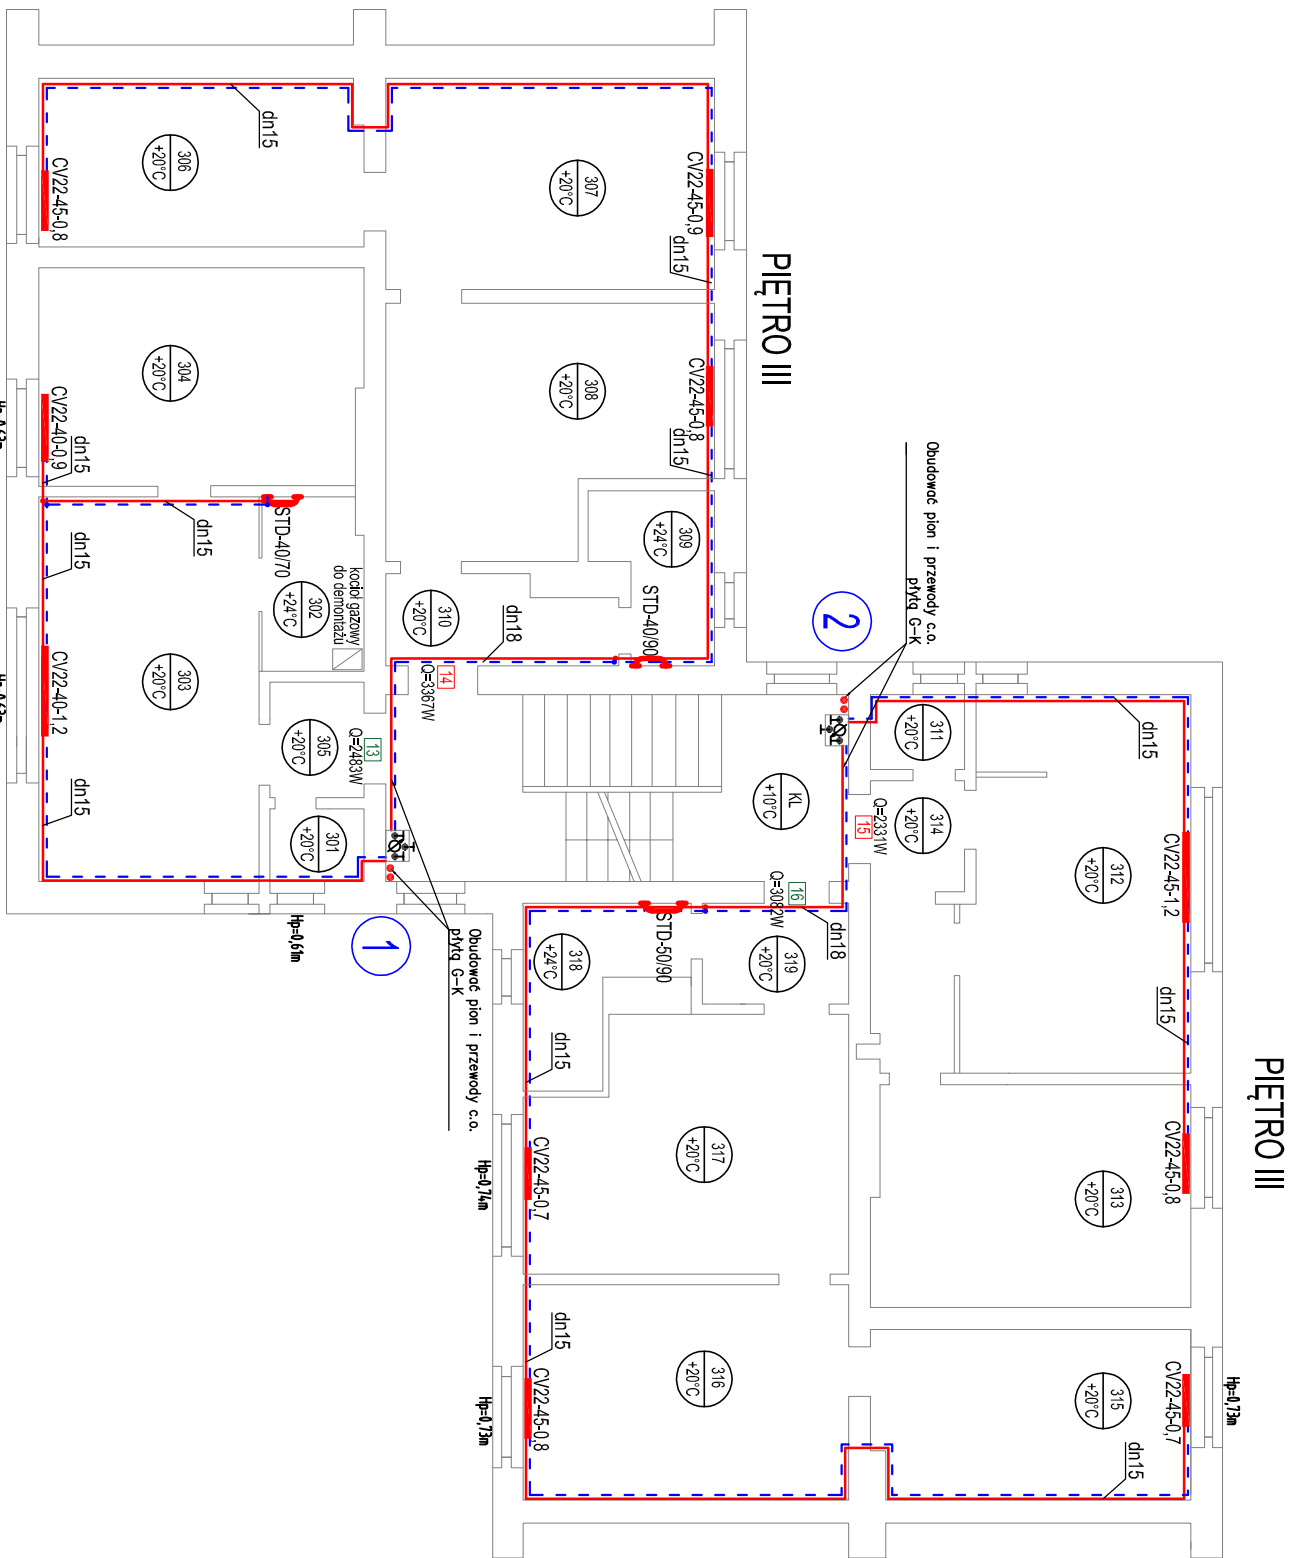

Uwagi:

1. Przewody wykonane z rur ze stali węglowej ociekanej w systemie zaprasowywanym KanTherm STEEL, firmy KanTherm.
2. Przewody zaizolować zgodnie z wytycznymi w opisie technicznym.
3. Grzejniki szklone, płytkowe albo zastlane typu Ventil Compact firmy Purno. W łazienkach grzejniki drabinkowe typ Standard 3D firmy Instal Projekt lub grzejniki płytkowe ociekowane z zastlaniem dolnym typu Ventil Compact firmy Purno.
4. Przy grzejnikach łazienkowych na gąsienkach zastających zamontować zawory termostaticzne posite typu AV9 firmy Overtop. Na gąsienkach powieszonych przy grzejnikach montować zawory kulowe odciążające typ Combi z firmy Overtop.
5. Grzejniki dołączane wyposazone są we wkładki zamontowa.
6. Na odciskach od pomon do lokalu na przewodzie powrotnym zamontować zawory regulacyjne Hycocan V17Z firmy Overtop, na zastlelu zaworu kulowe PN20.
7. Na przewodach prowadzących do węża ciepłego zamontować zawory kulowe PN20.
8. Ciepłem opomiarowania lokalu wykonać montaż liczników ciepła DN15 Multical 302 firmy Kamstrup, DN15 o zakresie pomiarowym Q od 0,06 do 0,6 m3/h. Liczniki montować na zastlelu, przed licznikami zamontować filtry siłowe. Szaki licznikowe montować tak, aby nie zawęziły szerokości spojniczków. Należy oznaczyć przynależność licznika do danego lokalu.
9. Pręty i przewody prowadzone na klatce schodowej obudować płytą G-K1 i pomalować na biało.
10. Możliwość pozostawienia ismiałej instalacji c.o. uzgodnić z inspektorem na budowie.
11. Dokładne miejsce montażu grzejników w kuchniach i łazienkach uzgodnić z właścicielem lokalu.
12. Szczegółowe prowadzenie przewodów ustalić podczas montażu, uwzględniając ewentualne kolizje z innymi instalacjami.

OBJEKT		BUDYNEK MIESZKALNY UL. WITKIEWICZA 33, GLIWICE DZ. EW. NR 421, OBREB ZATORZE	
OPRACOWAŁA	NR UPRAWNI.	PODPIS	STADIUM:
MGR INŻ. KALINA KONKOL -WIŚNIEWSKA	-		BRANŻA:
PROJEKTOWAŁ	MAZ/0997/P/WBS/19		SANITARIJA
MGR INŻ. DOMINIK PODLASEK	specjalistyczne instalacje i urządzenia elektryczne, instalacji i urządzeń elektrycznych, wentylacyjnych, gazowych, wodociągowych i kanalizacyjnych		NUMER RYSUNKU
SPRAWDZIŁ	MAZ/0472/P/WOS/05		6
MGR INŻ. PIOTR CHOCIĄJ	specjalistyczne instalacje i urządzenia elektryczne, instalacji i urządzeń elektrycznych, wentylacyjnych, gazowych, wodociągowych i kanalizacyjnych		
NAZWA RYSUNKU:	RZUT PIĘTRA III		
	SKALA 1:100	DATA 03.2020	