



SKALA 1:50

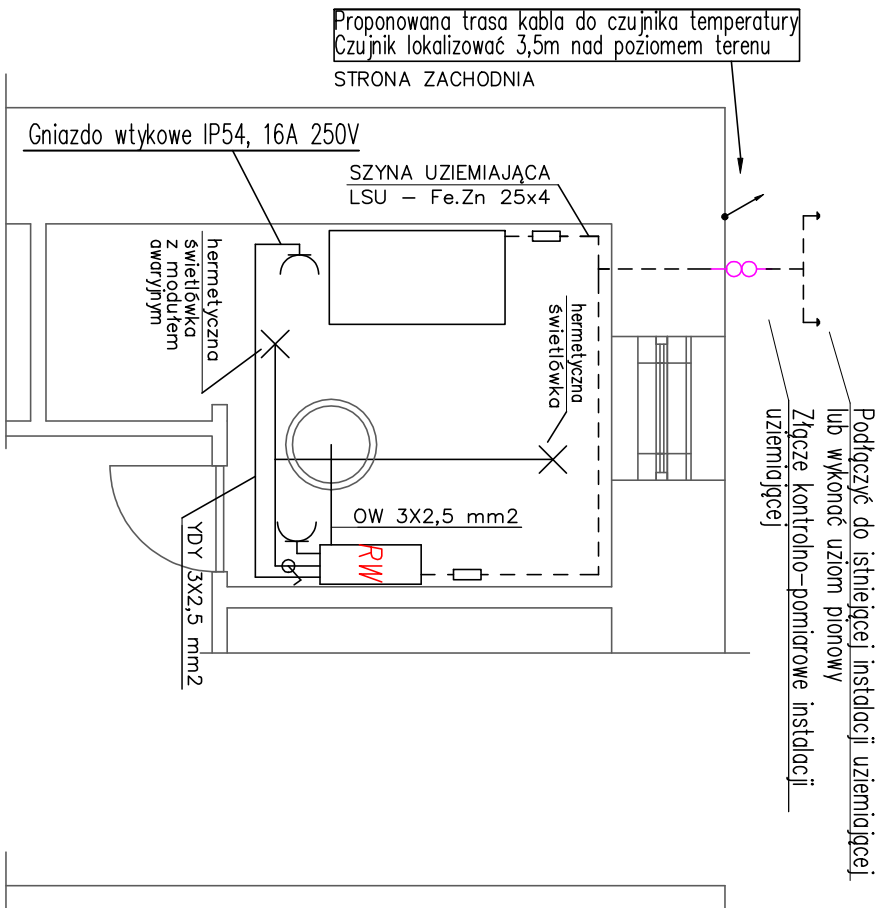

SKALA 1:100

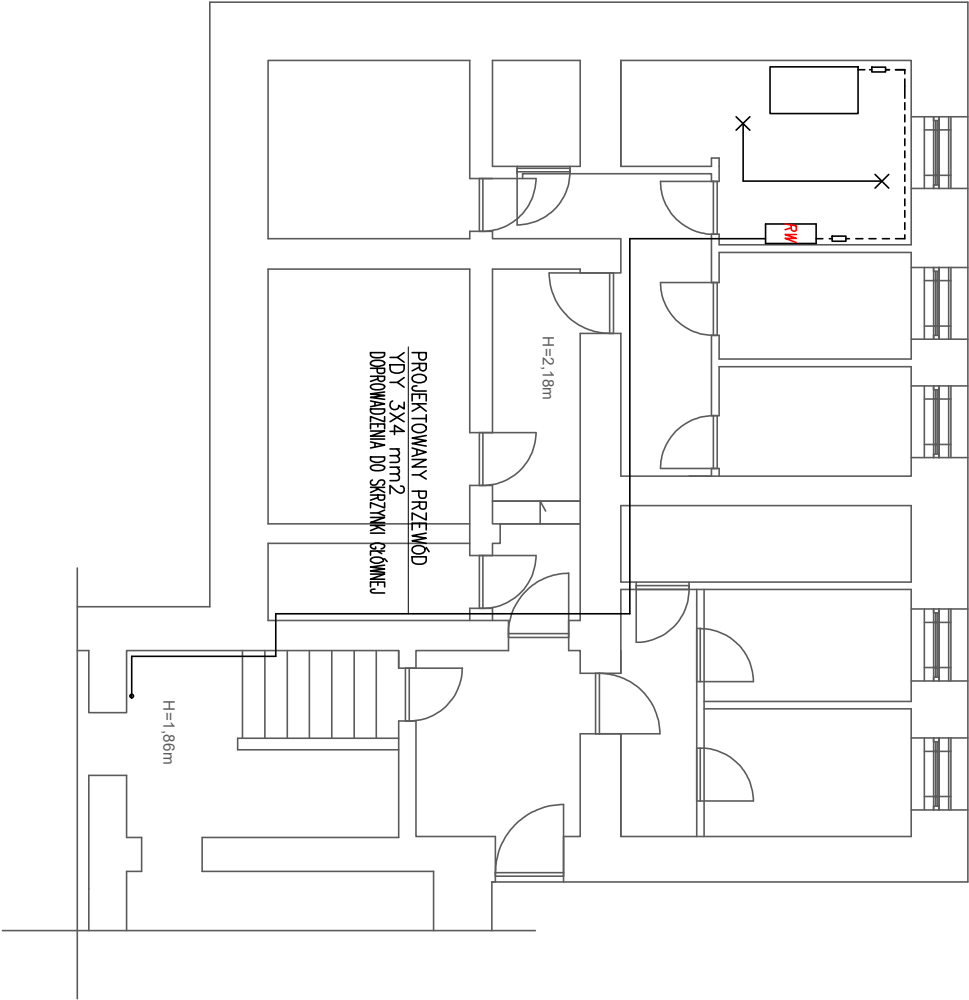

UWAGI:

1. Połączenia rurociągów z uziemieniem wykonac następująco:
 - rure opasoć taśmą TL-1 odpowiedniej długości;
 - taśmę zacisnąć na rurociągu przy pomocy zacisku ZT1;
 - do taśmy dołączyć przewód LGY 16 mm k. żółtozielony;
 - na wolnym końcu przewodu LGY 16 zacisnąć końcówkę kablową KM16/6 i przykrecić ją śrubą ocynkowaną do płaskownika Fe/Zn 25x4;
2. Instalacja połączeń wyrównawczych należy połączyć z:
 - uziomem otokowym budynku przez wykonaniepołączenia do najbliższego zwołu odprowadzającego instalacji odgromowej lub do istniejących w pomieszczeniach technicznych instalacji uziemiających, płaskownikiem Fe/Zn 25x4;
 - z szyną wyrównawczą , płaskownikiem Fe/Zn 25 x 4.
3. Do projektowanej instalacji połączeń wyrównawczych należy podłączyć wszystkie metalowe obudowy urządzeń technologicznych, rurociągi, sieci CO oraz zacisk PE szafki AKPIA i wymiennika.
4. Po wykonaniu instalacji wykonać wymagane przepisami pomiary, a w szczególności pomiar skuteczności ochrony przeciwporażeniowej (spełnienie warunku szybkiego wyłączenia).

4 BLUE Wojciech Rykowski http://www/4blue.com.pl 41-605 Świętochłowice ul.E.Imieli 13		
INWESTOR Współnota Mieszkańcowa w Gliwicach przy ul. Witkiewicza 35 44-100 Gliwice ul. Witkiewicza 35		
JEDNOSTKA PROJEKTOWA 4 BLUE Wojciech Rykowski 41-605 Świętochłowice ul. E.Imieli 13		
TEMAT OPRACOWANIA PROJEKT BUDOWLANO-WYKONAWCZY BUDOWY WĘZŁA CIEPŁEGO WRAZ Z POMIESZCZENIEM STACJI WYMIENNIKÓW CIEPŁA W CELU PODŁĄCZENIA DO MIEJSKIEJ SIECI CIEPŁOWNICZEJ PEC NIERUCHOMOŚCI PRZY UL. WITKIEWICZA 35 W GLIWICACH		
PROJEKTANT mgr inż. Adam Skrzypiec SLK/5254/POOE/14		
OPRACOWANIE mgr inż. Wojciech Rykowski		
NAZWA RYSUNKU Instalacja elektryczna dla potrzeb wymiennikowni		
DATA 06.2020	NR RYSUNKU E-01	SKALA