


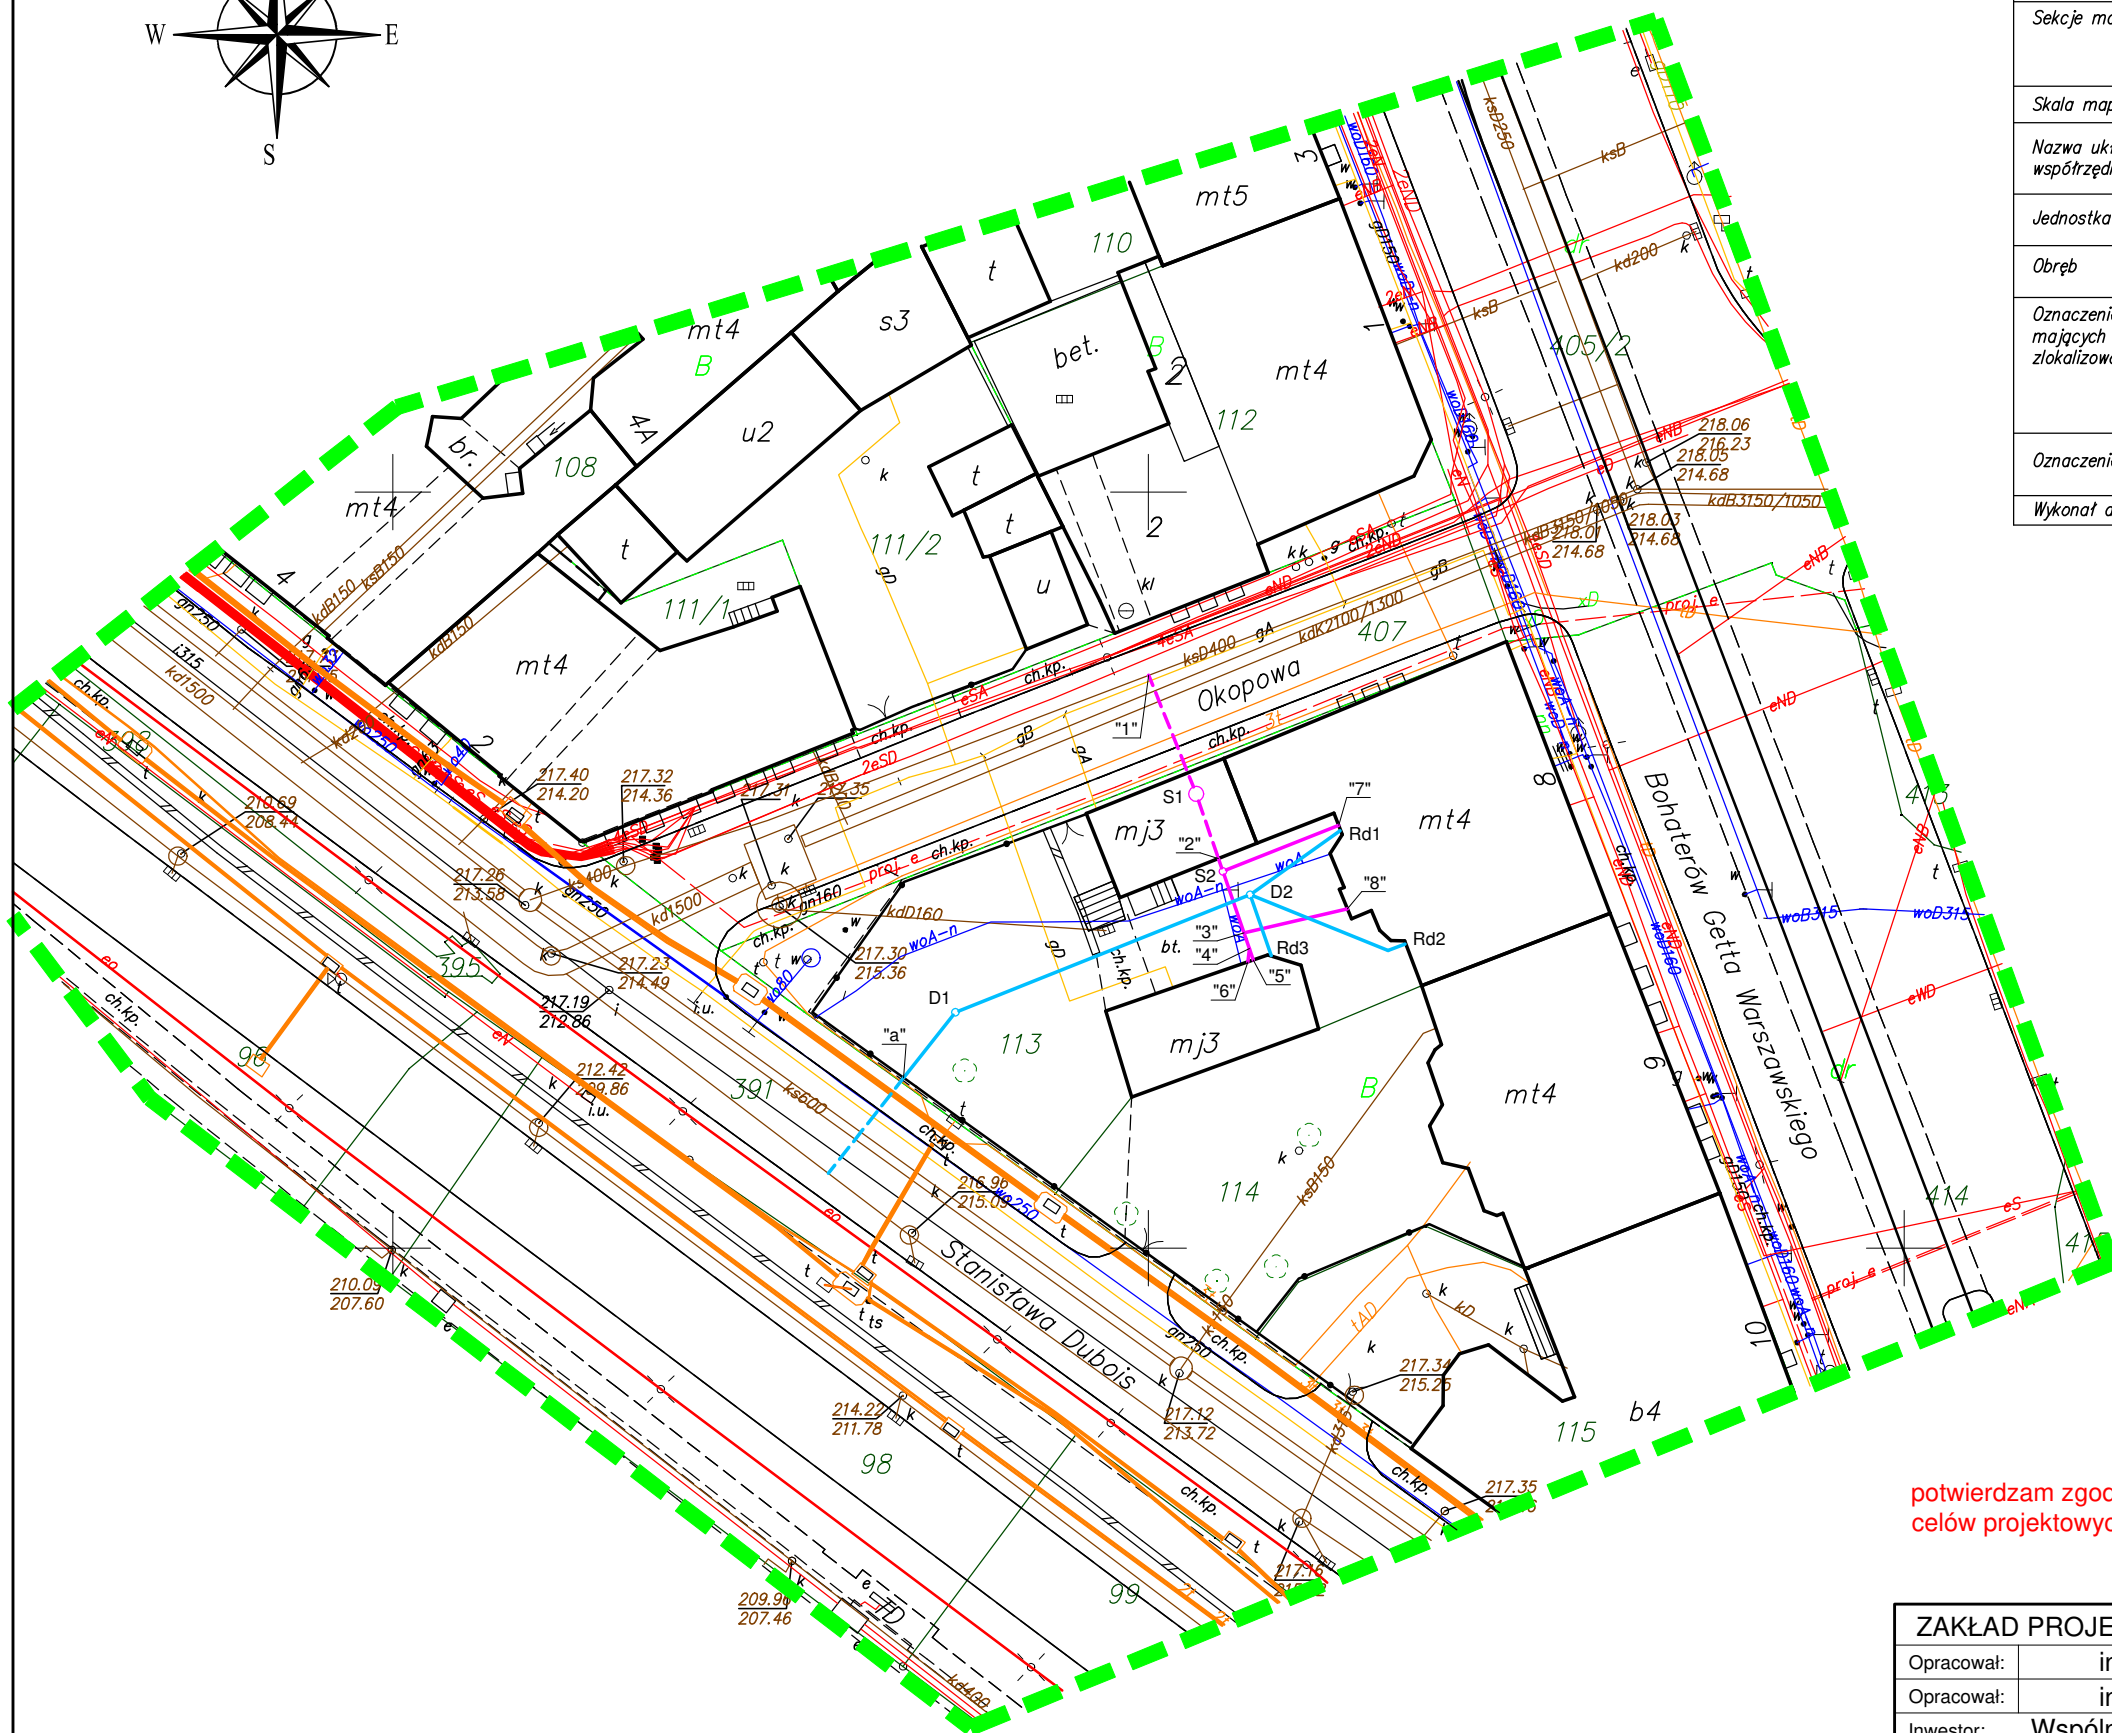

LEGENDA:

KANALIZACJA SANITARNA:

- - istniejące przyłącze kanalizacji sanitarnej przewidziane do przebudowy na rury PVC Ø160
- - - - - istniejące przyłącze kanalizacji deszczowej z rur żel. Ø150 do renowacji metodą bezwykopową
- S1 - istn. studnia murowana (do renowacji)
- S2 - proj. studzienka rewizyjna PVC Ø425

KANALIZACJA DESZCZOWA:

- - istniejące przyłącze kanalizacji deszczowej przewidziane do przebudowy na rury PVC Ø160-200
- - - - - istniejące przyłącze kanalizacji deszczowej z rur żel. Ø150 naniesione orientacyjnie na podstawie dokumentacji archiwalnej
- D1, D2 - proj. studzienki rewizyjne PVC Ø315
- Rd1 - Rd3 - istniejące rury spustowe

- Trasę rur kanalizacyjnych przewidzianych do renowacji / przebudowy naniesiono na podstawie dokumentacji archiwalnej z początku XX wieku (stanowiącej załącznik do niniejszej dokumentacji)
- Roboty ziemne związane z ułożeniem rur kanalizacyjnych należy prowadzić podczas robót związanych z wykonaniem izolacji przeciwwilgociowej ścian fundamentowych.

ZAKŁAD PROJEKTOWO - HANDLOWY "PROJ-PROSPER"				Gliwice
Opracował:	inż. E. IŁCZYK	upr. nr 103/79		Data:
Opracował:	inż. J. IŁCZYK			04.2019
Inwestor:	Wspólnota Mieszkaniowa nieruchomości przy ul. Plac Piastów 8 w Gliwicach			Stadium: PBW
Temat:	Przebudowa/renowacja przyłącza kanalizacji sanitarnej i kanal. deszczowej przy ul. Plac Piastów 8 w Gliwicach			Skala: 1:500
Tytuł rys.:	Projekt zagospodarowania terenu			Nr rys.: 1