



SKALA 1:50

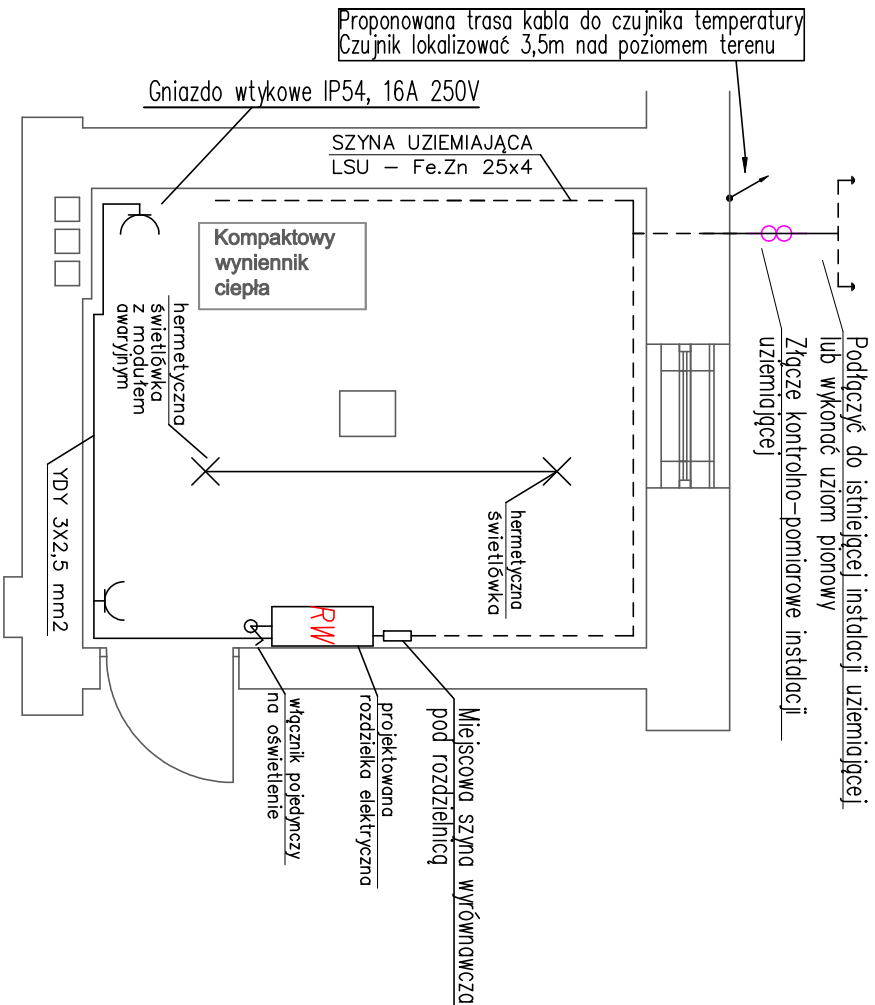

- UWAGI:**
1. Połączenia rurociągów z uziemieniem wykonać następująco:
 - rure opasoć taśmą TL-1 odpowiedniej długości;
 - taśmę zacisnąć na rurociągu przy pomocy zacisku ZT1;
 - do taśmy dołączyć przewód LGY 16 mm k. żółtozielony;
 - na wolnym końcu przewodu LGY 16 zacisnąć końcówkę kablową KM16/6 i przykręcić ją śrubą ocynkowaną do płaskownika Fe/Zn 25x4;
 2. Instalacja połączeń wyrównawczych należy połączyć z:
 - uziemieniem otokowym budynku przez wykonaniepołączenia do najbliższego zwoду odprawaodprawaodprawa instalacji odgromowej lub do istniejących w pomieszczeniach technicznych instalacji uziemiających, płaskownikiem Fe/Zn 25x4;
 - z szyną wyrównawczą , płaskownikiem Fe/Zn 25 x 4.
 3. Do projektowanej instalacji połączeń wyrównawczych należy podłączyć wszystkie metalowe obudowy urządzeń technologicznych, rurociągi, sieci CO oraz zacisk PE szafki AKPIA i wymiennika.
 4. Po wykonaniu instalacji wykonać wymagane przepisami pomiary, a w szczególności pomiar skuteczności ochrony przeciwporażeniowej (spełnienie warunku szybkiego wyłączenia).

SKALA 1:100

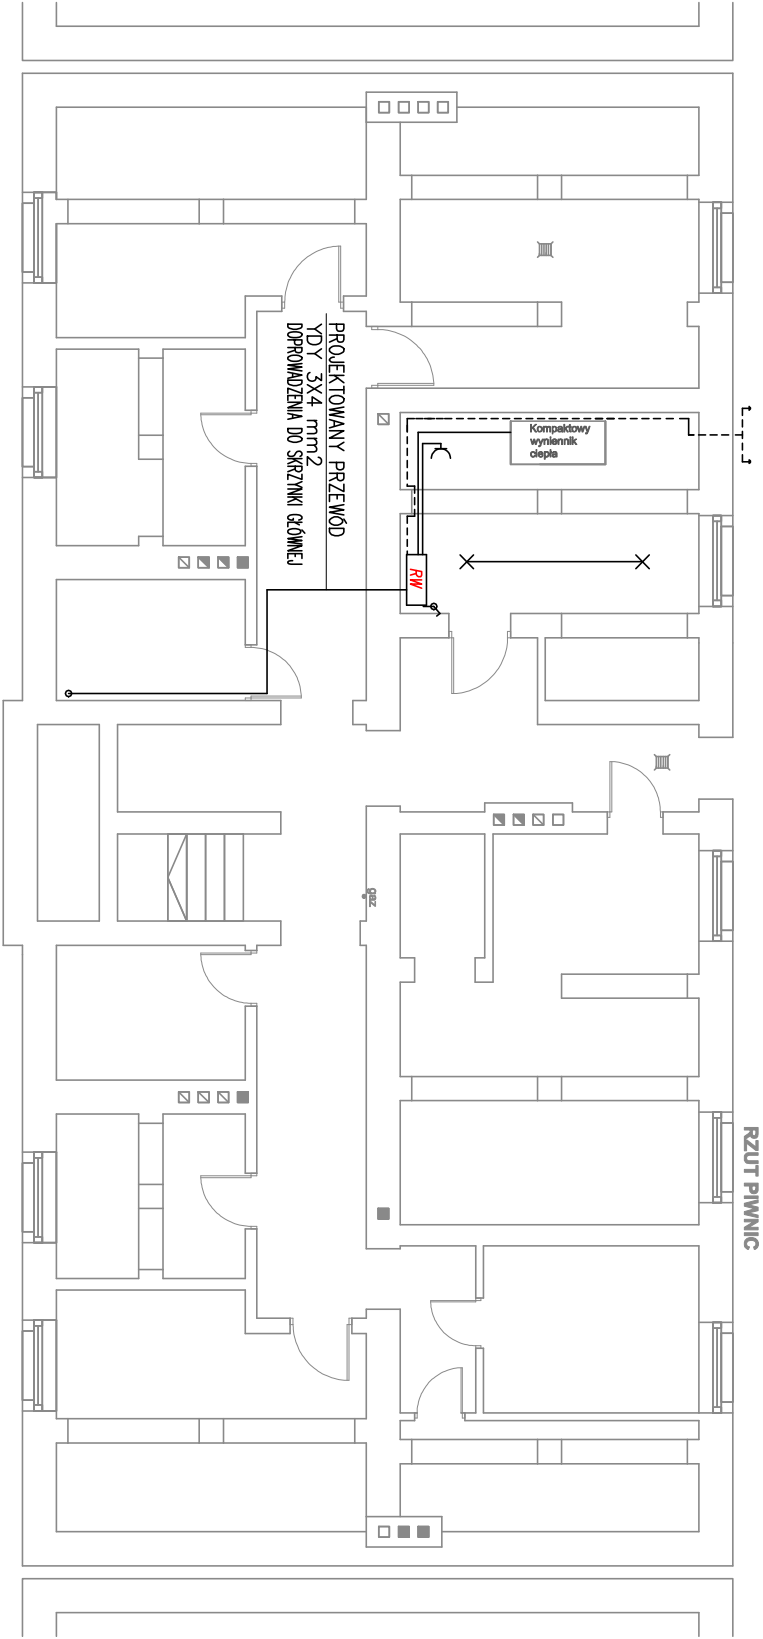

 4 BLUE Wojciech Rykowski http://www/4blue.com.pl 41-605 Świętochłowice ul.E.Imieli 13			
INWESTOR Współnota Mieszkaniowa w Gliwicach przy ul. Mastalerza 36 44-102 Gliwice ul. Mastalerza 36			
JEDNOŚCIĄ PROJEKTOWĄ 4 BLUE Wojciech Rykowski 41-605 Świętochłowice ul. E.Imieli 13			
TEMAT OPRACOWANIA PROJEKT BUDOWLANO-WYKONAWCZY BUDOWY WĘZŁA CIEPLNEGO WRAZ Z POMIESZCZENIEM STACJI WYMIENNIKOW CIEPŁA W CELU PODŁĄCZENIA DO MIEJSKIEJ SIECI CIEPŁOWNICZEJ PEC NIERUCHOMOŚCI PRZY UL. MASTALERZA 36 W GŁIWICACH			
PROJEKTANT Antoni Szczęotka 40/92 B-B			
OPRACOWANIE mgr inż. Wojciech Rykowski			
NAZWA RYSUNKU Instalacja elektryczna dla potrzeb wymiennikowrni			
DATA	NR RYSUNKU	SKALA	
12.2019	E-01	-----	