



SKALA 1:50

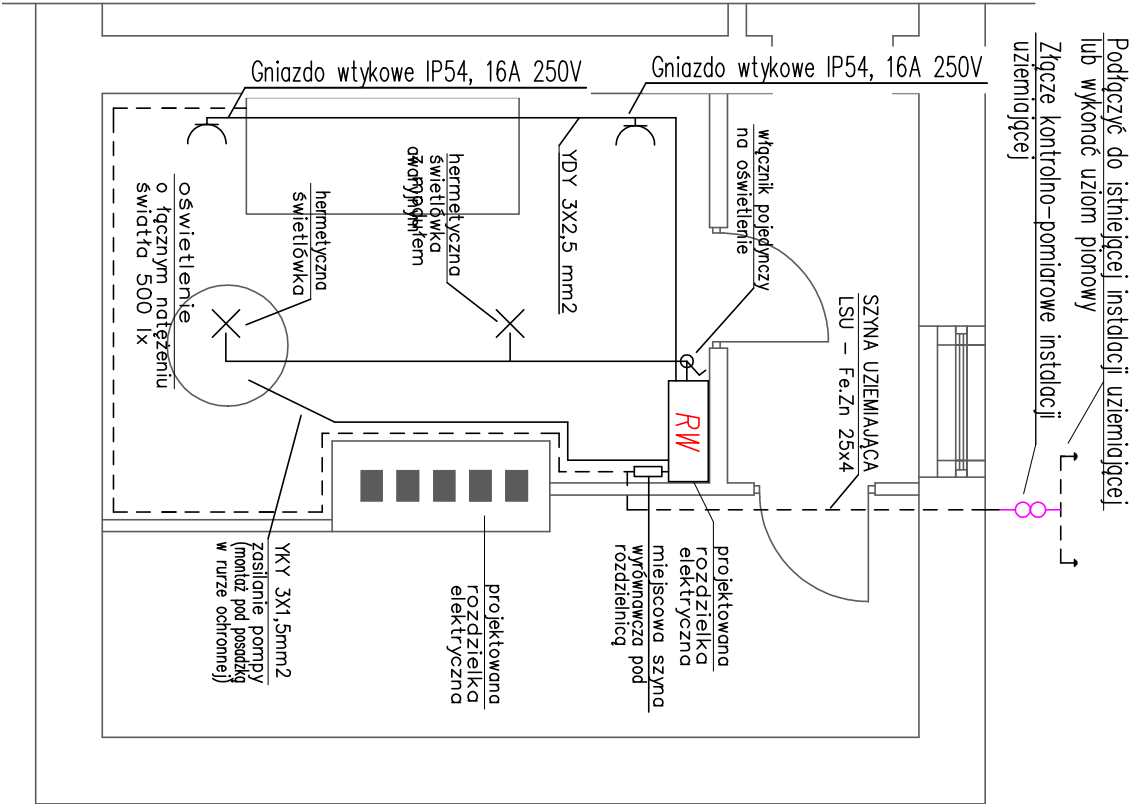

- UWAGI:**
1. Połączenia rurociągów z uziemieniem wykonać następująco:
 - rure opasoć taśmą TL-1 odpowiedniej długości;
 - taśmę zacisnąć na rurociągu przy pomocy zacisku ZT1;
 - do taśmy dołączyć przewód LGY 16 mm k. żółtozielony;
 - na wolnym końcu przewodu LGY 16 zacisnąć końcówkę kablową KM16/6 i przykrecić ją śrubą ocynkowaną do płaskownika Fe/Zn 25x4;
 2. Instalacja połączeń wyrównawczych należy połączyć z:
 - uziomem otokowym budynku przez wykonaniepołączenia do najbliższego zwodu odprowadzającego instalacji odgromowej lub do istniejących w pomieszczeniach technicznych instalacji uziemiających, płaskownikiem Fe/Zn 25x4;
 - z szyną wyrównawczą , płaskownikiem Fe/Zn 25 x 4.
 3. Do projektowanej instalacji połączeń wyrównawczych należy podłączyć wszystkie metalowe obudowy urządzeń technologicznych, rurociągi, sieci CO oraz zacisk PE szafki AKPIA i wymiennika.
 4. Po wykonaniu instalacji wykonać wymagane przepisami pomiary, a w szczególności pomiar skuteczności ochrony przeciwporażeniowej (spełnienie warunku szybkiego wyłączenia).

SKALA 1:100

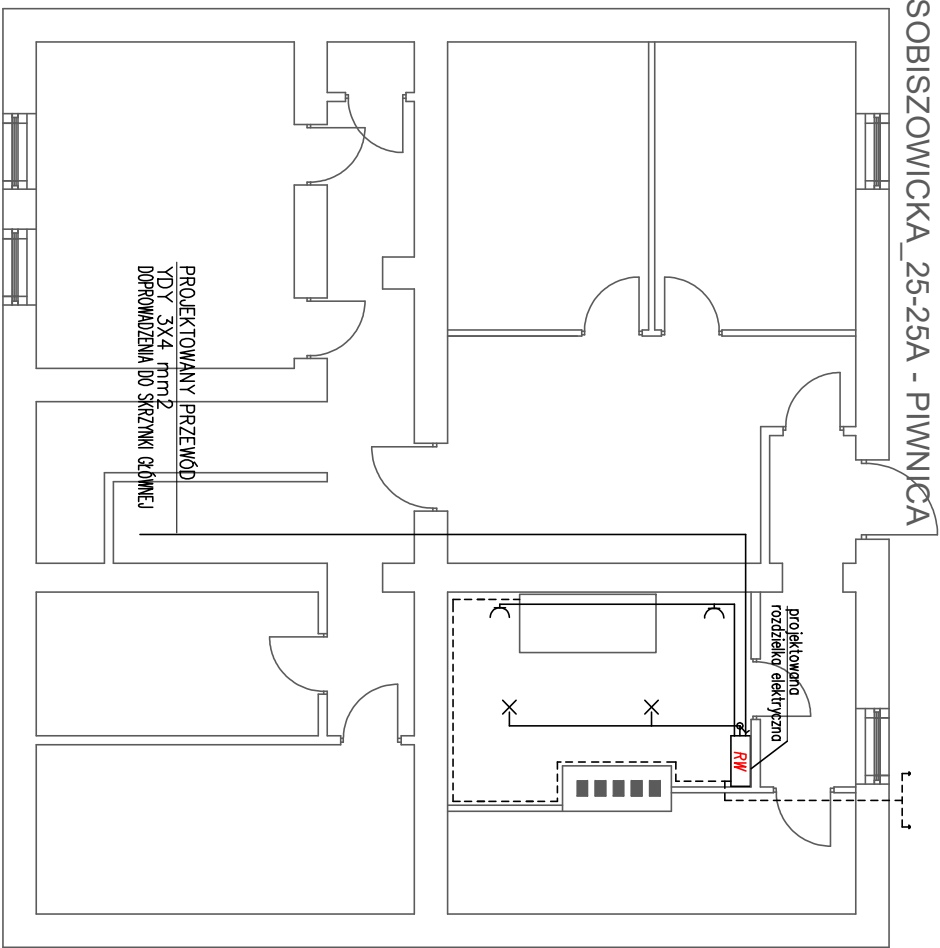

 4 BLUE Wojciech Rylowski http://www/4blue.com.pl 41-605 Świętochłowice ul.E.Imieli 13			
INWESTOR Współnota Mieszkańcowa w Gliwicach przy ul. Sobiszowickiej 25-25A 44-100 Gliwice ul. Sobiszowicka 25-25A			
JEDNOŚCIĄ PROJEKTOWA 4 BLUE Wojciech Rylowski 41-605 Świętochłowice ul. E.Imieli 13			
TEMAT OPRACOWANIA PROJEKT BUDOWLANO-WYKONAWCZY BUDOWY WĘZŁA CIEPŁEGO WRAZ Z POMIESZCZENIEM STACJI WYMIENNIKÓW CIEPŁA W CELU PODŁĄCZENIA DO MIEJSKIEJ SIECI CIEPŁOWNICZEJ PEC NIERUCHOMOŚCI PRZY UL. SOBISZOWICKIEJ 25-25A W GLIWICACH			
PROJEKTANT mgr inż. Adam Skrzypiec SLK/5254/POOE/14			
OPRACOWANIE mgr inż. Wojciech Rylowski			
NAZWA RYSUNKU Instalacja elektryczna dla potrzeb wymiennikowni			
DATA	NR RYSUNKU	SKALA	
04.2020	E-01	-----	