


SOBISZOWICKA_25-25A - PIWNICA

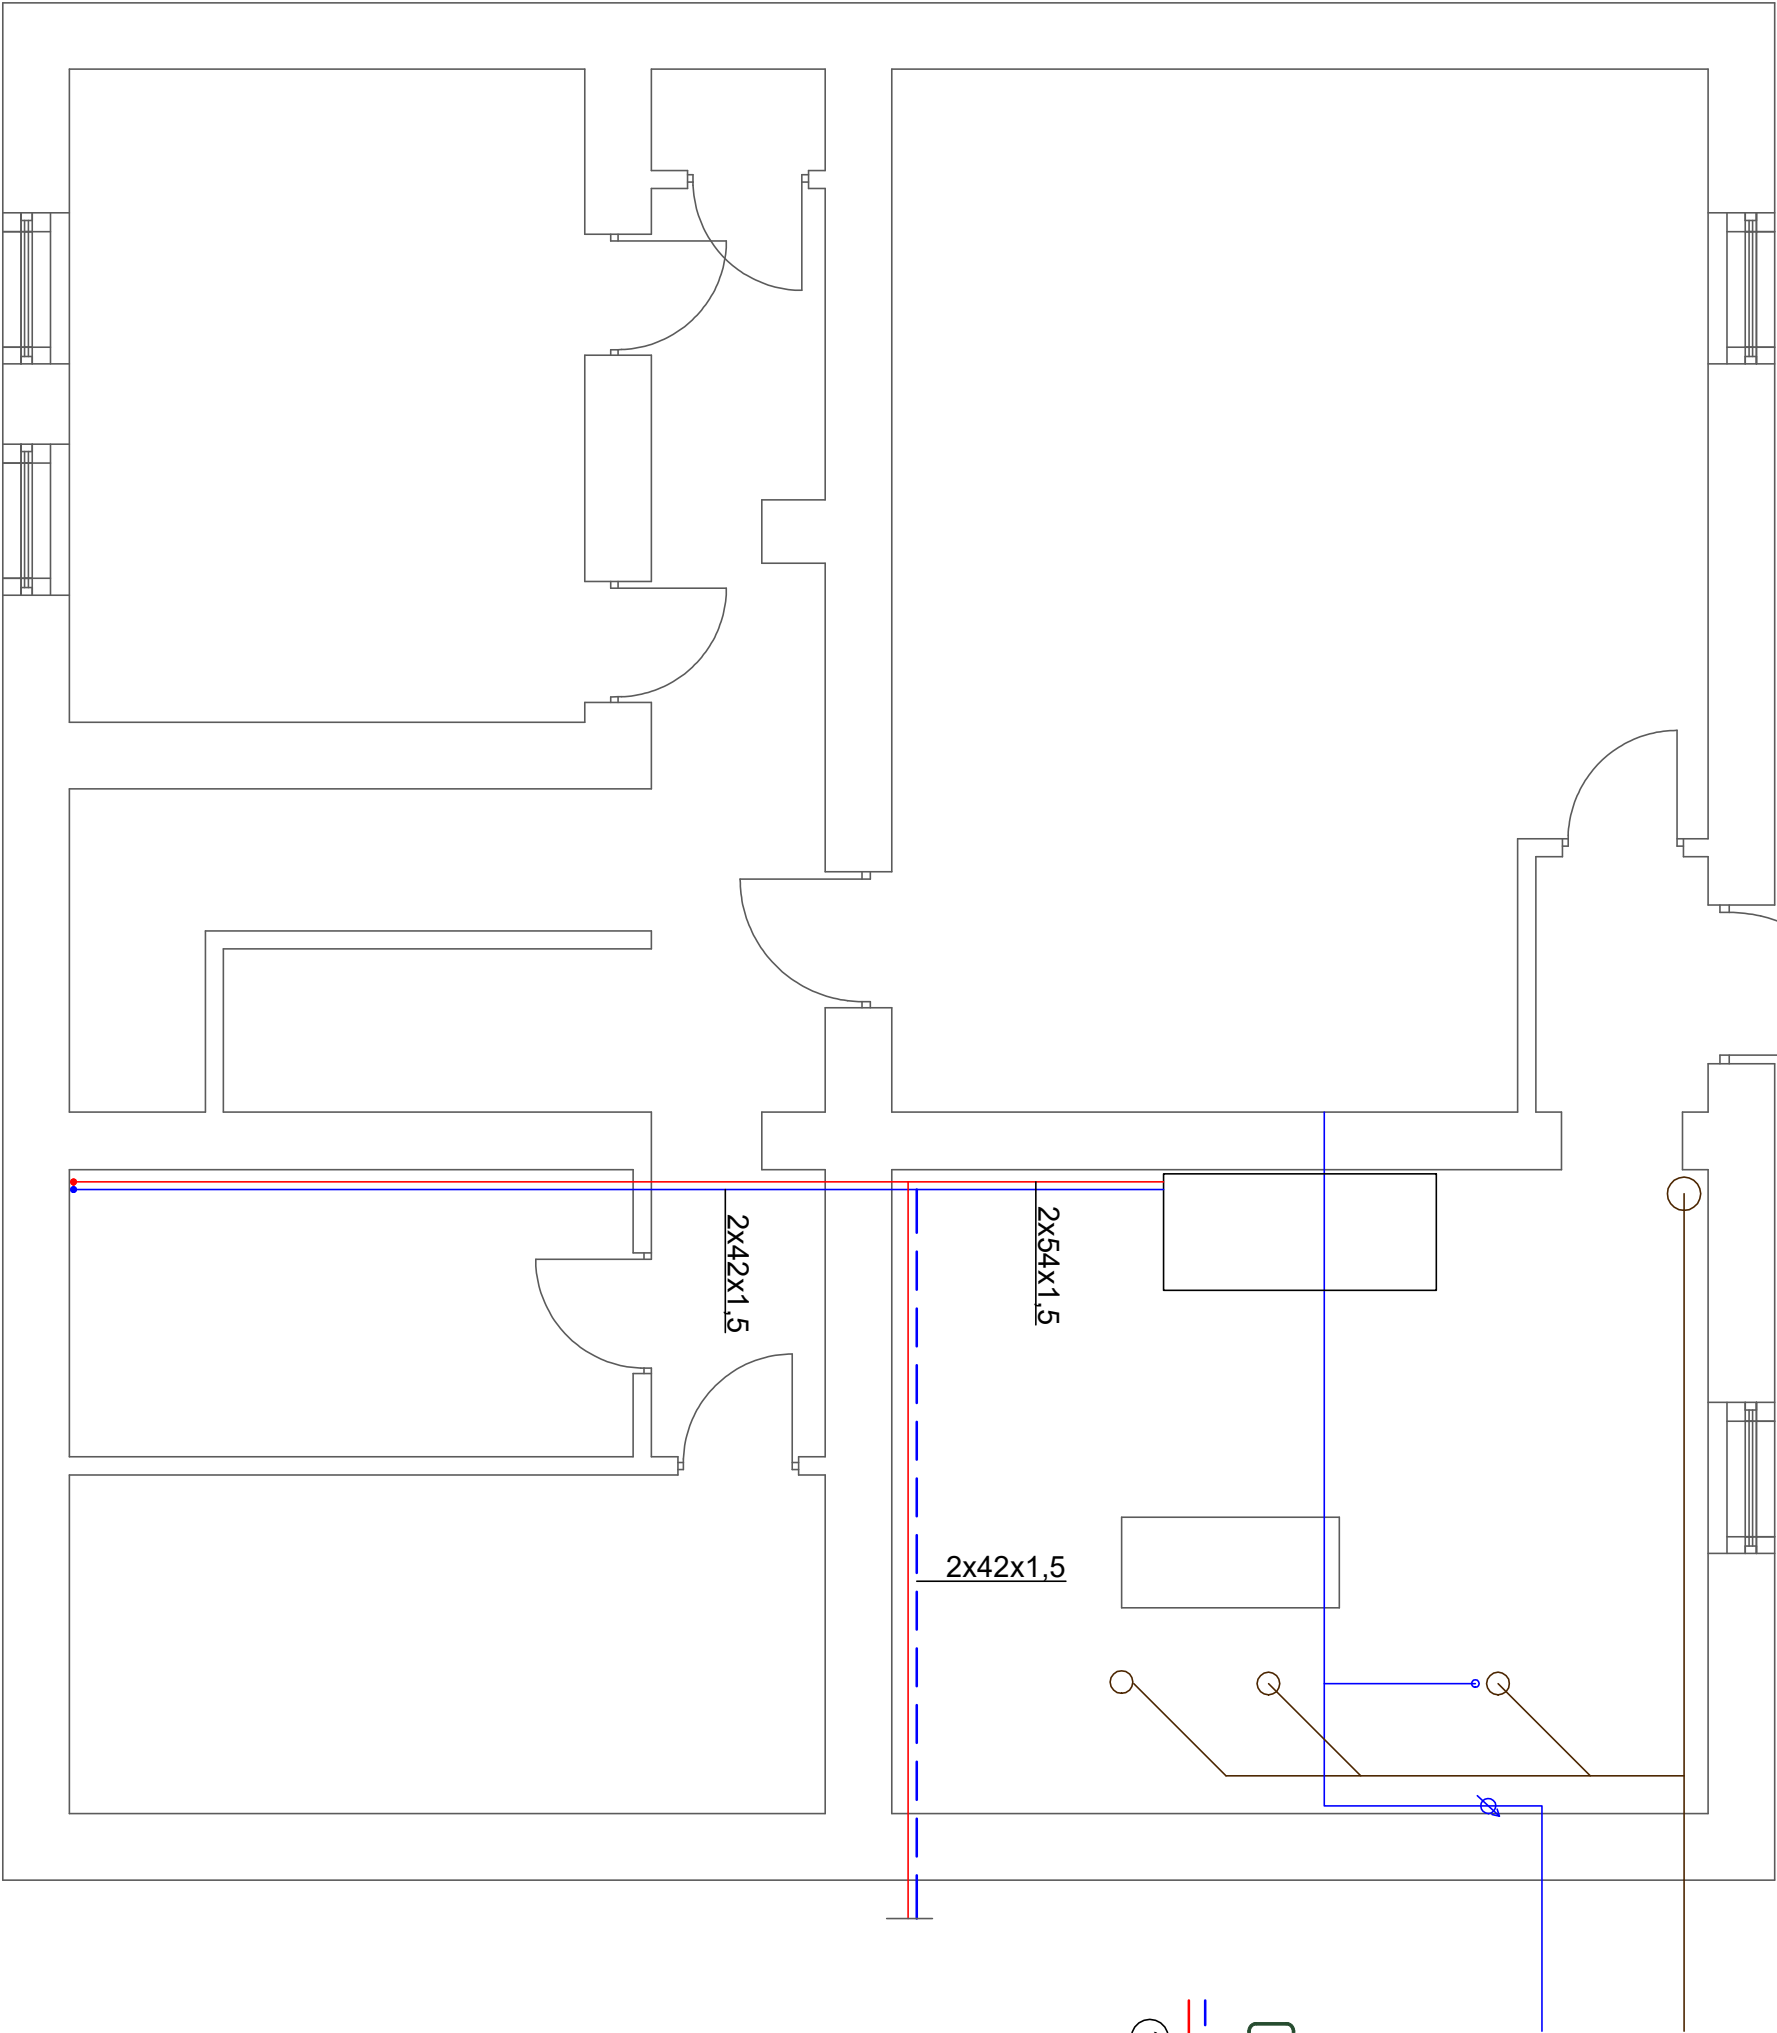

- Uwaga:
1. Sposób prowadzenia przewodów oraz średnice podejść do grzejników pokazano na rozmieszczeniu instalacji centralnego ogrzewania. Miejsca wymagające zmiany lokalizacji podejść do grzejników zidentyfikować na budowie.
 2. Przewody prowadzone w pomieszczeniach piwnicznych i na klatce schodowej należy zaizolować.
 3. Należy zachować szczególną ostrożność przy prowadzeniu przewodów grzewczych na korytarzach, w pobliżu istniejących instalacji gazowych zachować przepisową odległość. Sposób prowadzenia instalacji należy zweryfikować każdorazowo na budowie.
 4. Należy zapewnić odpowiednią kompensację wydłużeń rurociągów zgodnie z katalogami producenta.
 5. Ostateczne użytkowanie grzejników i sposób prowadzenia instalacji należy ustalić z lokatorami i projektantem przed rozpoczęciem robót.

Legenda:

S25/1/5
Δ tym. 1349 W

S25-7

Szafka rozdzielaczowa pojedyncza z zabudowanymi ciepłomierzami i zaworami regulacyjnymi

Numer pomieszczenia
Obliczeniowa temp. w okresie zimowym
Straty ciepła w okresie zimowym

2x15x1,2

Instalacja zasilania i powrotu centralnego ogrzewania z rur stalowych ocynk. zewnetrznie

1

Instalacja zasilania i powrotu centralnego ogrzewania z rur stalowych ocynk. zewnetrznie

4 BLUE Wojciech Rylowski http://www/4blue.com.pl 41-605 Świętochłowice ul.E.Imieli 13		
INWESTOR Wspólnota Mieszkaniowa w Gliwicach przy ul. Sobiszowickiej 25-25A 44-100 Gliwice ul. Sobiszowicka 25-25A		
JEDYNOŚCI PROJEKTOWA 4 BLUE Wojciech Rylowski 41-605 Świętochłowice ul. E.Imieli 13		
TEMAT OPRACOWANIA PROJEKT BUDOWLANO-WYKONAWCZY INSTALACJI CENTRALNEGO OGRZEWANIA NIERUCHOMOŚCI PRZY UL.SOBISZOWICKIEJ 25-25A W GLIWICACH		
PROJEKTANT mgr inż. Wojciech Rylowski SLK/5450/PWOS/14		
SPRAWDZAJĄCY inż. Stanisław Boduszek 586/93		
OPRACOWANIE mgr inż. Karolina Wojtasik		
NAZWA RYSUNKU Rzut piwnic - instalacja centralnego ogrzewania		
DATA 04.2020	NR RYSUNKU S-01	SKALA 1:50