


SOBISZOWICKA_25 - PARTER

SOBISZOWICKA_23 - PARTER

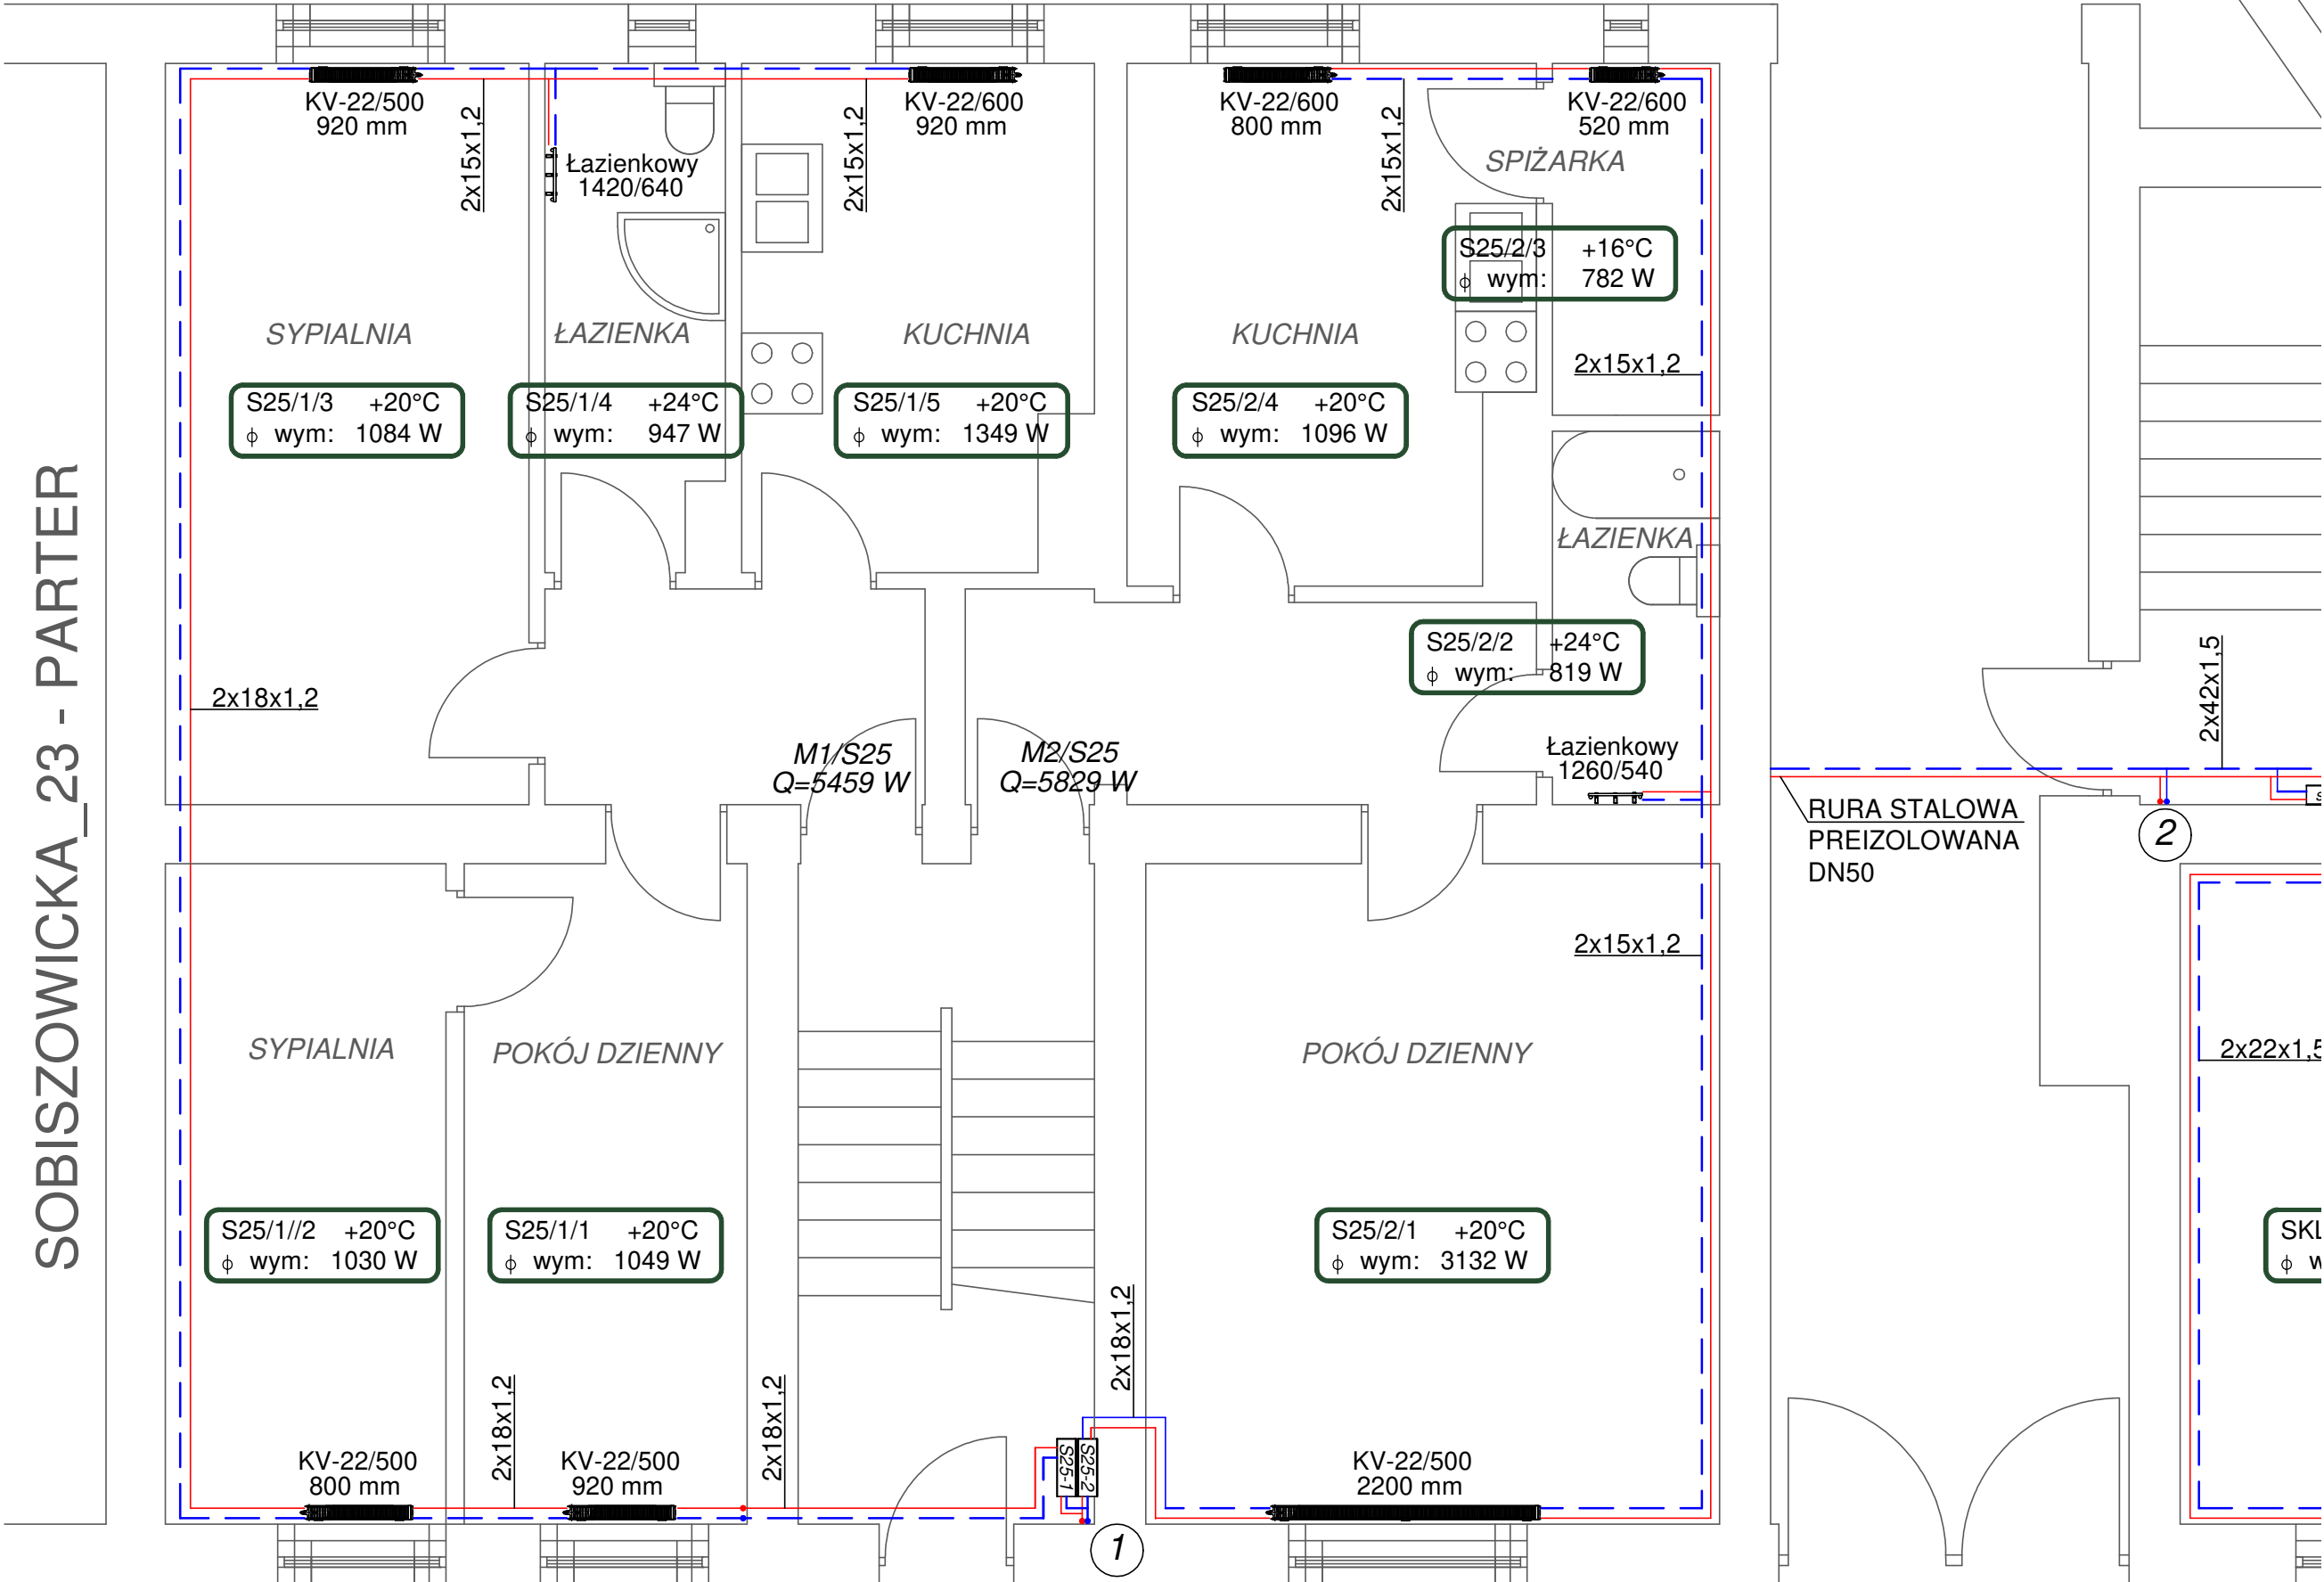

- Uwaga:
- 1.Sposób prowadzenia przewodów oraz średnice podejść do grzejników pokazano na rozwinięciu instalacji centralnego ogrzewania.Miejsca wymagające zmiany lokalizacji podejść do grzejników zidentyfikować na budowie.
 - 2.Przewody prowadzone w pomieszczeniach piwnicznych i na klatce schodowej należy zaizolować.
 - 3.Należy zachować szczególną ostrożność przy prowadzeniu przewodów grzewczych na korytarzach, w pobliżu istniejących instalacji gazowych zachować przepisową odległość. Sposób prowadzenia instalacji należy zweryfikować każdorazowo na budowie.
 4. Należy zapewnić odpowiednią kompensację wydłużeń rurociągów zgodnie z katalogami producenta.
 5. Ostateczne usytuowanie grzejników i sposób prowadzenia instalacji należy ustalić z lokatorami i projektantem przed rozpoczęciem robót.

Legenda:

KV-22/500 800

Grzejnik zaworowy, z podwójnym ożebrowaniem, długość 0,8m,wysokość 500mm

K-22/500 720

Grzejnik kompaktowy, z podwójnym ożebrowaniem, długość 0,72m,wysokość 500mm

KV-22/500 oc. 800

Grzejnik zaworowy ocynkowany, z podwójnym ożebrowaniem, długość 0,8m,wysokość 500mm

[820/440]

Grzejnik łazienkowy wysokość 820mm, szerokość 440mm

S25-7

Szafka rozdzielacza pojedyncza z zabudowanymi ciepłomierzami i zaworami regulacyjnymi

S25/1/5 +20°C
φ wym: 1349 W

Numer pomieszczenia
Obliczeniowa temp. w okresie zimowym
Straty ciepła w okresie zimowym

2x15x1,2

Instalacja zasilania i powrotu centralnego ogrzewania z rur stalowych ocynk. zewnętrznie

1

Piony instalacji centralnego ogrzewania

X

Istniejący piec węglowy do likwidacji

4 BLUE Wojciech Rykowski http://www.4blue.com.pl 41-605 Świętochłowice ul.E.Imieli 13		
INWESTOR Wspólnota Mieszkaniowa w Gliwicach przy ul. Sobiszowickiej 25-25A 44-100 Gliwice ul. Sobiszowicka 25-25A		
JEDNOSTKA PROJEKTOWA 4 BLUE Wojciech Rykowski 41-605 Świętochłowice ul. E.Imieli 13		
TEMAT OPRACOWANIA PROJEKT BUDOWLANO-WYKONAWCZY INSTALACJI CENTRALNEGO OGRZEWANIA NIERUCHOMOŚCI PRZY UL.SOBISZOWICKIEJ 25-25A W GLIWICACH		
PROJEKTANT mgr inż. Wojciech Rykowski SLK/5450/PWOS/14		
SPRAWDZAJĄCY inż. Stanisław Boduszek 586/93		
OPRACOWANIE mgr inż. Karolina Wojtasik		
NAZWA RYSUNKU Rzut parteru cz.I - instalacja centralnego ogrzewania		
DATA 04.2020	NR RYSUNKU S-02	SKALA 1:50