


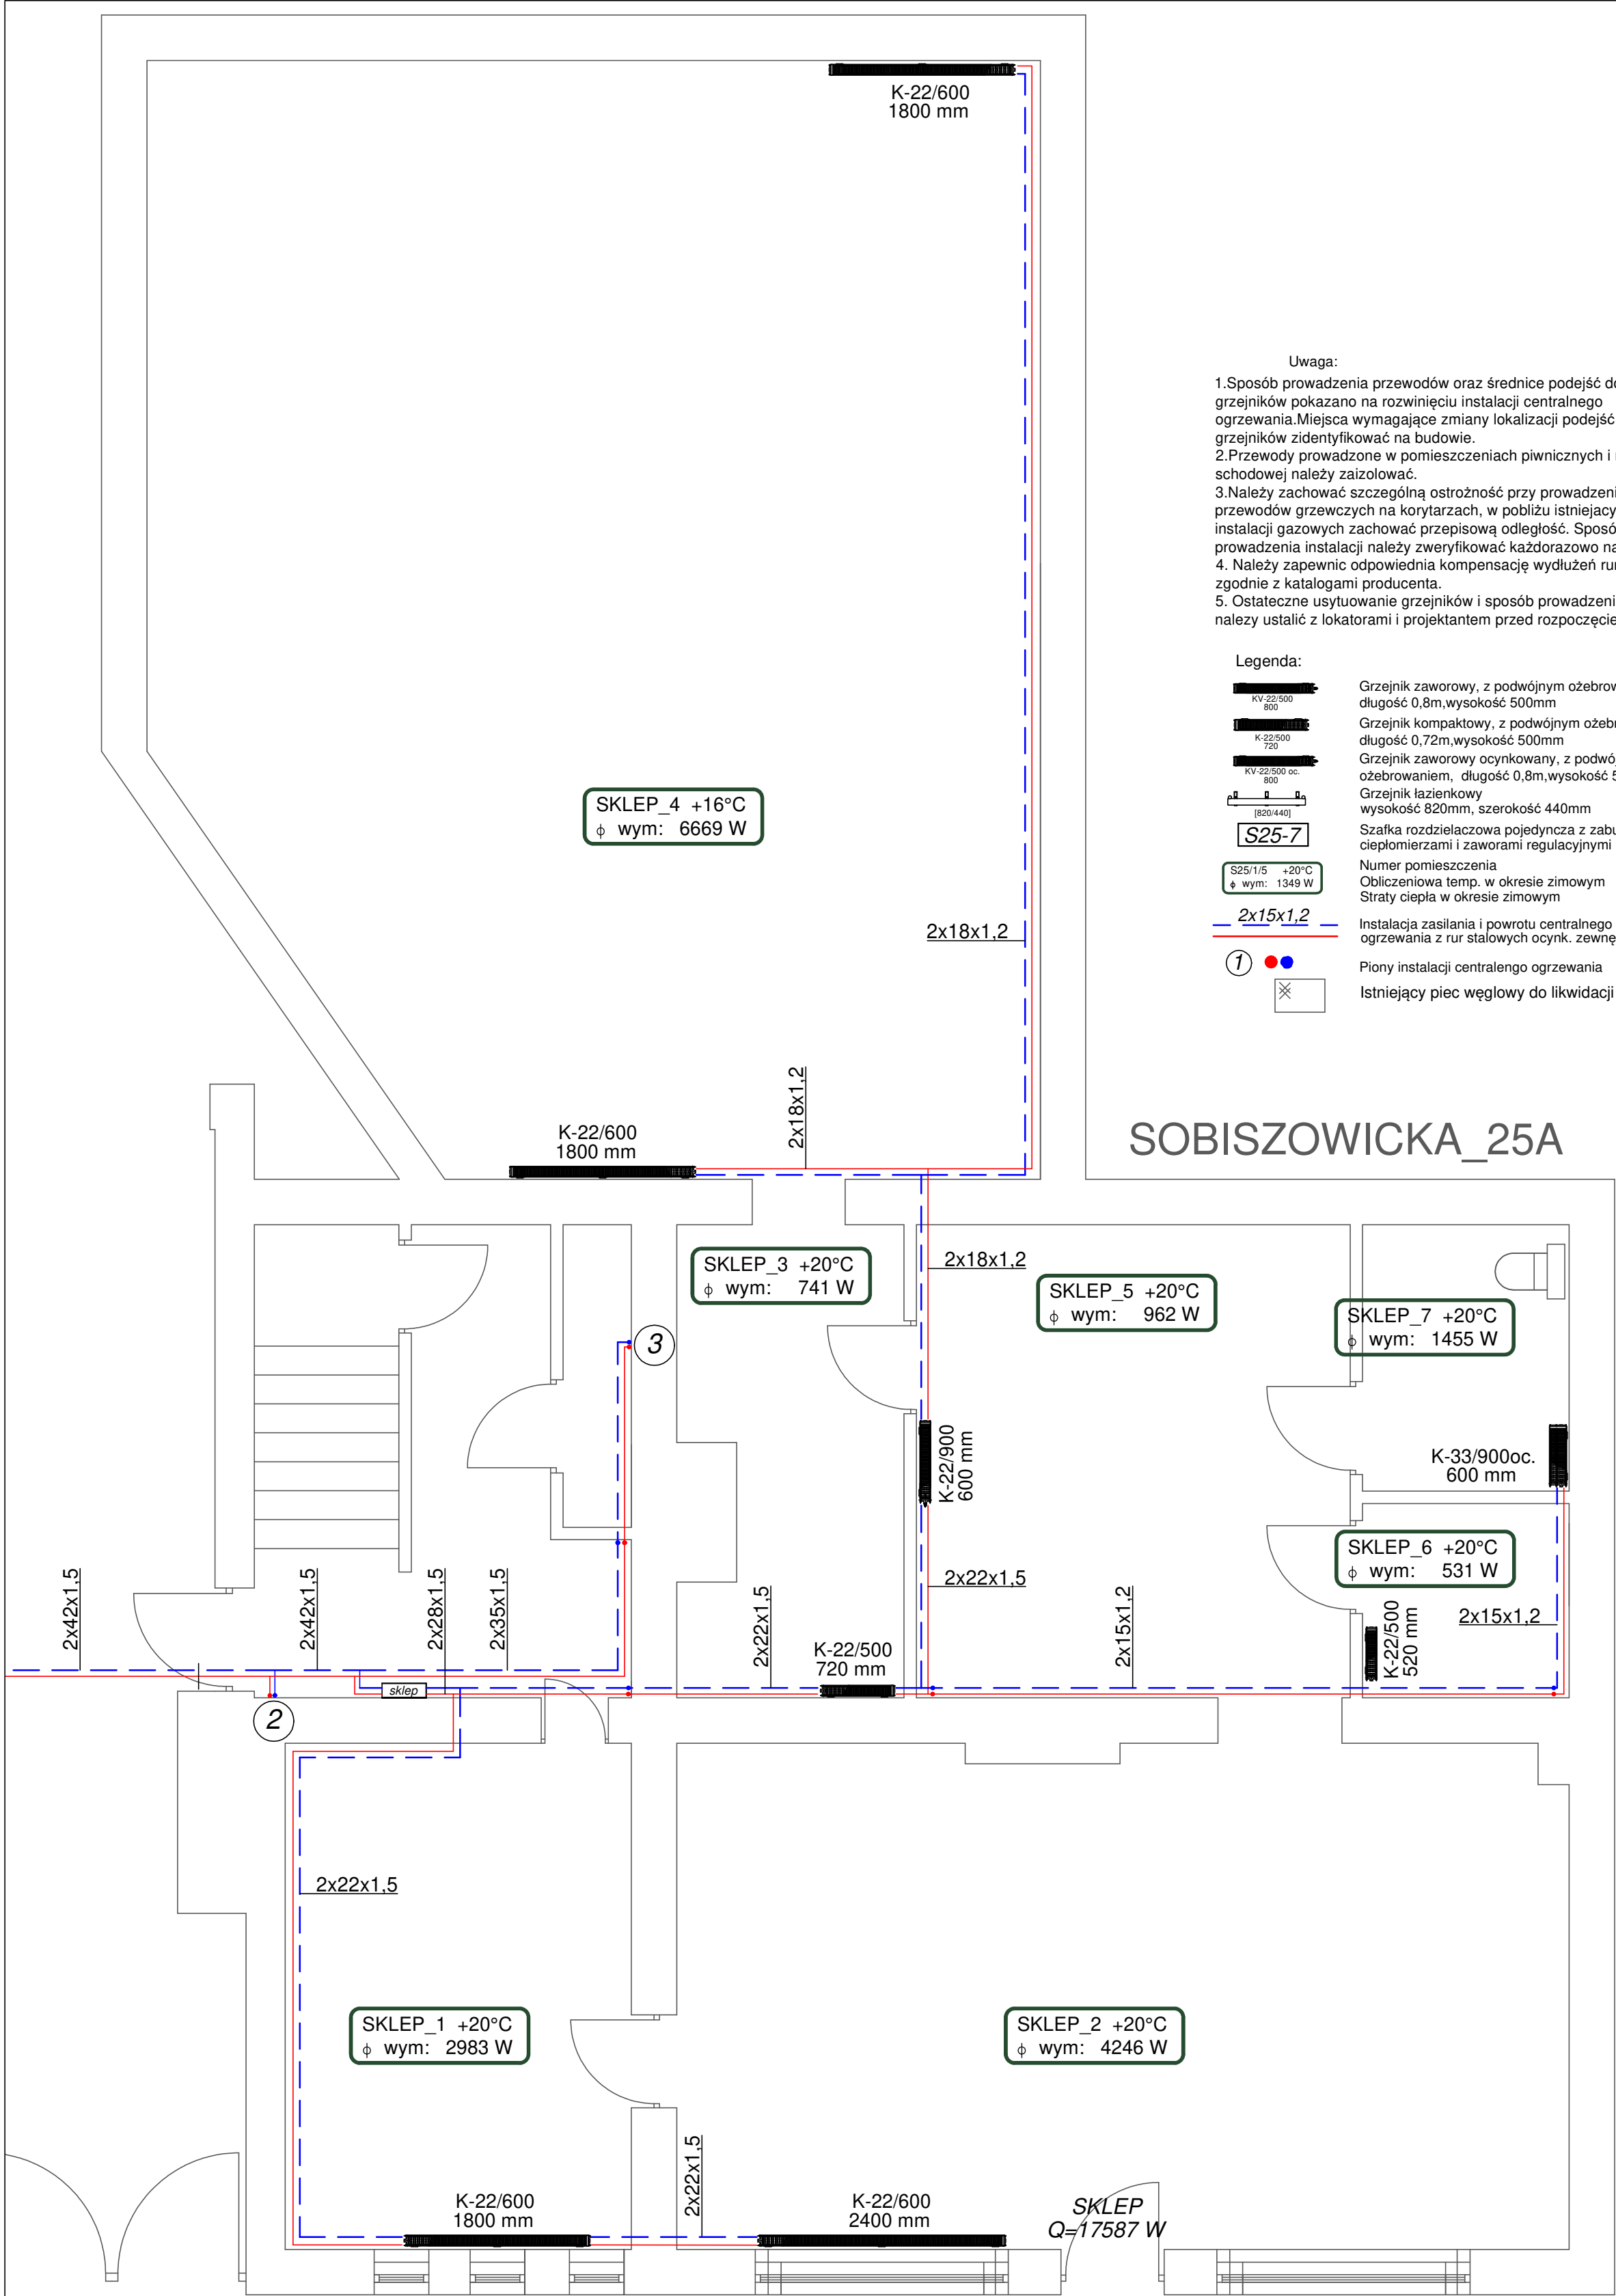

- Uwaga:
- 1.Sposób prowadzenia przewodów oraz średnice podejść do grzejników pokazano na rozwinięciu instalacji centralnego ogrzewania.Miejsca wymagające zmiany lokalizacji podejść do grzejników zidentyfikować na budowie.
 - 2.Przewody prowadzone w pomieszczeniach piwnicznych i na klatce schodowej należy zaizolować.
 - 3.Należy zachować szczególną ostrożność przy prowadzeniu przewodów grzewczych na korytarzach, w pobliżu istniejących instalacji gazowych zachować przepisową odległość. Sposób prowadzenia instalacji należy zweryfikować każdorazowo na budowie.
 4. Należy zapewnić odpowiednią kompensację wydłużeń rurociągów zgodnie z katalogami producenta.
 5. Ostateczne usytuowanie grzejników i sposób prowadzenia instalacji należy ustalić z lokatorami i projektantem przed rozpoczęciem robót.

- Legenda:
- Grzejnik zaworowy, z podwójnym ozebrowaniem, długość 0,8m,wysokość 500mm
 - Grzejnik kompaktowy, z podwójnym ozebrowaniem, długość 0,72m,wysokość 500mm
 - Grzejnik zaworowy ocynkowany, z podwójnym ozebrowaniem, długość 0,8m,wysokość 500mm
 - Grzejnik łazienkowy, długość 0,8m,wysokość 500mm
 - Szafka rozdzielaczowa pojedyncza z zabudowanymi ciepłomierzami i zaworami regulacyjnymi
 - Numer pomieszczenia
Obliczeniowa temp. w okresie zimowym
Straty ciepła w okresie zimowym
 - Instalacja zasilania i powrotu centralnego ogrzewania z rur stalowych ocynk. zewnętrznie
 - Piony instalacji centralnego ogrzewania
 - Istniejący piec węglowy do likwidacji

4 BLUE Wojciech Rylowski
<http://www/4blue.com.pl>
41-605 Świętochłowice ul.E.Imieli 13

INWESTOR
Wspólnota Mieszkaniowa w Gliwicach przy ul. Sobiszowickiej 25-25A
44-100 Gliwice ul. Sobiszowicka 25-25A

JEDNOSTKA PROJEKTOWA
4 BLUE Wojciech Rylowski
41-605 Świętochłowice ul. E.Imieli 13

TEMAT OPRACOWANIA
PROJEKT BUDOWLANO-WYKONAWCZY INSTALACJI CENTRALNEGO OGRZEWANIA NIERUCHOMOŚCI PRZY UL.SOBISZOWICKIEJ 25-25A W GLIWICACH

PROJEKTANT
mgr inż. Wojciech Rylowski SLK/5450/PWOS/14

SPRAWDZAJĄCY
inż. Stanisław Boduszek 586/93

OPRACOWANIE
mgr inż. Karolina Wojtasik

NAZWA RYSUNKU
Rzut parteru cz.II - instalacja centralnego ogrzewania

DATA
04.2020

NR RYSUNKU
S-03

SKALA
1:50